


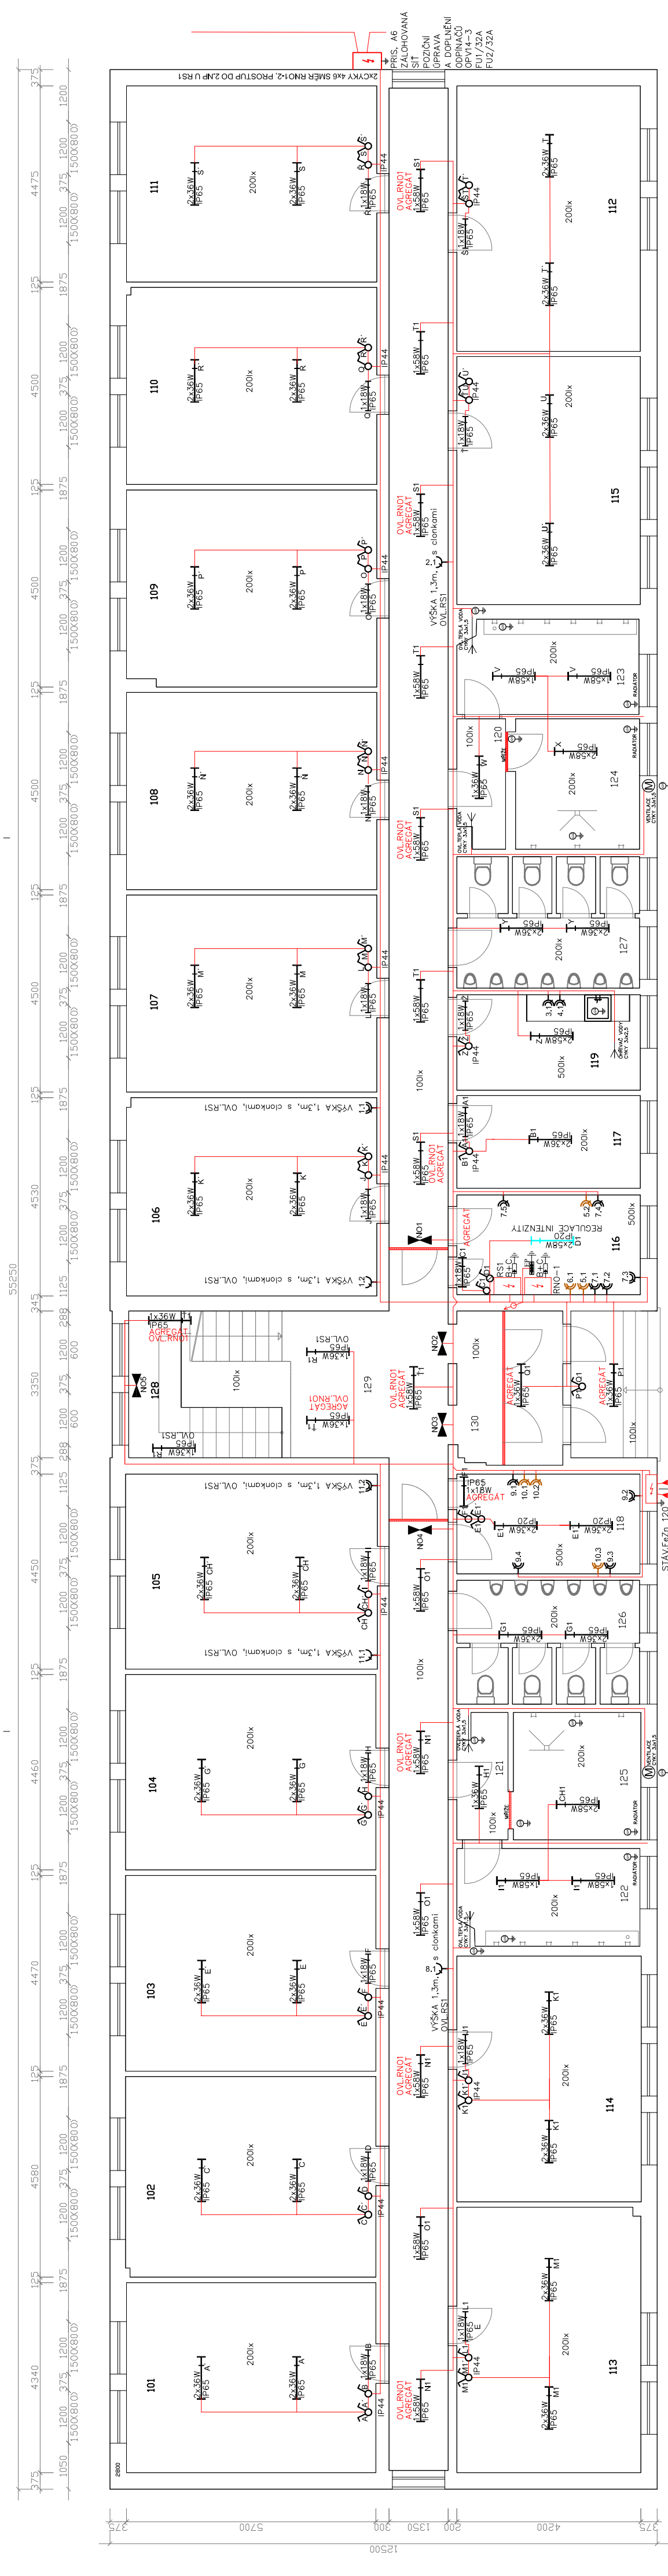


LEGENDA

- RS1 / RS2 NOVÝ HLAVNÍ ROZVADĚČ, BĚŽNÉ SÍŤ
- RNO-1 / RNO-2 NOVÝ HLAVNÍ ROZVADĚČ, ZALOŽNÍ SÍŤ
- SR402 NOVÁ ROZPOJOVACÍ SKŘÍŇ DO ZDI (4xPOZICE)
- EP STAV. ROZP.SKŘÍŇ (ZÁLOHOVANÁ SÍŤ)
- EKVPOTENCIÁLOVÁ PŘÍPOJNICE (HOP)
- NOUZOVÉ SVÍTIDLO 1x22W S VLASTNÍM ZDROJEM 1h
- ZÁŘÍVKOVÉ SVÍTIDLO 1x58W, IP65, 230V
- JEDNOPÓLOVÝ VYPÍNAČ č.1 250V/10A,IP44
- JEDNOPÓLOVÝ VYPÍNAČ č.1 250V/10A, S REGULACÍ OSV.
- SÉRIOVÝ VYPÍNAČ č.5 250V/10A,IP44
- KABELOVÝ VÝVOD
- JEDNONÁSOBNÁ ZASUVKA 250V/16A, IP20
- DVOUZASUVKA 250V/16A, IP20, BĚŽNÁ SÍŤ
- DVOUZASUVKA HNĚDÁ 250V/16A, IP20, ZÁLOHOVANÁ SÍŤ
- ODTAHOVÝ VENTILÁTOR
- BOD UZEMNĚNÍ / OCHL.POSPOJOVÁNÍ
- OMEZOVAČ PŘEPĚTÍ NN, B+C
- SVOD VEDENÍ A PROSTUP ZDI
- TRASA KAB.VEDENÍ VE ZDI POD OMÍTKOU

ODDÍL – B / ODDÍL – A

OBJEKT Č.5 – 1.NP
UBYTOVNA Č.1 – B+A

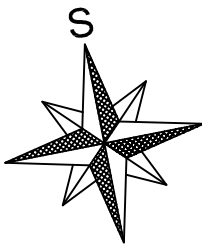

Stavba: Stráž pod Ralskem-oprava elektroinstalace ubytoven odsouzených č.1 a č.2	Typ projektové dokumentace: PROVADĚČI
Investor: ČR, Vězeňská služba ČR, Soudní 1672/1a, Praha 14067	Katastrální území: Stráž p.Rd.
Popis: Rozmístění el.instalace 1.NP, ubytovna č.1, oddíl B + A	Výkres č.: E-03 Formát: 3x A4
Číslo zakázky LAMAL: 15015	Měřítko 1:100 Datum: 16.4.2015
Kreslí: Port František, ČKAIT-0501138, mob.607501462	
LAMAL s.r.o. Pertoltice 72 * 471 24 Mimoň * tel.487863181 * fax 487863182	

Napětová soustava: 3N/PE stř. 3x400/230V 50Hz TN–C–S
Ochrana před nebezpečným dotykovým napětím: automatickým odpojením od zdroje
doplňena: ochranným pospojováním, chráničem s vybavovacím proudem 0,03A

POZNÁMKY:
NÁVRH OSVĚTLENÍ DLE ČSN EN 12464–1

- 5.1.1–komunikační prostory a chodby 100lx
- 5.1.2–schodiště 100lx
- 5.2.2–odpočívárny 100lx
- 5.2.4–šatny, umývárny, koupelny, toalety 200lx
- 5.3.7.6–obývací pokoje 200lx
- 5.3.6.25–školní jídelny 200lx
- 5.2.6.2–kancelář, psaní a čtení 500lx
- 5.3.6.26–kuchyně 500lx