


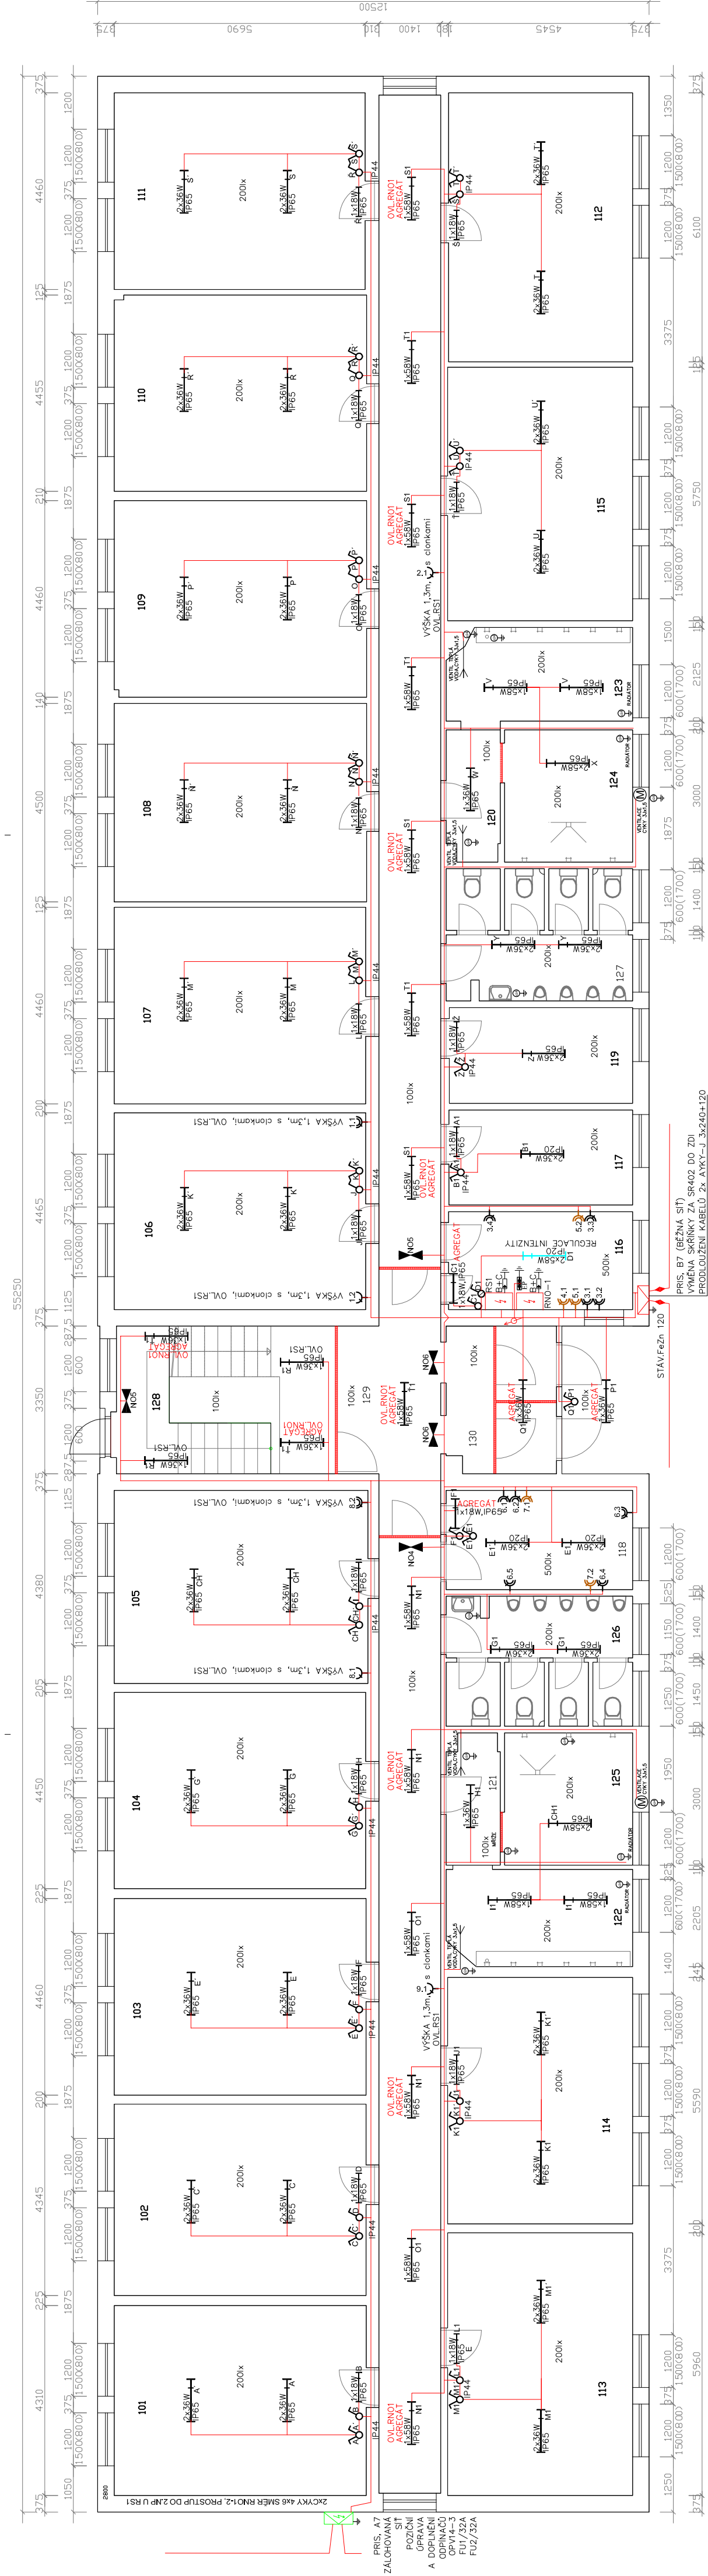

LEGENDA



- RS1 / RS2
- RNO-1 / RNO-2
- SR402
- EP
- NOUZOVÉ SVÍTLIDLO 1x22W S VLASTNÍM ZDROJEM 1h
- ZÁŘÍMKOVÉ SVÍTLIDLO 1x58W, IP65, 230V
- JEDNOPÓLOVÝ VYPÍNAČ č.1 250V/10A, IP44
- JEDNOPÓLOVÝ VYPÍNAČ č.1 250V/10A, S REGULACÍ OSV.
- SÉRIOVÝ VYPÍNAČ č.5 250V/10A, IP44
- KABELOVÝ VÝVOD
- JEDNONÁSOBNÁ ZÁSUVKA 250V/16A, IP20
- DVOUZÁSUVKA 250V/16A, IP20, BĚŽNÁ SÍŤ
- DVOUZÁSUVKA HNĚDÁ 250V/16A, IP20, ZÁLOHOVANÁ SÍŤ
- ODTAHOVÝ VENTILÁTOR
- BOD UZEMNĚNÍ / OCH.POSPOJOVÁNÍ
- OMEZOVAČ PŘEPĚTÍ NN, B+C
- SVOD VEDENÍ A PROSTUP ZDI
- TRASA KAB.VEDENÍ VE ZDI POD OMÍTKOU

ODDÍL – G / ODDÍL – H

POZNÁMKY:
NÁVRH OSVĚTLENÍ DLE ČSN EN 12464-1

- 5.1.1–komunikační prostory a chodby
- 5.1.2–schodiště
- 5.2–odpočívárny
- 5.2.4–satny, umývárny, koupelny, toalety
- 5.37.6–obývací pokoje
- 5.36.25–školní jídelny
- 5.26.2–kancelář, psaní a čtení

OBJEKT Č.4 – 1.NP
UBYTOVNA Č.2 – G+H

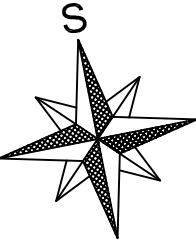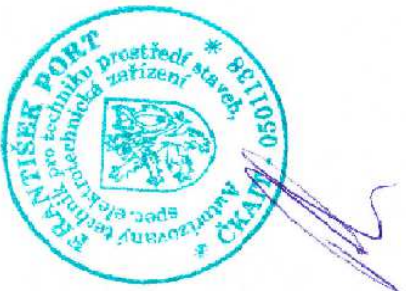

Stavba: Stráž pod Ralskem-oprava elektroinstalace ubytoven odsouzených č.1 a č.2	Typ projektové dokumentace: PROVADEČI
Investor: ČR, Vězeňská služba ČR, Soudní 1672/1a, Praha 14067	Katastrální území: Stráž p.Ra.
Popis: Rozmístění el.instalace 1.NP, ubytovna č.2, oddíl G + H	Výkres č.: E-01
Číslo zakázky LAMAL: 15015	Měřítko 1:100
Kreslí: Port František, ČKAIT-0501138, mob.607501462	
LAMAL s.r.o. Pertoltice 72 * 471 24 Mimoň * tel.487863181 * fax 487863182	

Napětová soustava: 3N/PE stř. 3x400/230V 50Hz TN–C–S
Ochrana před nebezpečným dotykovým napětím: automatickým odpojením od zdroje
doplňena: ochranným pospojováním, chráničem s vybavovacím proudem 0,03A