


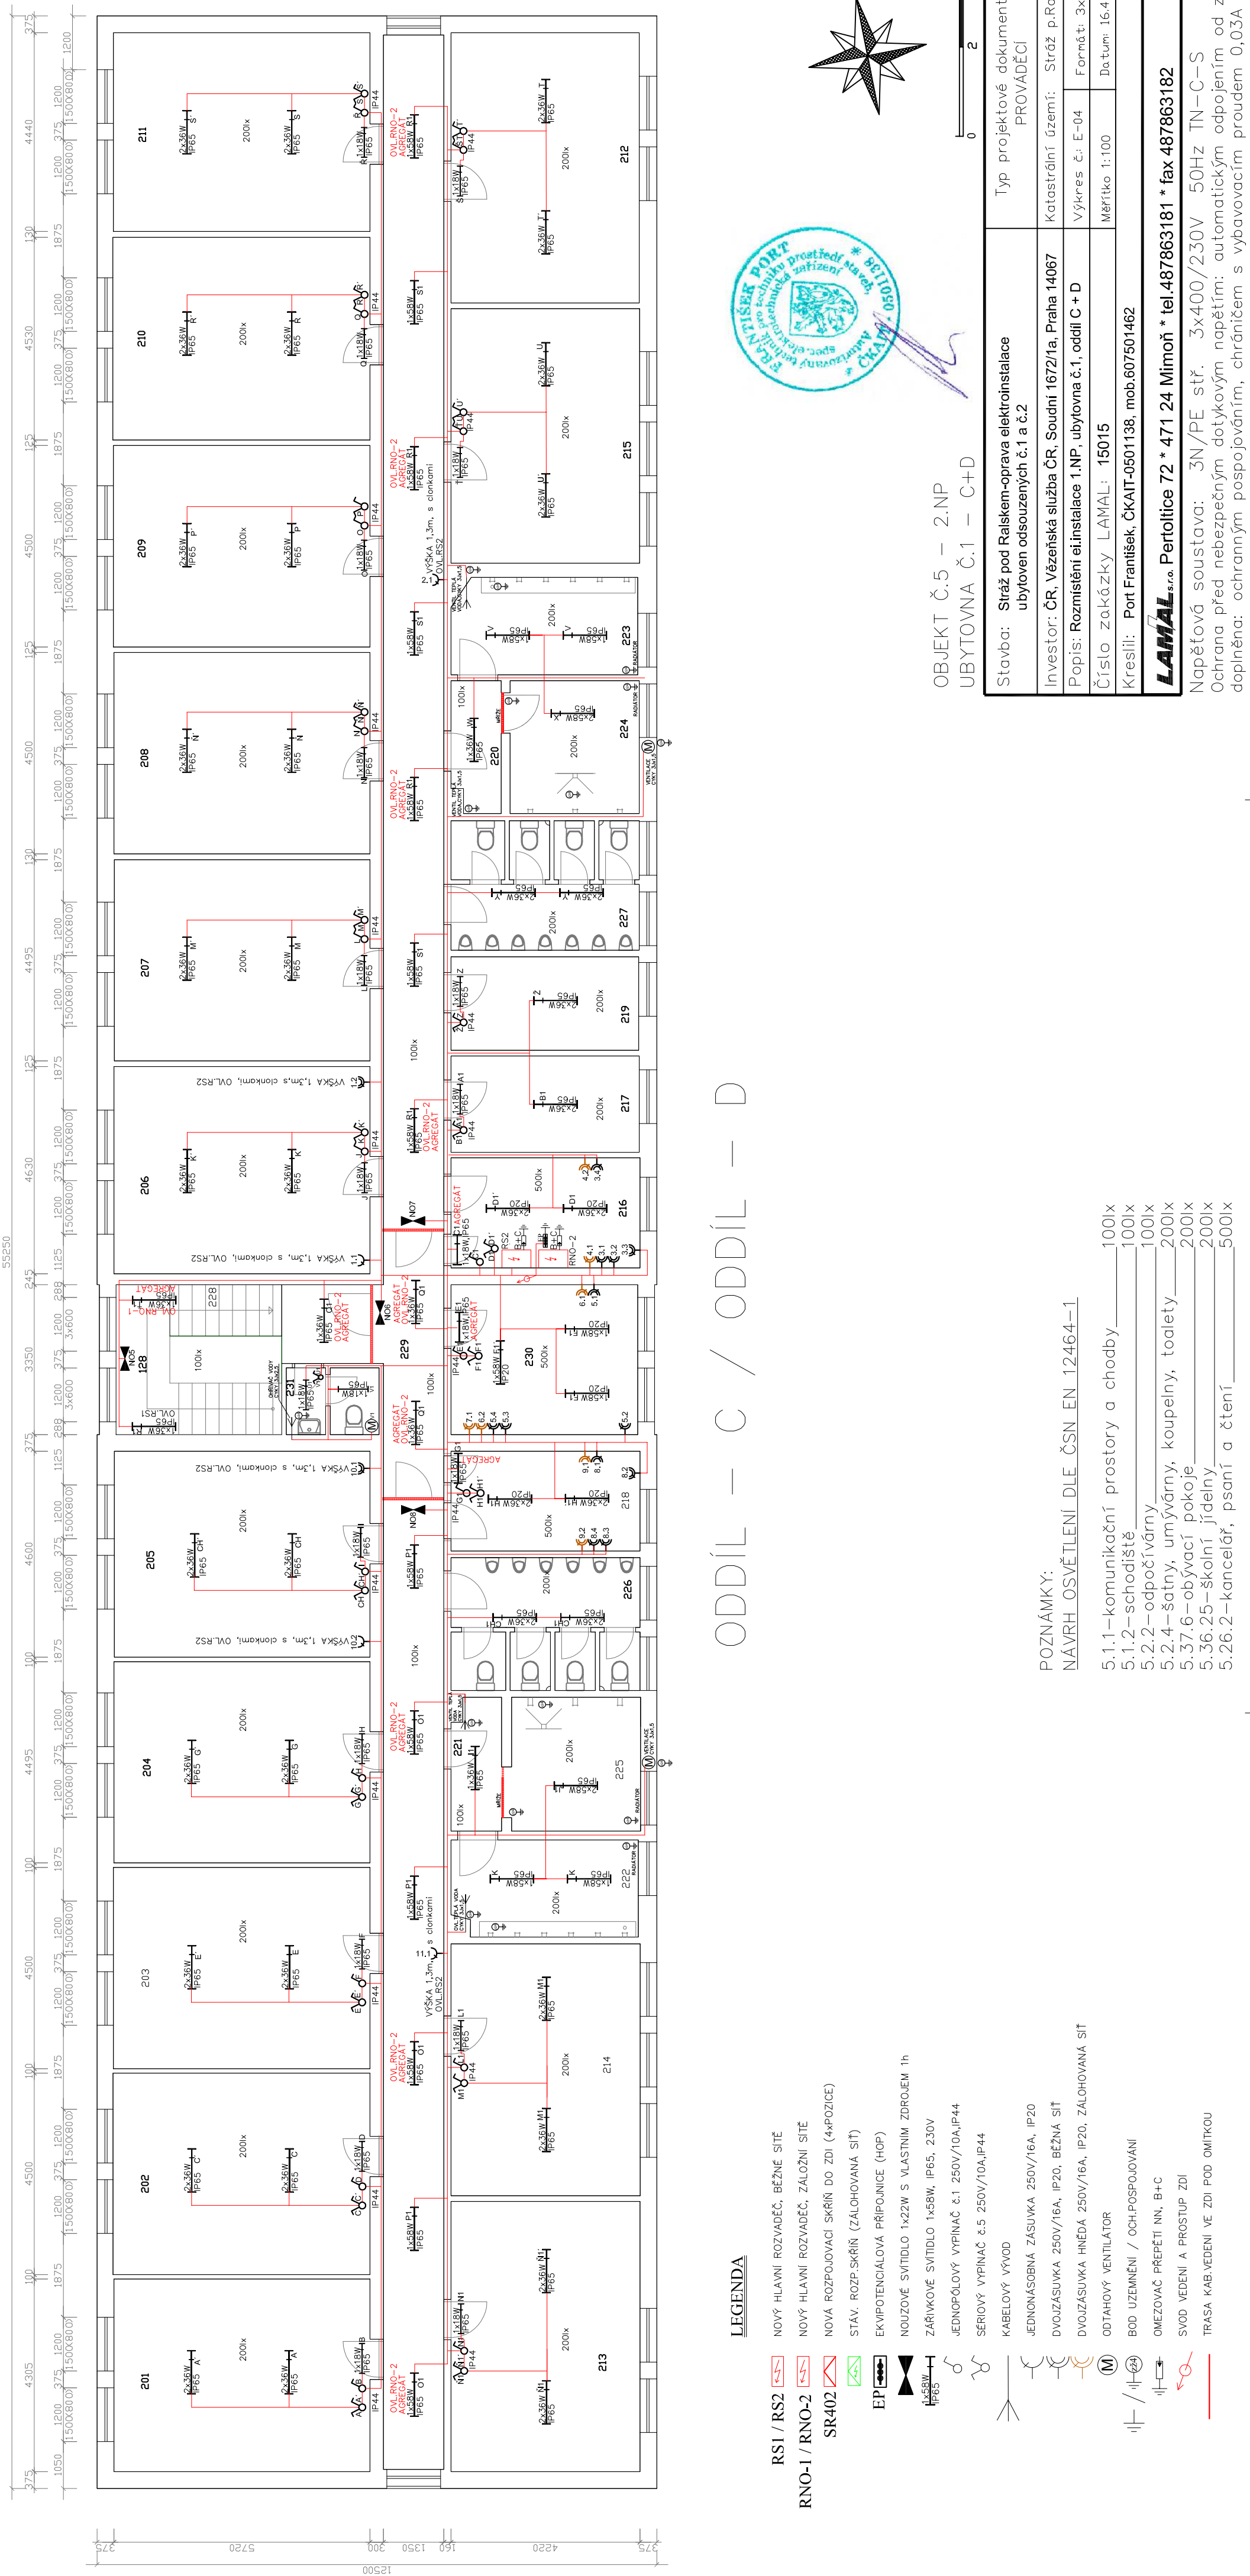

LEGENDA


- RS1 / RS2 NOVÝ HLAVNÍ ROZVADĚČ, BEŽNÉ SÍTĚ
- RNO-1 / RNO-2 NOVÝ HLAVNÍ ROZVADĚČ, ZALOŽNÍ SÍTĚ
- SR402 NOVÁ ROZPOJOVACÍ SKŘÍŇ DO ZDI (4*POZICE)
- STÁV. ROZP.SKŘÍŇ (ZÁLHOVANÁ SÍŤ)
- EP EKVIPOVACÍ PŘÍPOJNICE (HOP)
- NOUZOVÉ SVÍTLIDLO 1x22W S VLASTNÍM ZDROJEM 1h
- ZÁŘÍVKOVÉ SVÍTLIDLO 1x58W, IP65, 230V
- JEDNOPÓLOVÝ VYPÍNAČ č.1 250V/10A,IP44
- SERIOVÝ VYPÍNAČ č.5 250V/10A,IP44
- KABELOVÝ VÝVOD
- JEDNONÁSOBNÁ ZÁSUVKA 250V/16A, IP20
- DVOJZÁSUVKA 250V/16A, IP20, BEŽNÁ SÍŤ
- DVOJZÁSUVKA HNĚDÁ 250V/16A, IP20, ZÁLHOVANÁ SÍŤ
- ODTAHOVÝ VENTILÁTOR
- BOD UZEMNĚNÍ / OCH.POSPOJOVÁNÍ
- OMEZOVAČ PŘEPĚTI NN, B+C
- SVOD VEDENÍ A PROSTUP ZDI
- TRASA KAB.VEDENÍ VE ZDI POD OMÍTKOU

POZNÁMKY:

NAVRH OSVĚTLENÍ DLE ČSN EN 12464-1

- 5.1.1-komunikační prostory a chodby 100lx
- 5.1.2-schodiště 100lx
- 5.2.2-odpočívárny 100lx
- 5.2.4-šatny, umývárny, koupelny, toalety 200lx
- 5.3.6-obývací pokoje 200lx
- 5.3.6.25-školní jídelny 200lx
- 5.2.6.2-kancelář, psaní a čtení 500lx

OBJEKT Č.5 – 2.NP
UBYTOVNA Č.1 – C+D

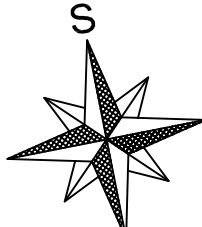

Stavba: Stráž pod Ralskem-oprava elektroinstalace ubytoven odsouzených č.1 a č.2	Typ projektové dokumentace: PROVADEČI
Investor: ČR, Vězeňská služba ČR, Soudní 1672/1a, Praha 14067	Katastrální území: Stráž p.Rd.
Popis: Rozmístění elektroinstalace 1.NP, ubytovna č.1, oddíl C + D	Výkres č.: E-04 Formát: 3x A4
Číslo zakázky LAMAL: 15015	Měřítko 1:100 Datum: 16.4.2015
Kreslí: Port František, ČKAIT-0501138, mob.607501462	
LAMAL s.r.o. Pertoltice 72 * 471 24 Mimoň * tel.487863181 * fax 487863182	

Napětová soustava: 3N/PE stř. 3x400/230V 50Hz TN-C-S
Ochrana před nebezpečným dotykovým napětím: automatickým odpojením od zdroje
doplňena: ochranným pospojováním, chráničem s vybavovacím proudem 0,03A