


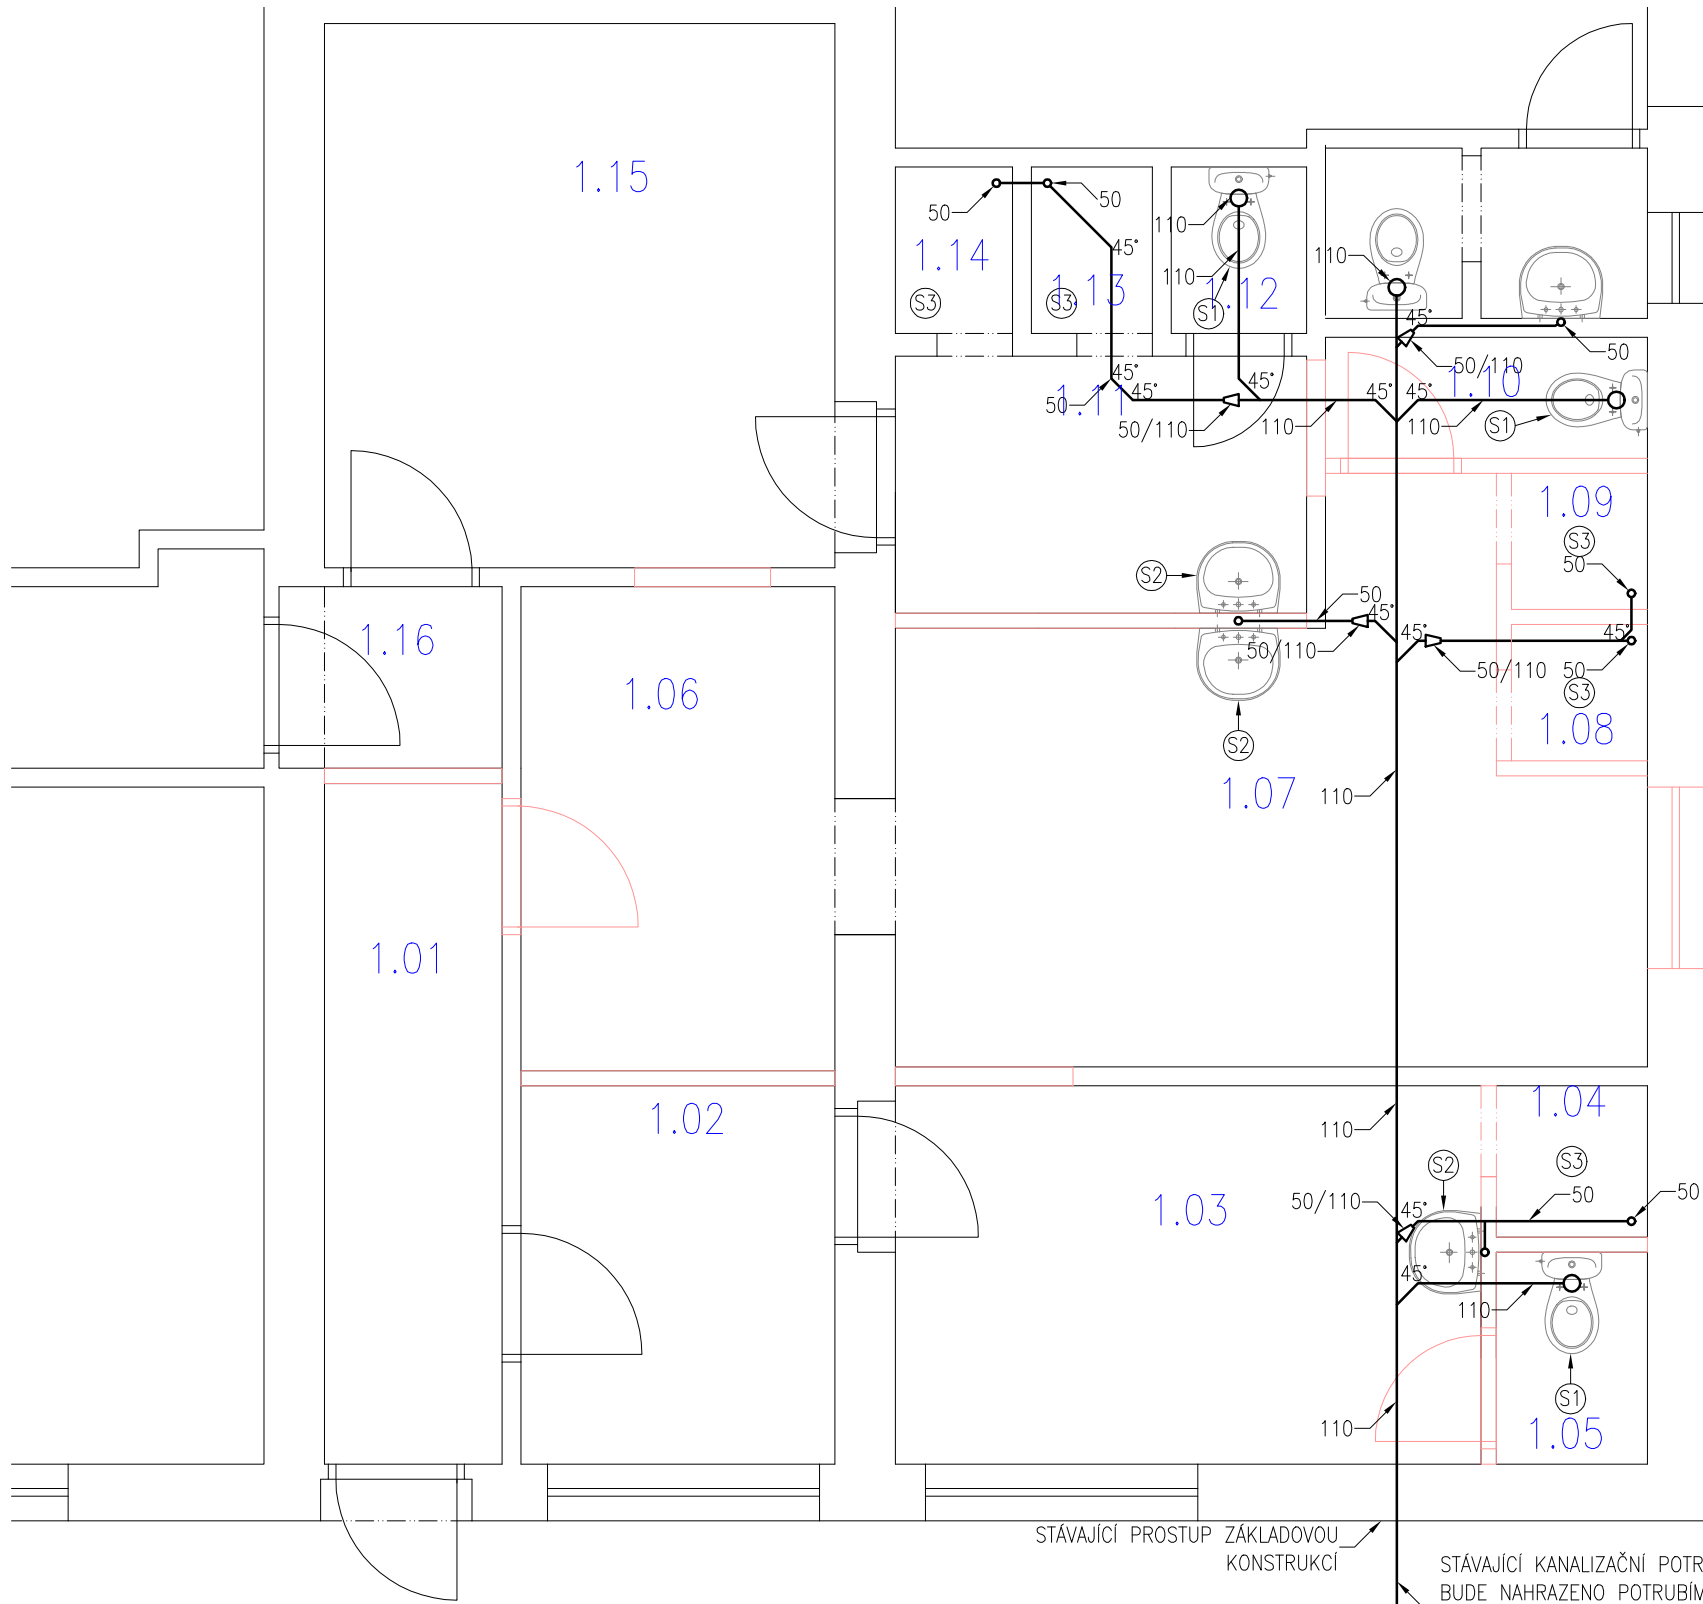

LEGENDA SANITY


- ① KERAMICKÉ STOJÍCÍ WC VČETNĚ NÁDRŽE, Z BÍLÉ SANITÁRNÍ KERAMIKY, VČETNĚ SEDÁTEK, ÚSPORNÉ SPLACHOVÁNÍ 3/4,5L, S HLUBOKÝM SPLACHOVÁNÍM, CELKEM 3KS
ROHOVÝ KULOVÝ VENTIL 1/2" / 3/4" 4 KS
- ② UMYVADLO 650/480MM,S PŘEPADEM, S OTVOREM PRO BATERII UPROSTŘED, SE SANITÁRNÍ KERAMIKY, CELKEM 3KS
STOJÁNKOVÁ PÁKOVÁ MÍSÍCÍ BATERIE UMYVADLOVÁ 3KS
ROHOVÝ KULOVÝ VENTIL 1/2" / 3/8" 8 KS
- ③ KABINOVÁ SPRCHA,
NÁSTĚNÁ PÁKOVÁ MÍSÍCÍ BATERIE, SPRCHOVÁ HLAVICE VČETNĚ NÁSTĚNÉHO ÚCHYTU 5KS
PODLAHOVÁ SPRCHOVÁ VSPUŠŤ 100/100 MM 5 KS

LEGENDA ROZVODŮ KANALIZACE:

- KANALIZAČNÍ POTRUBÍ HT DN 50/110
- ◁ REDUKCE POTRUBÍ HT

STÁVAJÍCÍ PROSTUP ZÁKLADOVOU KONSTRUKCÍ

STÁVAJÍCÍ KANALIZAČNÍ POTRUBÍ OBJEKTU BUDE NAHRAZENO POTRUBÍM KG DN 150
VÝMĚNA BUDE PROVEDENA VE VZDÁLENOSTI KE KANALIZAČNÍ ŠACHTĚ (dl. 7 m)

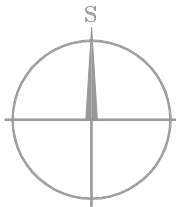

SPOLÉČNOST

MESSOR s.r.o., JANA ŠVERMY 11, 432 01 KADAŇ
IČ:287 38 217,DIČ:CZ28738217
SPOLÉČNOST ZAPSANÁ U KRAJSKÉHO SOUDU V OSTI NAD LABEM ODDÍL C, VLOŽKA 29648
mob.: 607 604 304, e-mail: info@messor.cz, webhttp://www.messor.cz
REALIZACE STAVEB, PROJEKTOVÁ ČINNOST, TECHNICKÝ A AUTORSKÝ DOZOR, PŘÍPRAVA
VÝBĚROVÝCH ŘÍZENÍ (PODLE ZÁKONA O VEŘEJNÝCH ZAKÁZKÁCH), INŽENÝRSKÁ ČINNOST

MESSOR
MANAGER VAŠÍ STAVBY



RAZÍTKO:

PARÉ:

ZMĚNA: (VE FORMÁTU ČÍSLO, DATUM, POPIS)

01

NÁZEV STAVBY:

**SOCIÁLNÍ ZÁZEMÍ A ŠATNY
ZAMĚSTNANCŮ**
p.č. st.165 a st.166,
k.ú. Nové Sedlo u Žatce (706710)

ZODPOVĚDNÝ PROJEKTANT:

Ing. OTA VETTERMANN

PROJEKTANT:

MAREK RAZÍM

AUTORIZACE:

ČESKÁ KOMORA AUTORIZOVANÝCH INŽENÝRŮ A TECHNIKŮ ČINNÝCH VE VÝSTAVBĚ
OBOR: POZEMNÍ STAVBY A KONSTRUKCE – ČÍSLO AUTORIZACE: 04 02 018

PROFESE:

POZEMNÍ STAVBA

ČÍSLO ZAKÁZKY:

16048

DATUM:

11/ 2016

STUPEŇ PROJEKTOVÉ DOKUMENTACE:

DSP, DZS

INVESTOR:

Věžeňská služba České republiky
Soudní 1672/1a
140 67 Praha 4
IČ:00212423

OBJEKT:

ŠATNY

KÓTOVÁNO V:

mm

MĚŘÍTKO:

1:50

FORMÁT:

2xA4

NÁZEV VÝKRESU:

**NAVRHOVANÝ STAV
PŮDORYS
KANALIZACE**

ČÍSLO VÝKRESU:

**D.1.4.B
01**