


LEGENDA MÍSTNOSTÍ

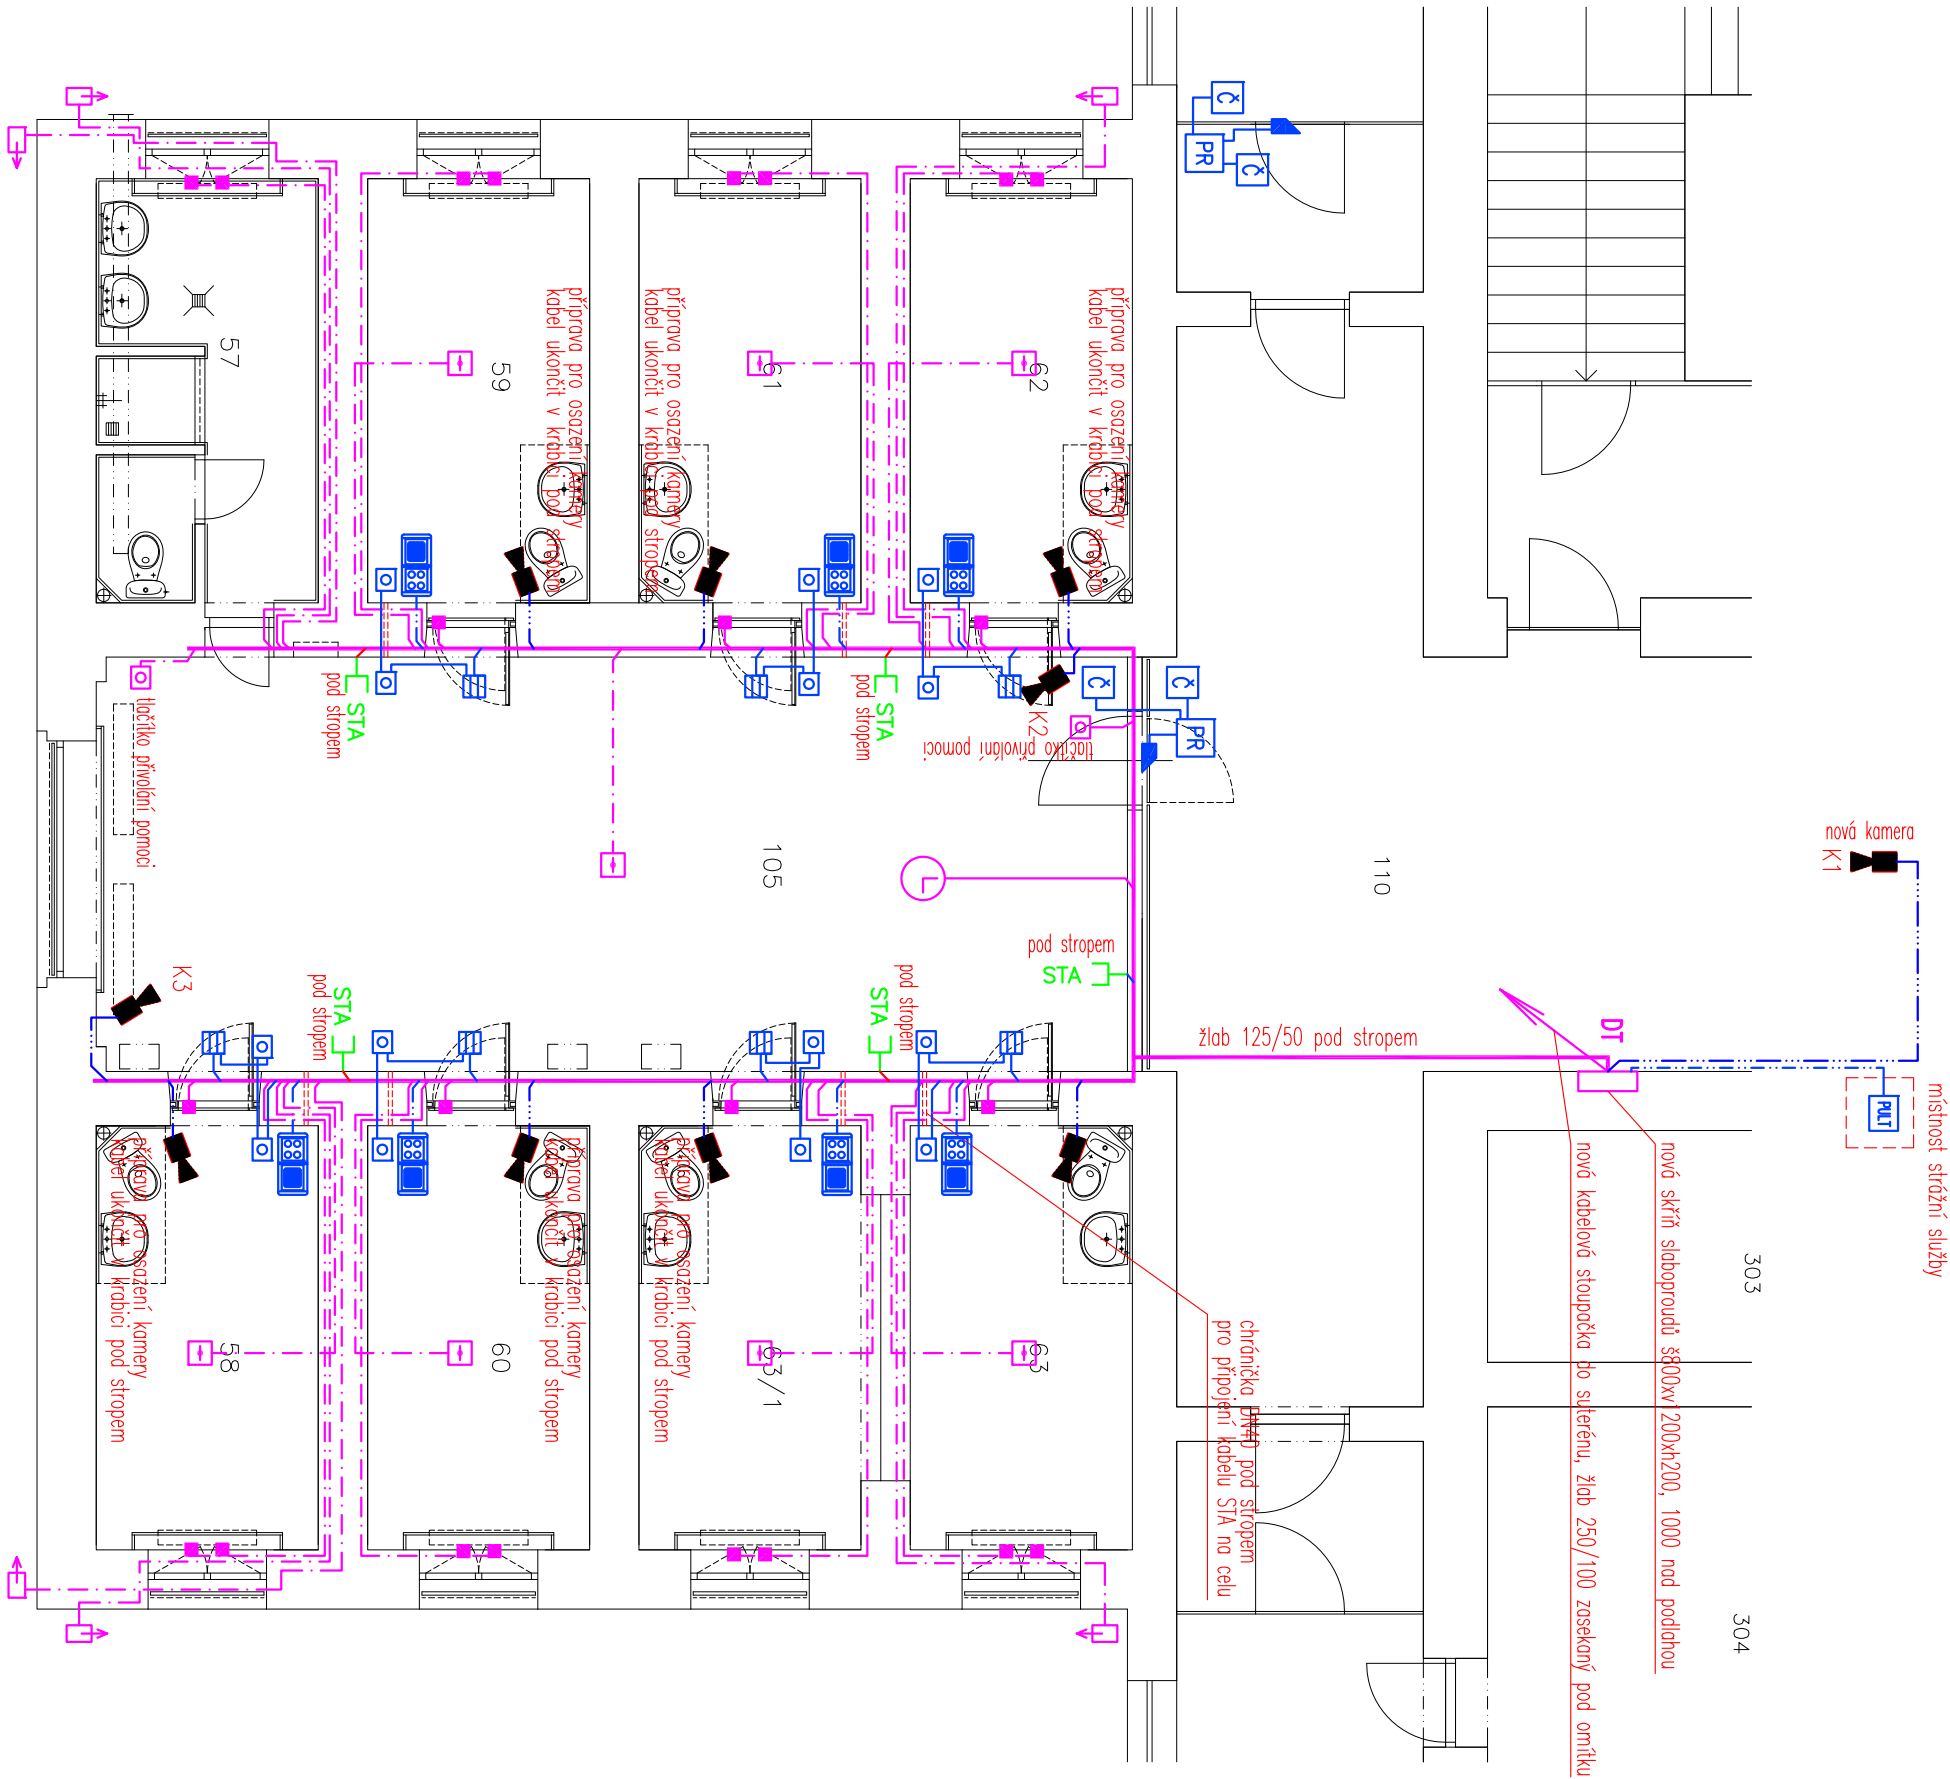

| Č.M. | Název místnosti | Plocha m ² | Povrchové úpravy | | |
|------|-------------------|--------------------------|----------------------|------------------------|--------|
| | | | Podlaha | Stěny | Strop |
| 105 | SPOLEČNÁ MÍSTNOST | 44,10 | KER. DL. – STAVAJÍCÍ | OMITKA | OMITKA |
| 57 | UMÝVÁRNA | 9,70 | KERAM. DLAŽBA | OM. + KER. OBKLAD/2000 | OMITKA |
| 58 | CELA | 9,85 | STĚRKA | OM. + KER. OBKLAD/1800 | OMITKA |
| 59 | CELA | 9,85 | STĚRKA | OM. + KER. OBKLAD/1800 | OMITKA |
| 60 | CELA | 9,85 | STĚRKA | OM. + KER. OBKLAD/1800 | OMITKA |
| 61 | CELA | 9,85 | STĚRKA | OM. + KER. OBKLAD/1800 | OMITKA |
| 62 | CELA | 9,85 | STĚRKA | OM. + KER. OBKLAD/1800 | OMITKA |
| 63 | CELA | 9,85 | STĚRKA | OM. + KER. OBKLAD/1800 | OMITKA |
| 63/1 | CELA | 10,40 | STĚRKA | OM. + KER. OBKLAD/1800 | OMITKA |

LEGENDA SPOLEČNÉ TEL. ANTÉNY(STA):

STA KABELOVÁ SKŘÍŇ TV, SAT

ZÁSUVKA TV, SAT

SAT \rightarrow AM/FM

ANTÉNNÍ SYSTÉM TV, SAT

ROZVOD TV-SAT - KOAXIÁL 75 OHM


LEGENDA KOMUNIKACE VĚZĚN-SLUŽBA:

Hlavní ústředna 32 účastníků, umístění v DT

Místní ovládací pult 32 účastníků, umístění ve strážní službě


Hláška odolná s rozhlásem

rozvod komunikace

 tlačítko poplachové signalizace

LEGENDA CCTV:

KAMERA CCTV VNITŘNÍ

ROZVOD CCTV – KOAX 75 OHM

LEGENDA EZS:

ústředna EZS

magnetický kontakt

 intra zavord veľkovinil

 krabice pro montáž pod omítku

opticko+kouřový hlásič

tláčítko poplachové signalizace

rozvod EZS - SYKTY 5x2x0,5

LEGENDA PS:

ELEKTRICKÝ ZÁMEK INVERZNÍ

 CÍLEKNA KAKELI

PR PLASTOVÁ ROZVODNICE NA ELEKTRONIKU

NP NAPAŹECI A ZAŁOŻNI ZROJ

7 SCHÉMA OSZAJENÍ KOVÁNÍ DVEŘÍ (KOULE-KLIKA)

LEGENDA JEDNOTNÉHO ČASU:

HODINY JEDNOTNÉHO ČASU

ROZVOD JČ - CYKY-J 3x1,5

DOKUMENTACE PRO PROVÁDĚNÍ STAVBY ZAŘÍZENÍ SLABOPROUDÉ ELEKTROTECHNIKY

| | | | | |
|--|--|---------|-------------------|-------------------|
| VEDOUČÍ PROJEKTU | | | PROJ. PROFESE | VYPRACOVAL |
| ing. PETR BYSTRÝČKÝ | | | ing. JOSEF NEZVAL | ing. JOSEF NEZVAL |
| INVESTOR: Vězeňská služba České republiky | | | | |
| Věznice a ústav pro výkon zabezpečovací detence Opava, Krmovská 68, 746 49 Opava | | | | |
| PROJEKTANT: KAPEGO projekt s.r.o., 28. října 1142/168, OSTRAVA | | | | |
| NÁZEV AKCE: | | | | |
| Opava - rekonstrukce prostor se zesíleným TZ - PROJEKTOVÁ DOKUMENTACE | | | | |
| PŮDORYS SLABOPROUDÉ ELEKTROINSTALACE | | | | |
| MĚŘÍTKO | | 1:75 | Č. VÝKRESU | 02 |
| FORMÁT | | 2x A4 | | |
| STUP. P. D. | | DPS | | |
| ČÍS. ZAK. | | | | |
| DATUM | | 12/2016 | | |