


ŘEZ A01-A01

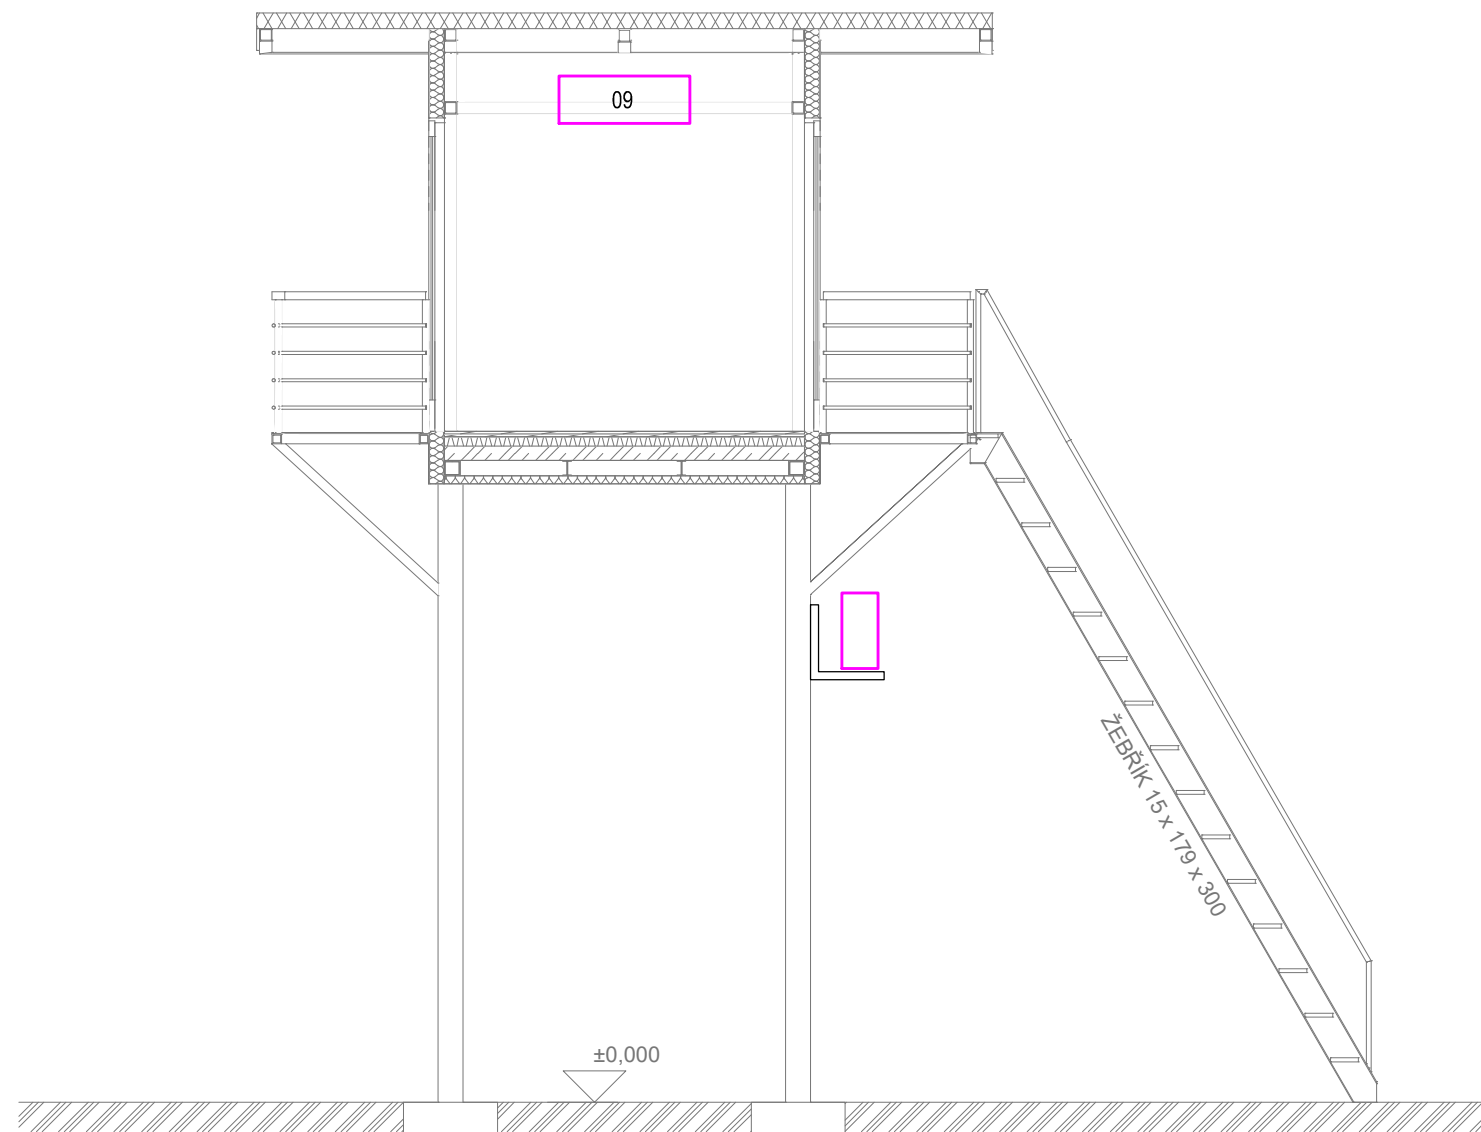


LEGENDA:

- CHLADÍCÍ ZAŘÍZENÍ - VNITŘNÍ / VNĚJŠÍ JEDNOTKA
- PROPOJOVACÍ POTRUBÍ 6 / 10 MM

POZNÁMKA:

- 1) ZHOTOVIT ODVOD KONDENZTÁTU OD VNITŘNÍ CHLADÍCÍ JEDNTKY
- 2) VENKOVNÍ JEDNOTKU UMÍSTIT NA KONZOLI - DODÁVKA STAVBY

PŮDORYS STRÁŽNÍ VĚŽE

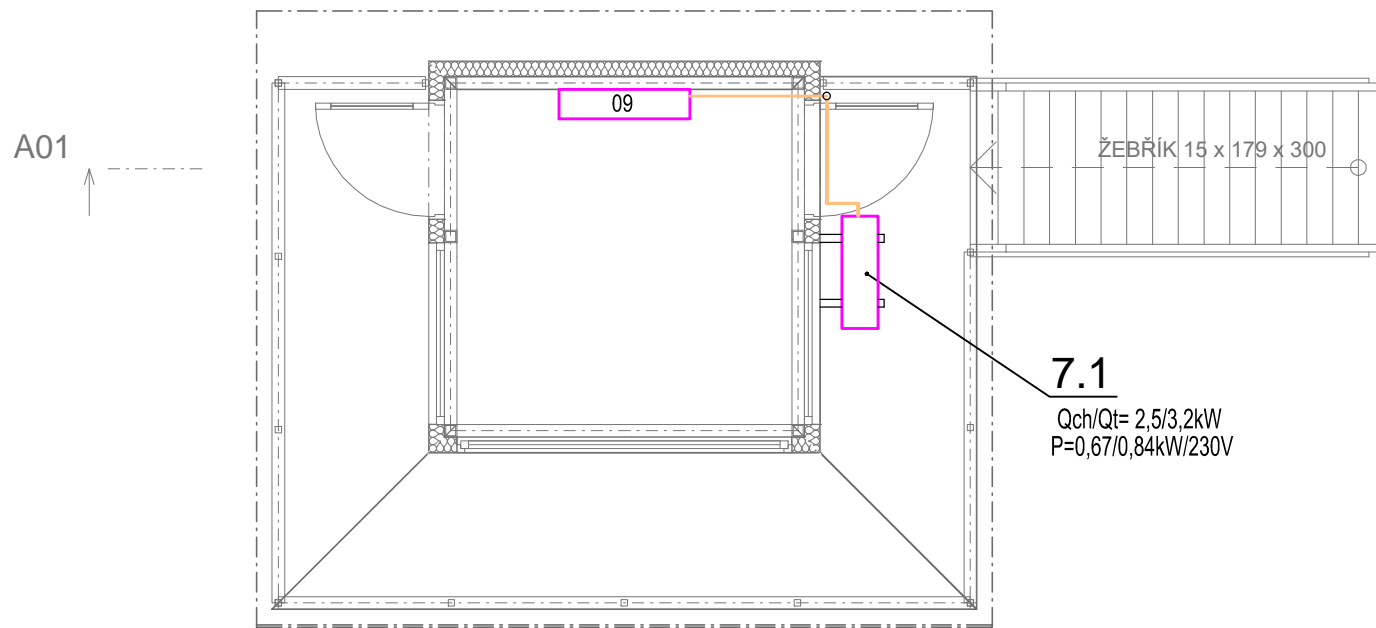

REV. A01	DATUM DATE	PŘEDMĚT REVIZE DESCRIPTION		NAVRHL DESIGNED BY	PŘEZK. CHECKED BY	SCHVÁLIL APPROVED BY
REVIZE REVISION						
VYPRACOVAL		KRESLIL	SCHVÁLIL	<div>cheminvest</div>		
ING. DOLEJŠÍ		ING. NEDBAL				
INVESTOR : Česká republika – Vězeňská služba ČR				STAVBA : U6		
STAVBA Věznice Všehrdy–Přestavba Ubytovny U6 pro mladistvé				DRUH DOKUMENTACE		DSP
				ČÍSLO ZAKÁZKY		16 100
				DATUM		05/2017
				MĚŘÍTKO 1:50		D.1.4.3.6
OBSAH VÝKRESU VZDUCHOTECHNIKA PŮDORYS A ŘEZ STRÁŽNÍ VĚŽE				ARCHIVNÍ ČÍSLO CAD 3–I–05392		