




VĚŽ 30/6 – PŮDORYS 1.NP

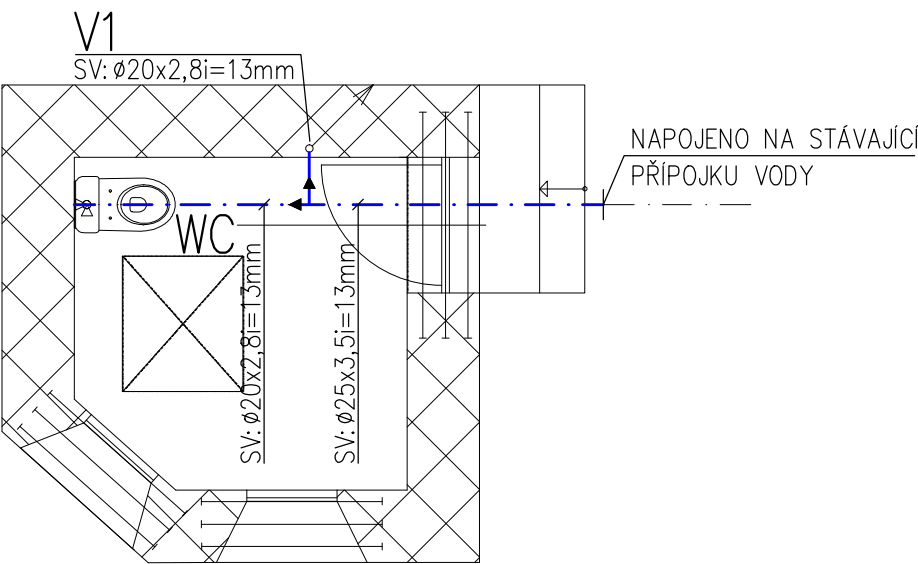


VĚŽ 30/6 – PŮDORYS 2.NP

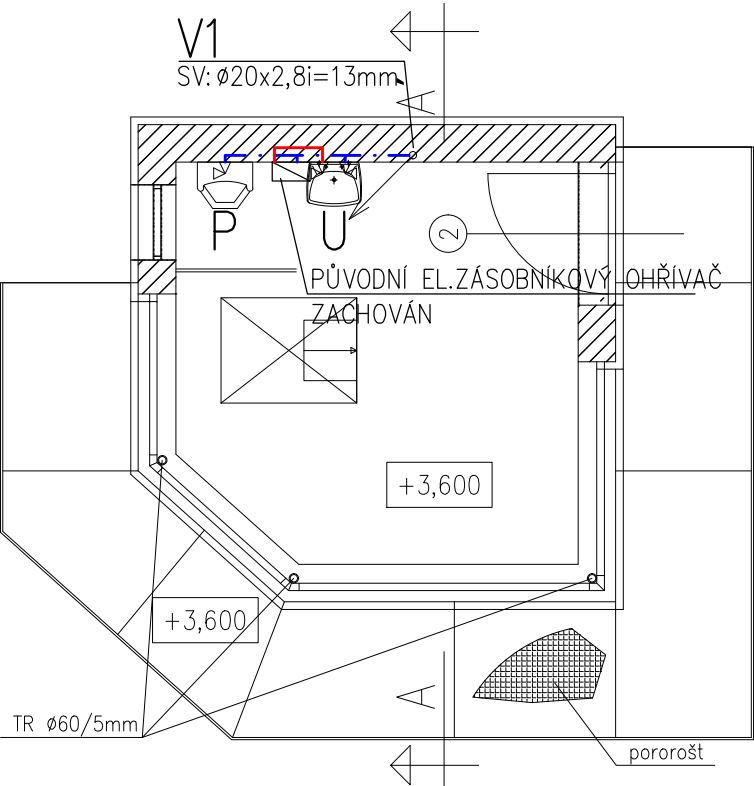


VĚŽ 30/5 – PŮDORYS 1.NP

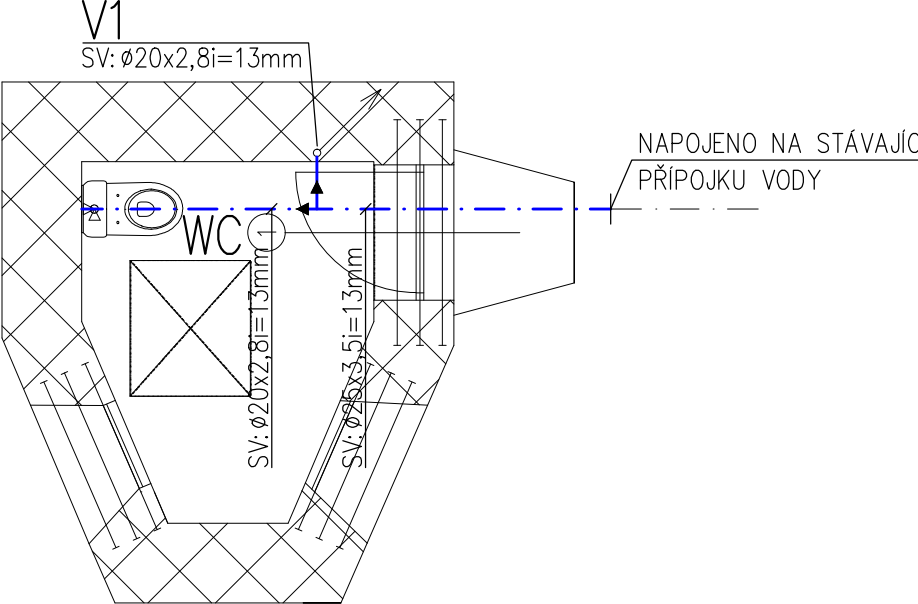


VĚŽ 30/5 – PŮDORYS 2.NP

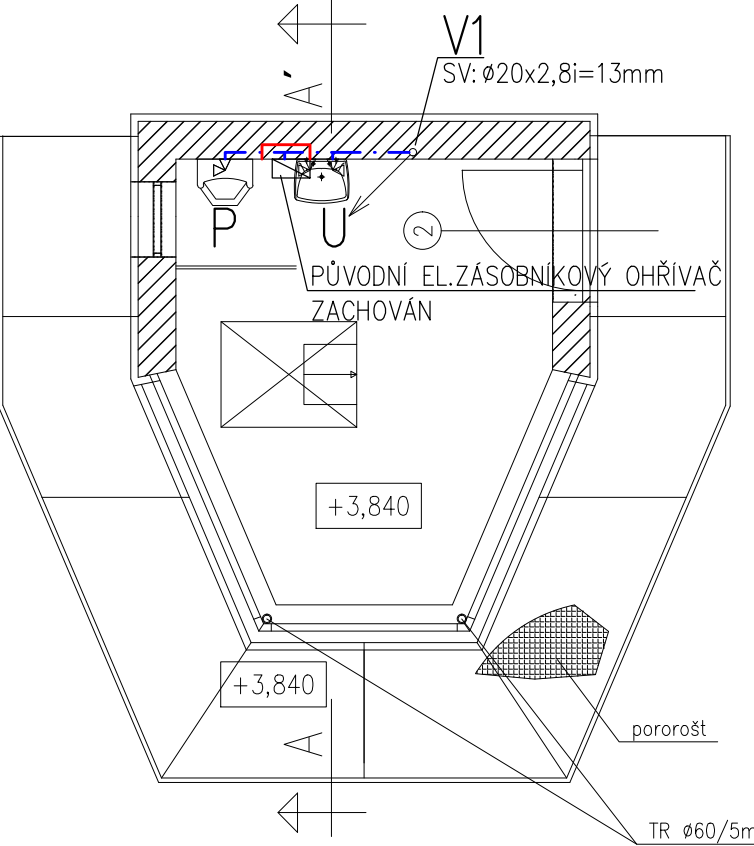

VĚŽ 8/2 a 8/3 – PŮDORYS 1.NP

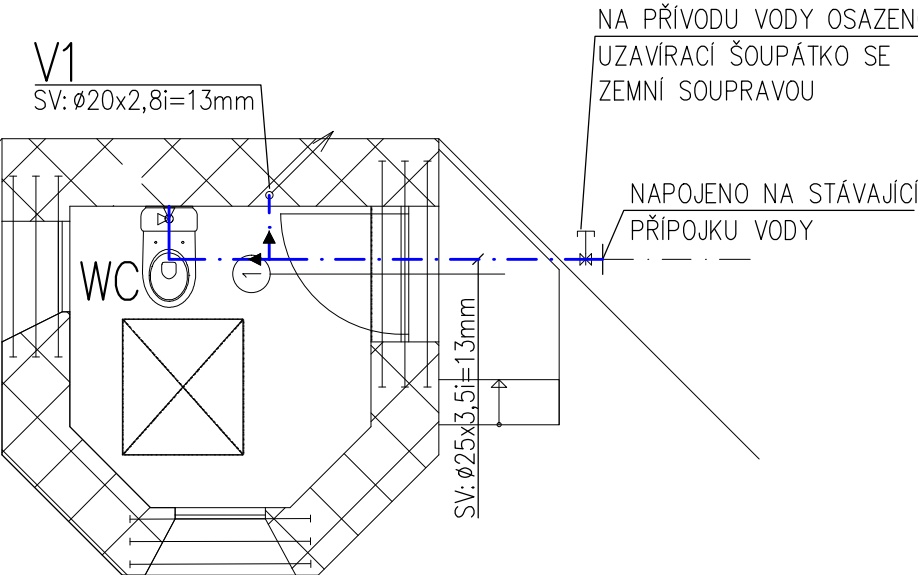
 
 



VĚŽ 8/2 a 8/3 – PŮDORYS 2.NP

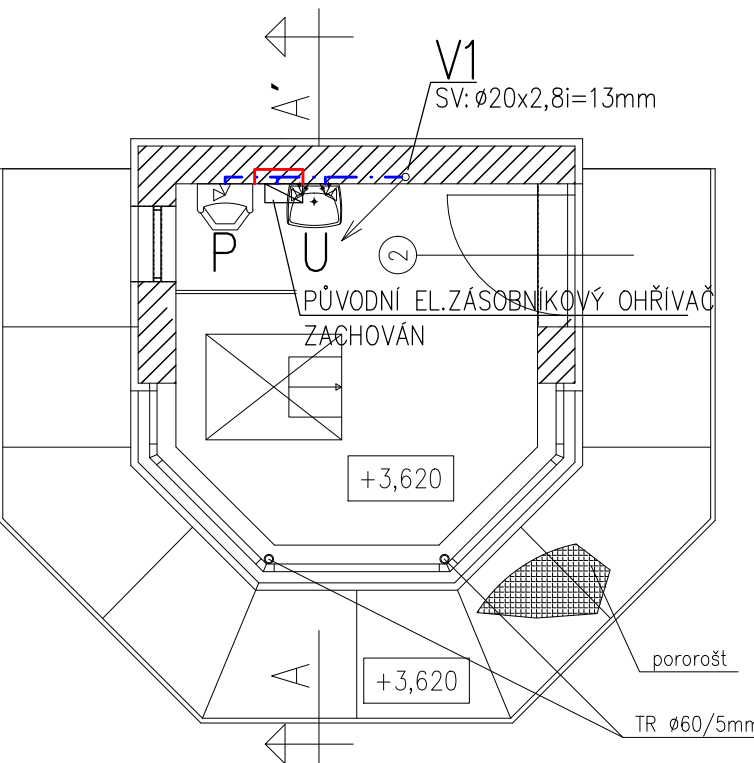

LEGENDA ČAR:

- SV: STUDENÁ VODA – PP RCT (FIBER BASALT PLUS)
- TV: TEPLÁ VODA – PP RCT (FIBER BASALT PLUS)

±0,000 = výšková úroveň stávající čisté podlahy 1.NP					
ZODP. PROJEKTANT		VYPRACOVAL	KONTROLOVAL	<div><b>PPS KANIA</b> PROJEKČNÍ A INŽENYRSKÁ ČINNOST PPS Kania s.r.o., Nivnická 665/10, 709 00 tel : 596 245 252 , fax : 596 245 252 e-mail : projekce@pps-kania.cz</div>	
Ing. Jan KANIA		Jan Ochodnický	Ing. Foldyna David		
					
KATASTRÁLNÍ ÚZEMÍ, PARC.Č. : Hrušov (Ostrava- město), č. 714917					
MÍSTO STAVBY : Věžnice Heřmanice, Orlovská 670/35, 713 02 Ostrava				ARCHÍV	
STAVEBNÍK / OBJEDNATEL : Česká republika – Věžnická služba České republiky Soudní 1672/1a, 140 67 Praha 4 – Nusle				STUPEŇ DSP	
NÁZEV AKCE :  Heřmanice - PD vnější oplocení				DATUM ŘÍJEN 2016	PARÉ
				Č. ZAKÁZKY PPS- 39/16	
				OBJEKT :	MĚŘÍTKO 1 : 50
ČÁST : D.1.4.1 Zdravotně technické instalace					
OBSAH : PŮDORYSY - ROZVOD VODY				ARCHIVNÍ ČÍSLO : PPS- 39/16- D.1.4.1.b	Č.V. 02