


ul. Švermova

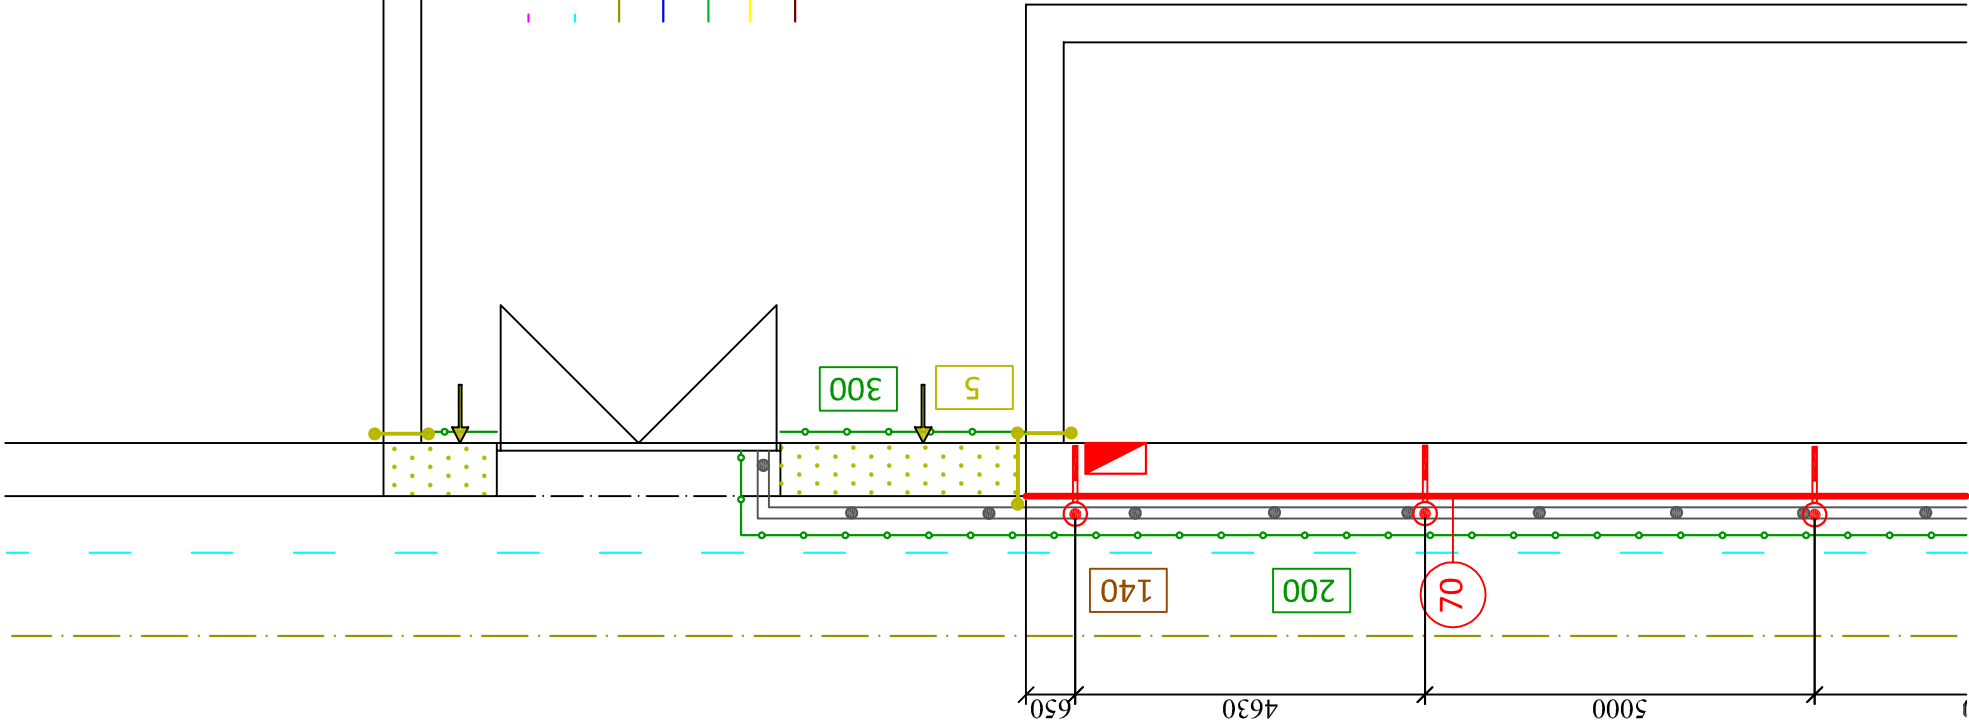


Legenda sítí:

- Kabely - Česká telekomunikační infrastruktura - CETIN
- Kabely - ČTŽ
- Plynovod - GasNet
- Vodovod - Moravská vodárenská, a.s.
- Kanalizace - Moravská vodárenská, a.s.
- Veřejné osvětlení - Technické služby města Olomouce
- Metalický kabel - M Tel communications

Legenda:

- Dodatečná horizontální izolace zdiva technologií dvouřadých tlakových injektáží
- Výška provádění dvouřadé injektáže nad terénem [cm]
- Směr provádění tlakové injektáže
- Dodatečná vertikální izolace zdiva technologií tlakových injektáží pro zamezení přenosu vlhkosti na výšku cca 1,0 m
- Aplikace vápenného omítkového systému
- Výška aplikace vápenného omítkového systému [cm]
- Provedení rubové izolace zdiva cementosilikátovou hydroizolační stěrkou s ochrannou nopovou fólií včetně ukončovací lišty
- Provedení rubové izolace zdiva kombinací vrážením svislých nerezových desek + cementosilikátová stěrka s ochrannou nopovou fólií včetně ukončovací lišty
- Hloubka provedení rubové izolace
- Kladná síťová elektroda průběžná, š. 250 mm - systém mírné (drátové) elektroosmózy
- Záporné elektrody šikmé, Ø 20 mm, dl. 650 mm, uložení do vrtů Ø 30 mm, hl. 950 mm, sklon 60° - systém mírné (drátové) elektroosmózy
- Řídící jednotka mírné (drátové) elektroosmózy
- Výška uložení spodní hrany kladné síťové elektrody od stávajícího terénu [cm]

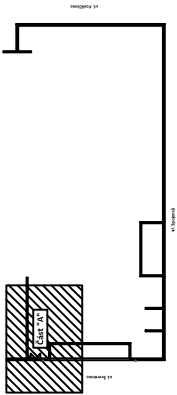

Hl. inženýr projektu	Zodp. projektant	Kreslil
Ing. Josef Kolář	Ing. Josef Kolář	Libor Wolfan
Zadavatel: Vězeňská služba České republiky		
Okres: Olomouc	Místo: Vazební věznice Olomouc	Formát: A3
Akce: SANACE VLNKÉHO ZDIVA - OHRADNÍ ZDI		
Datum: 11/2016		
Stupeň: DPS		
Měřítko: 1:100		
Z.č.: 16604		
Výkr.č.: D.1.1.02a		
Obsah: PŮDORYS - NÁVRH SANAČNÍCH OPATŘENÍ - ČÁST "A"		



PRINS
IZOLACE A SANACE ZDIVA

Havlíčkova 24, 750 00 Písek
Tel./fax: 581 201 454