


ODPAŘOVACÍ STANICE LNG – SITUACE

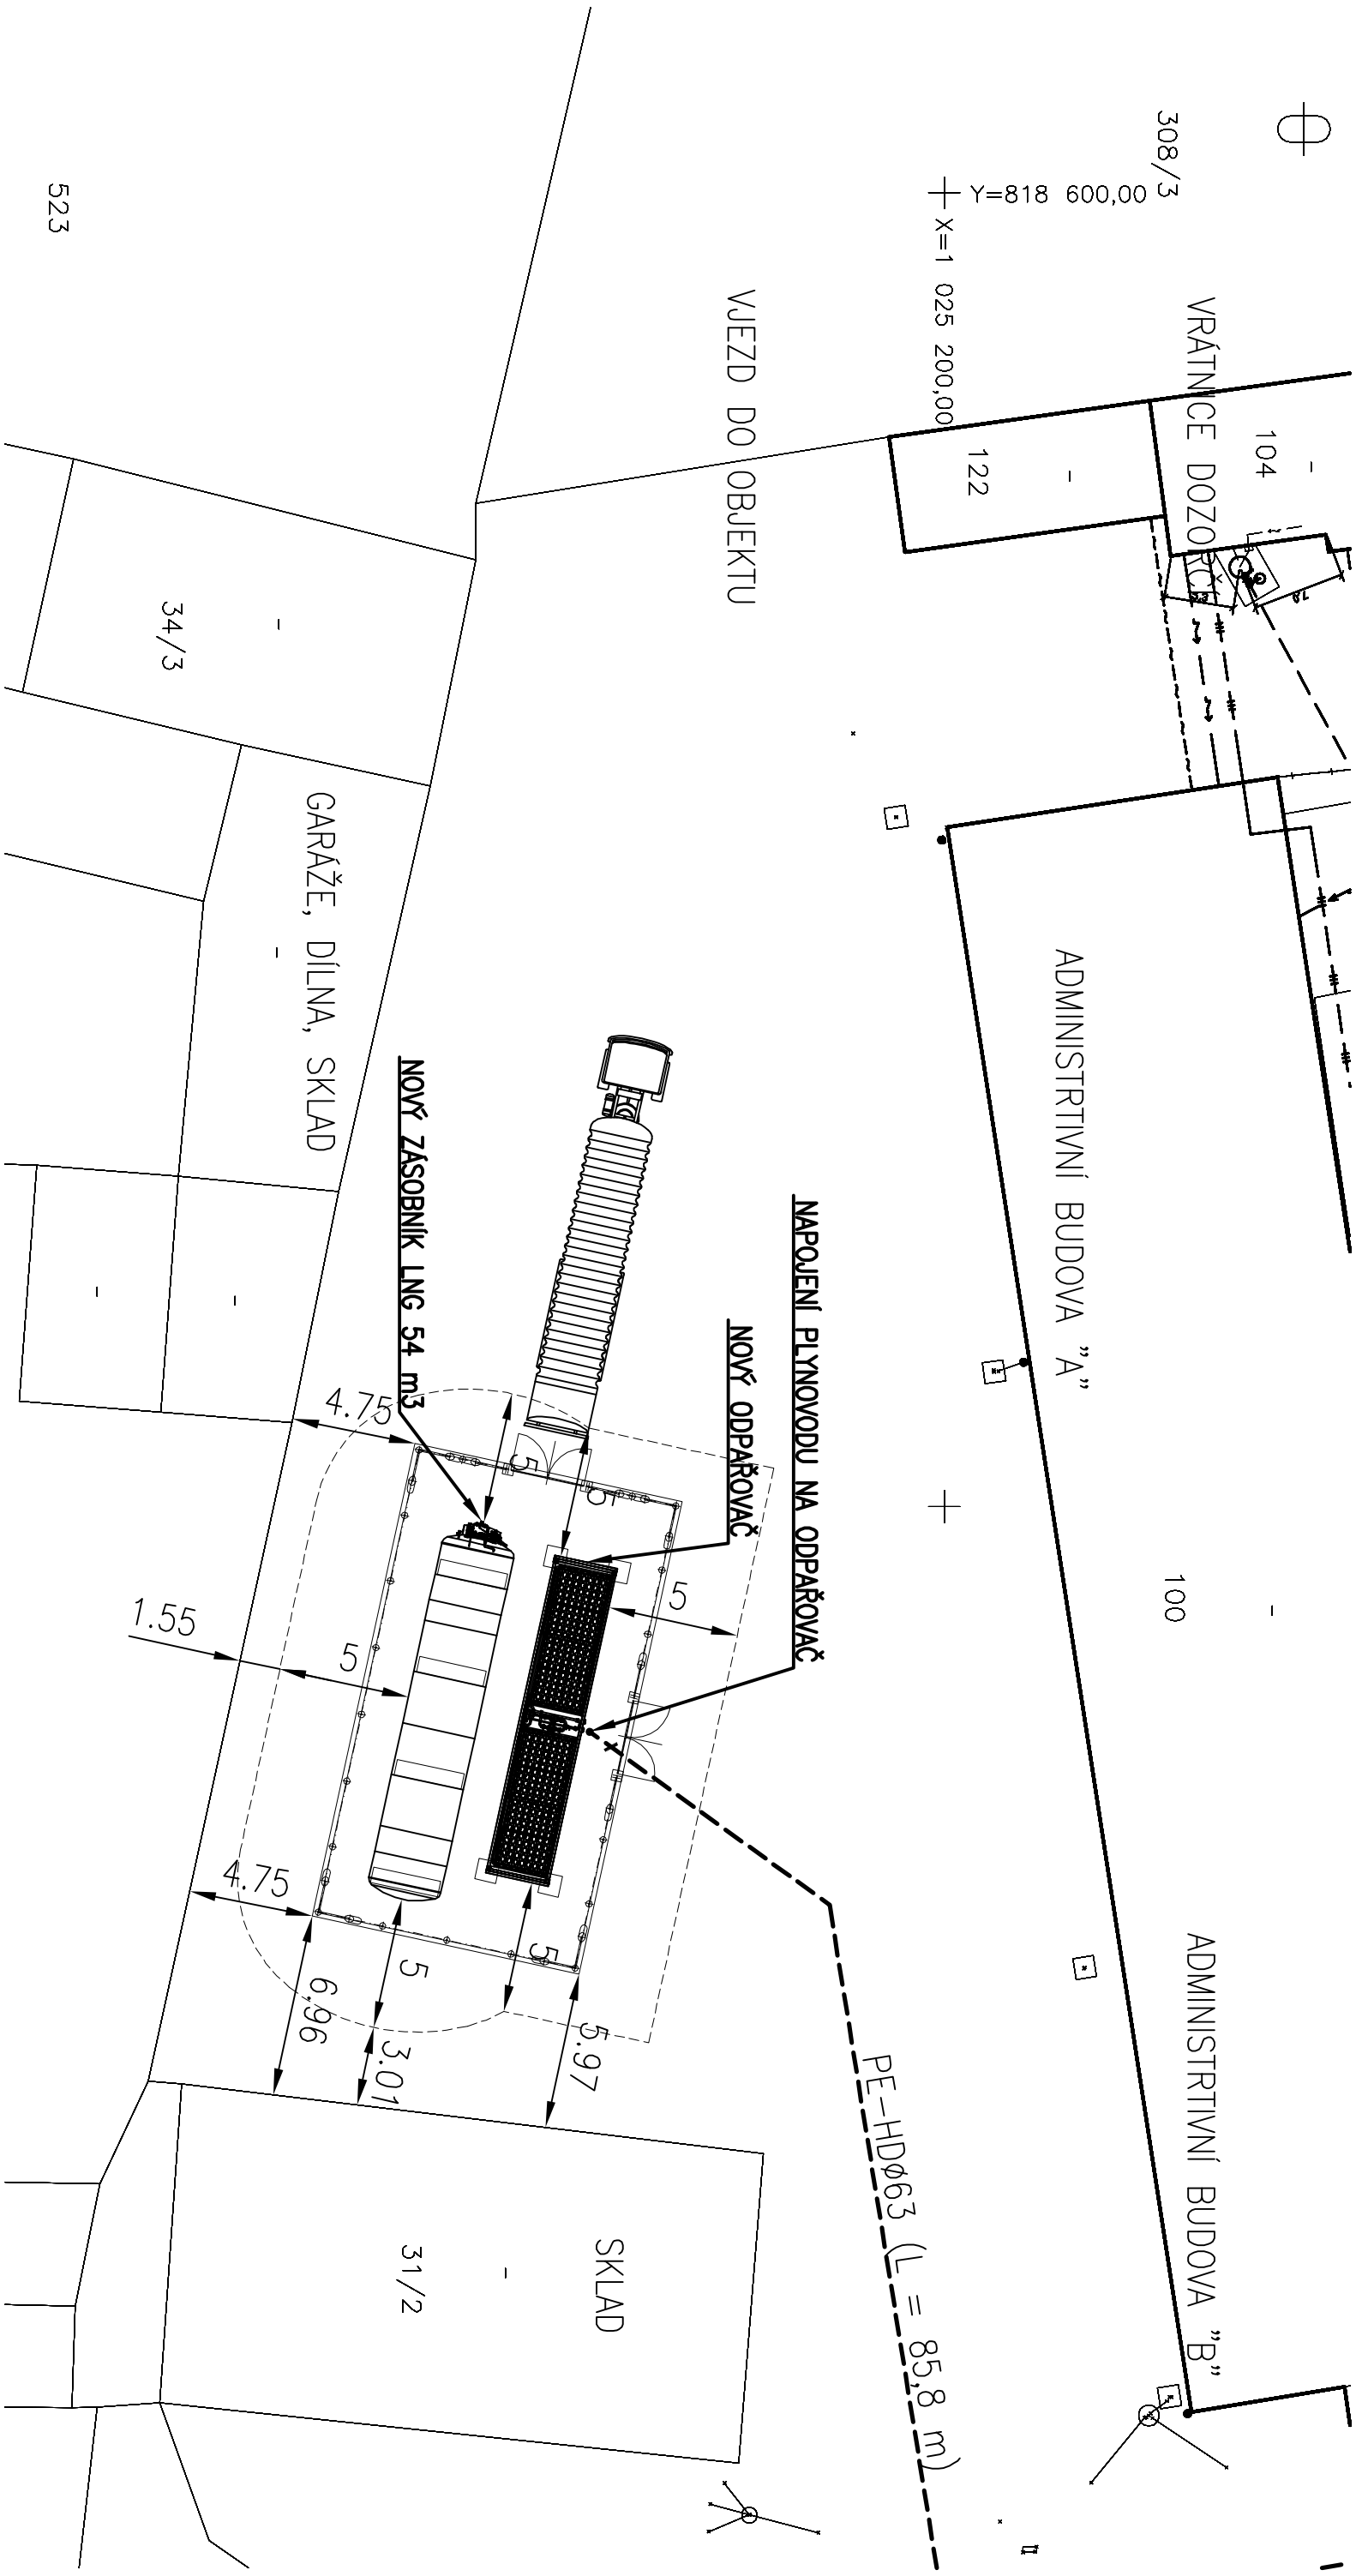

Karel Matoušek, Husova 310, 417 23 Košťany			
Vypracoval : Karel Matoušek		Odpovědný projektant : Karel Matoušek	
Název akce : NOVÉ SEDLO – KONDENZAČNÍ KOTELNA ZHOOTOVENÍ PD DRAHONICE		Datum : 09/2017	
Část : D.2.1 ODPÁŘOVACÍ STANICE LNG		Měřítko : 1 : 250	
Obsah : ODPÁŘOVACÍ STANICE LNG – SITUACE		Formát : 2xA4	Stupeň: DPS
Objednatel : Vězeňská služba České republiky, Soudní 1672/1a, 140 00 Praha		Číslo výkresu : D.2.1.2	