


# VĚTRÁNÍ A PŘÍVOD SPALOVACÍHO VZDUCHU – PŮDORYS

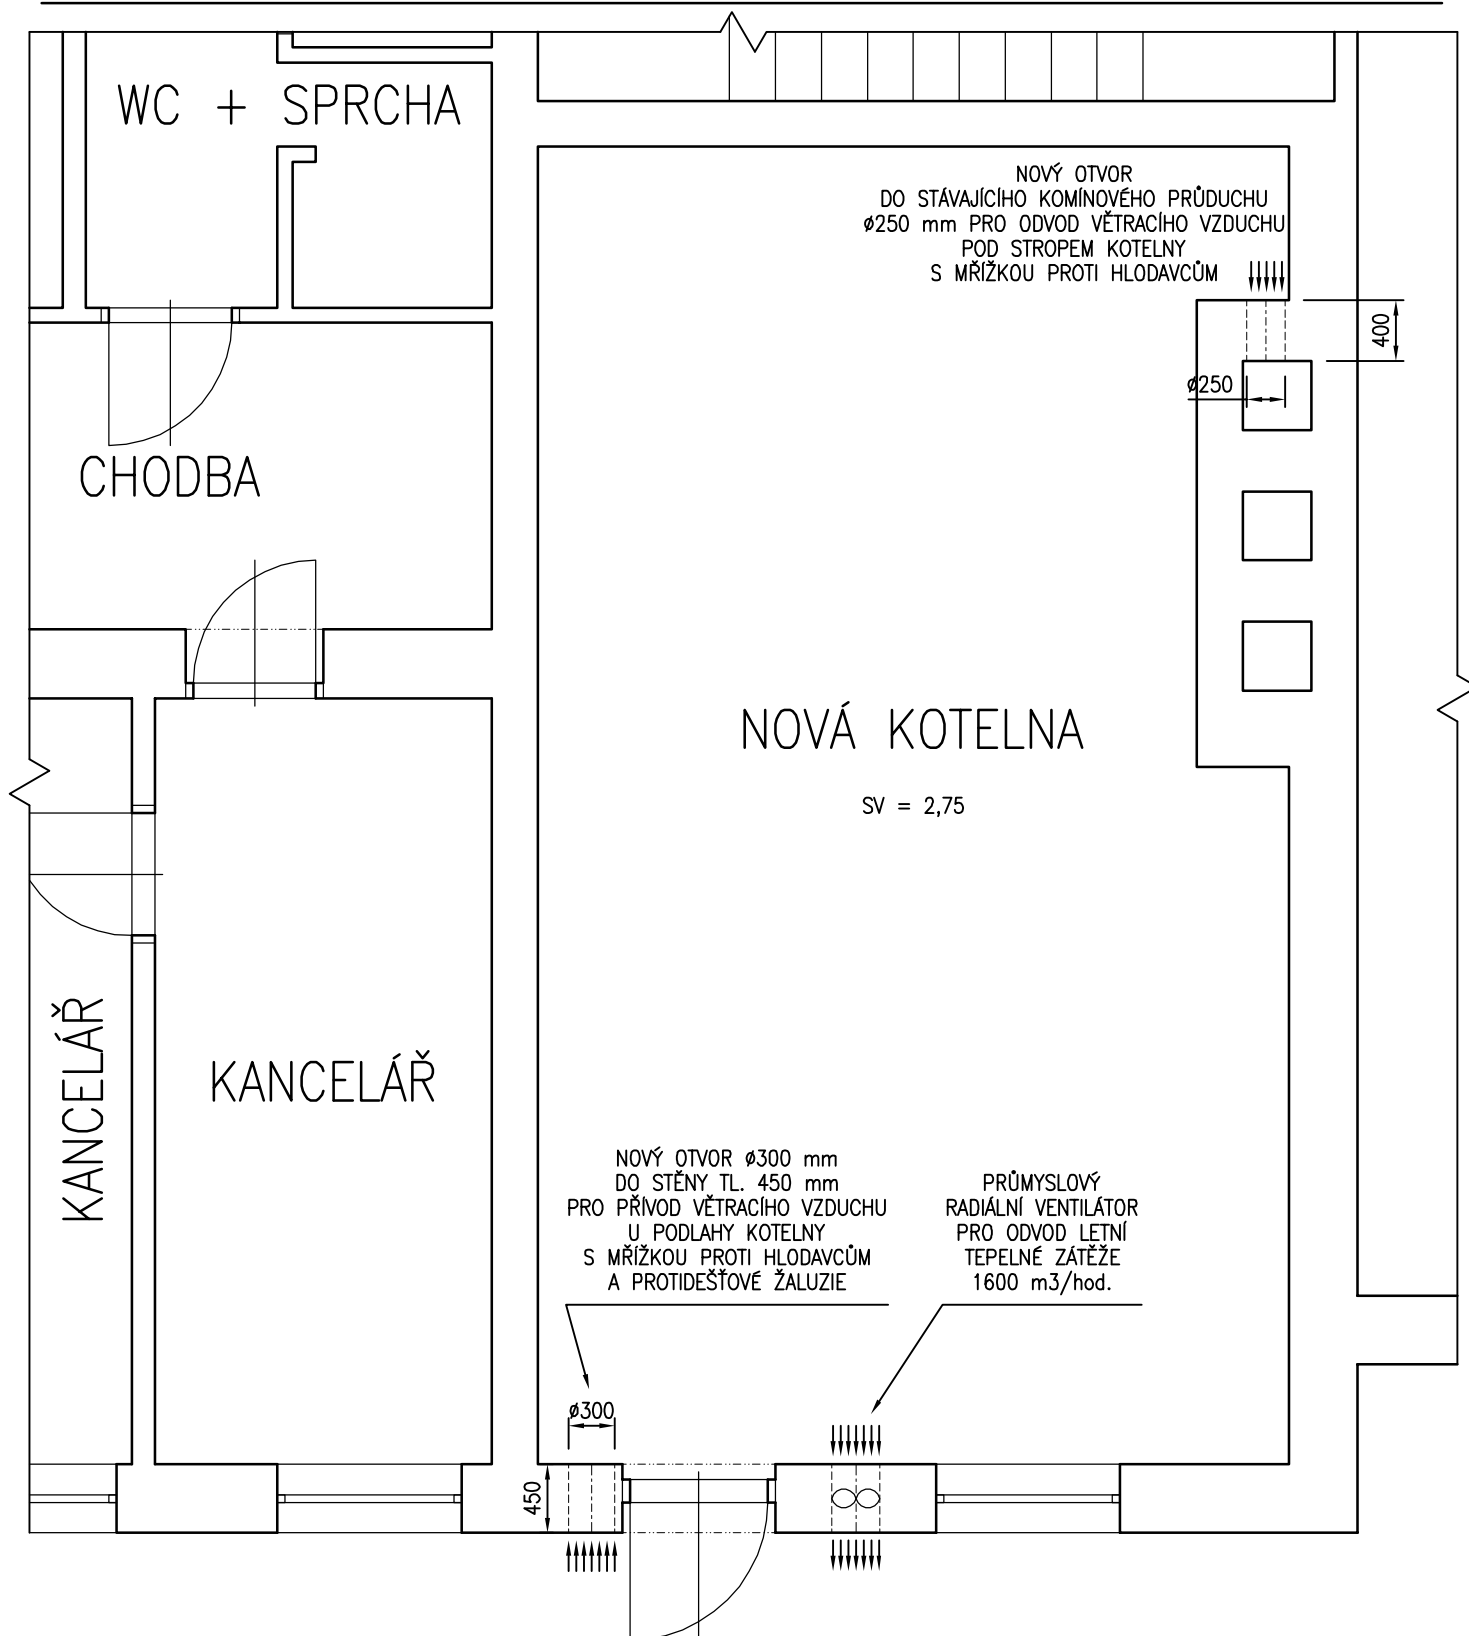

*Karel Matoušek, Husova 310, 417 23 Košťany*

Vypracoval : Karel Matoušek

Odpovědný projektant : Karel Matoušek

**ICO**

Název akce :

NOVÉ SEDLO – KONDENZAČNÍ KOTELNA  
ZHOTOVENÍ PD  
DRAHONICE

Datum : 09/2016

Měřítko : 1 : 50

402 35 564

Část : D.2.3 PLYNOVÁ KOTELNA III. KATEGORIE

Obsah : VĚTRÁNÍ A PŘÍVO SPALOVACÍHO VZDUCHU – PŮDORYS

Formát : 1xA4

Stupeň: DPS

Objednatel : Vězeňská služba České republiky, Soudní 1672/1a, 140 00 Praha

Číslo výkresu : D.2.3.10