


PŮDORYS

ELEKTROKOTEL 14 kW
ZÁSObNÍK TV 150 l

 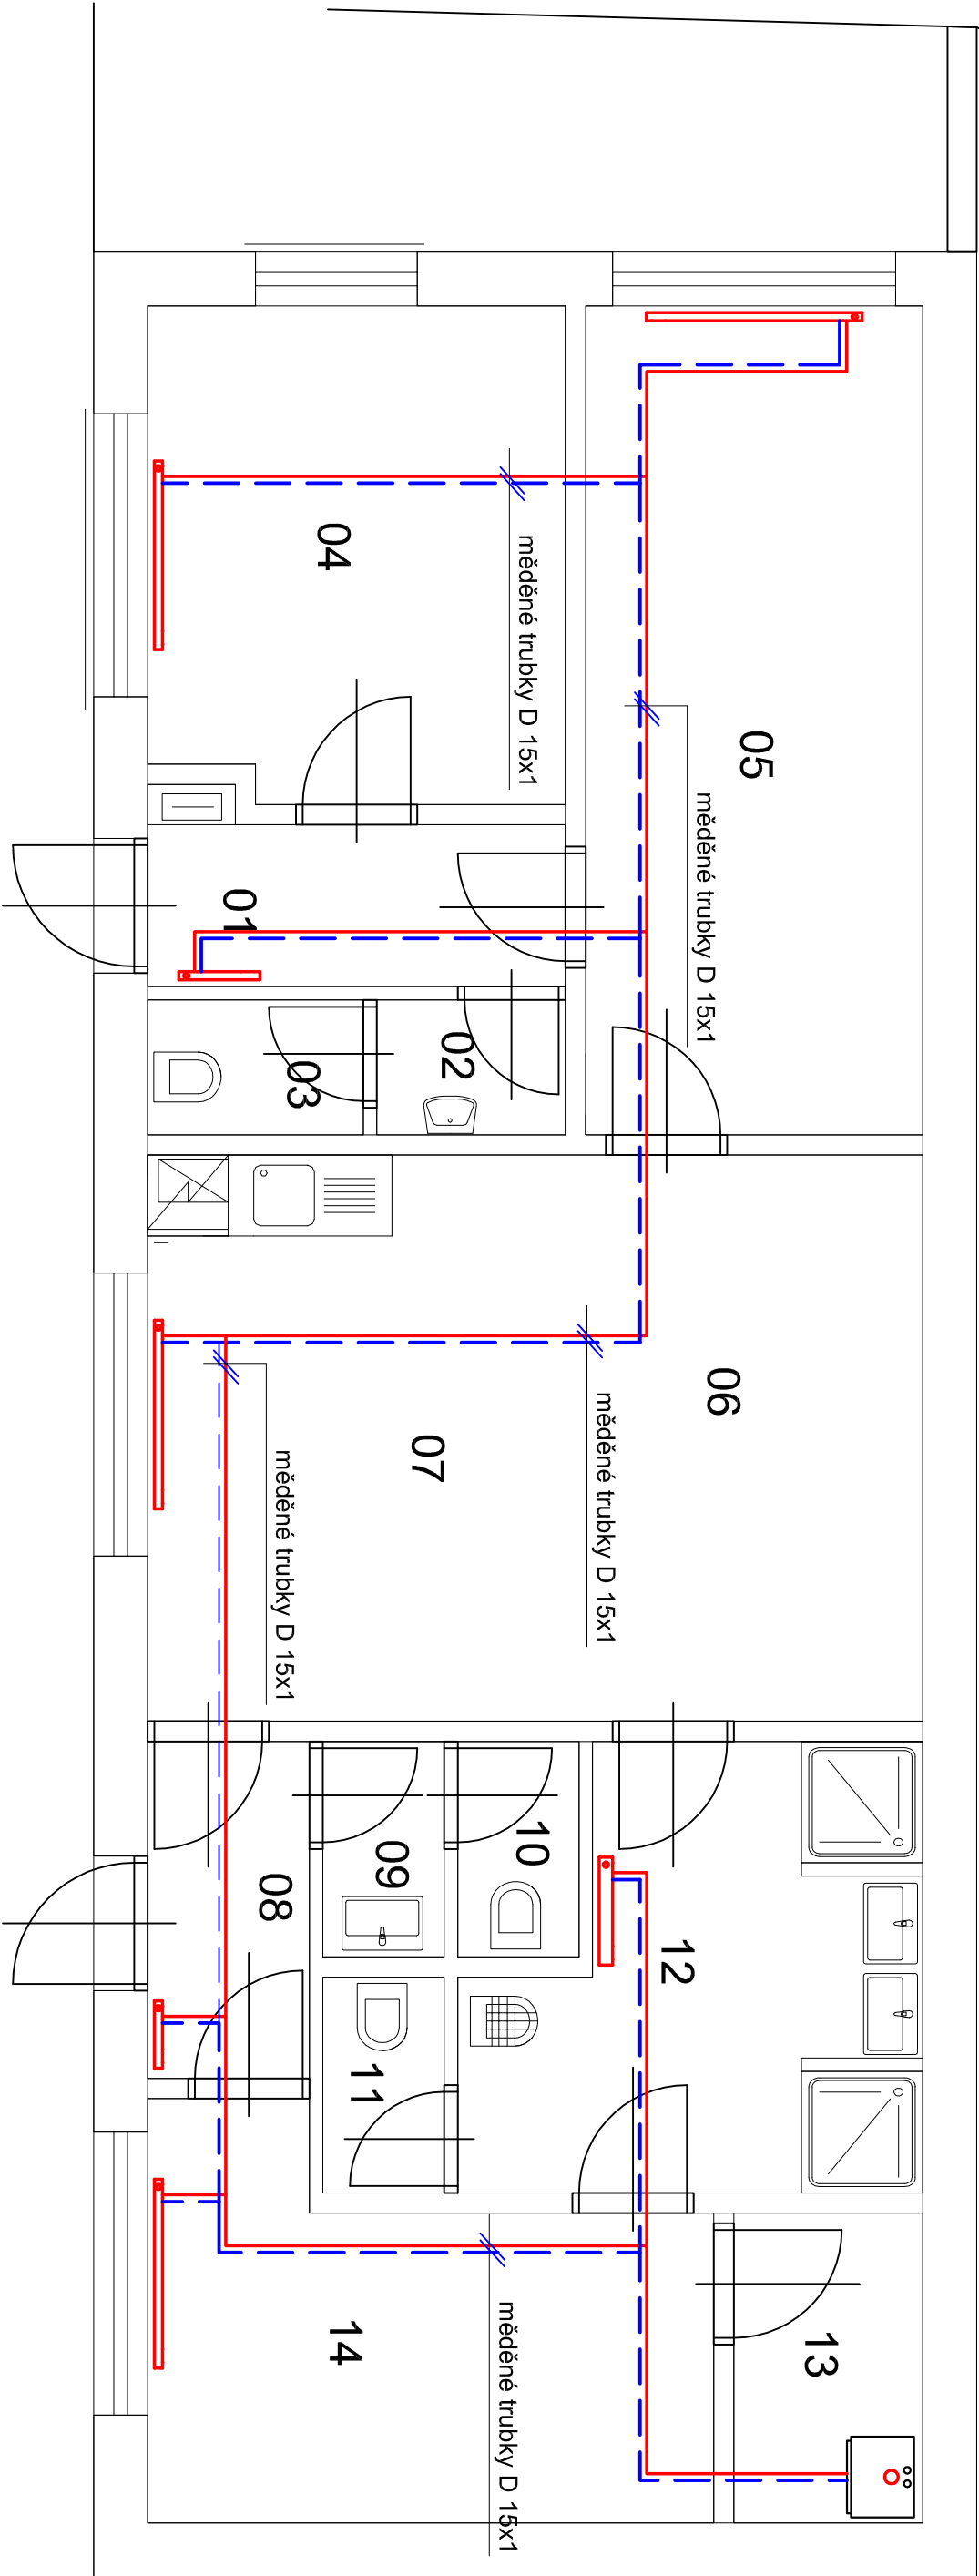


LEGENDA MÍSTNOSTÍ

Číslo místn.	Název místnosti	Plocha m²
01	CHODBA	3,72
02	PŘEDSÍŇ, UMYVADLO	1,40
03	WC	1,60
04	KANCELAŘ	11,47
05	KANCELAŘ	15,35
06	ČISTÁ ŠATNA	9,66
07	DENNÍ MÍSTNOST	14,50
08	CHODBA	3,00
09	PŘEDSÍŇ, UMYVADLO	1,44
10	WC	1,44
11	WC	1,44
12	HYGIENICKÉ ZÁZEMÍ	9,81
13	SUŠÁRNA OBLEČENÍ	3,22
14	ŠPINAVÁ ŠATNA	10,68

Otopné těleso panelové 10 VK výška/délka 500/400 mm
Otopné těleso panelové 10 VK výška/délka 500/500 mm
Otopné těleso panelové 10 VK výška/délka 500/600 mm
Otopné těleso panelové 11 VK výška/délka 500/1400 mm
Otopné těleso panelové 21 VK výška/délka 500/700 mm
Otopné těleso panelové 21 VK výška/délka 500/1400 mm
Otopné těleso panelové 22 VK výška/délka 500/1800 mm
Otopné těleso trubkové KLC 1500/600

DESKOVÁ OTOPNÁ TĚLESA
ROZVODY VEDENÝ V TEPELNÉ IZOLACI PODLAH

HLAVNÍ PROJEKTANT: Ing. Zdeněk Hynčička	VYPRACOVAL: Ing. Zdeněk Penák	<div> Dražba certifikátu ISO 9001:2009 ECOTERM Svatopetrská 11, 617 00 Brno tel.: 545 233 546 e-mail: info@ecoterm.cz www.ecoterm.cz</div>
INVESTOR: Vězeňská služba ČR, Soudní 1672/1a, 140 67 Praha 4		
NÁZEV ZAKÁZKY: Vázební věznice a ústav pro výkon zabezpečovací detence Brno, Jihlavská 12, 601 29 Brno		
PROJEKT: Vázební věznice a ústav pro výkon zabezpečovací detence Brno, Jihlavská 12, 601 29 Brno		
ZAŘÍZENÍ PRO VYTÁPĚNÍ STAVBY		ZAKÁZKA Č.: T5-15-23
DOKUMENT (VÝKRES):		DATUM: 09/2016
PŮDORYS		STUPEŇ: DPS
		MĚŘÍTKO: 1:50
		PARÉ: Č. VÝKRESU / REVIZE: UT-01