



PŮDORYS 6.NP

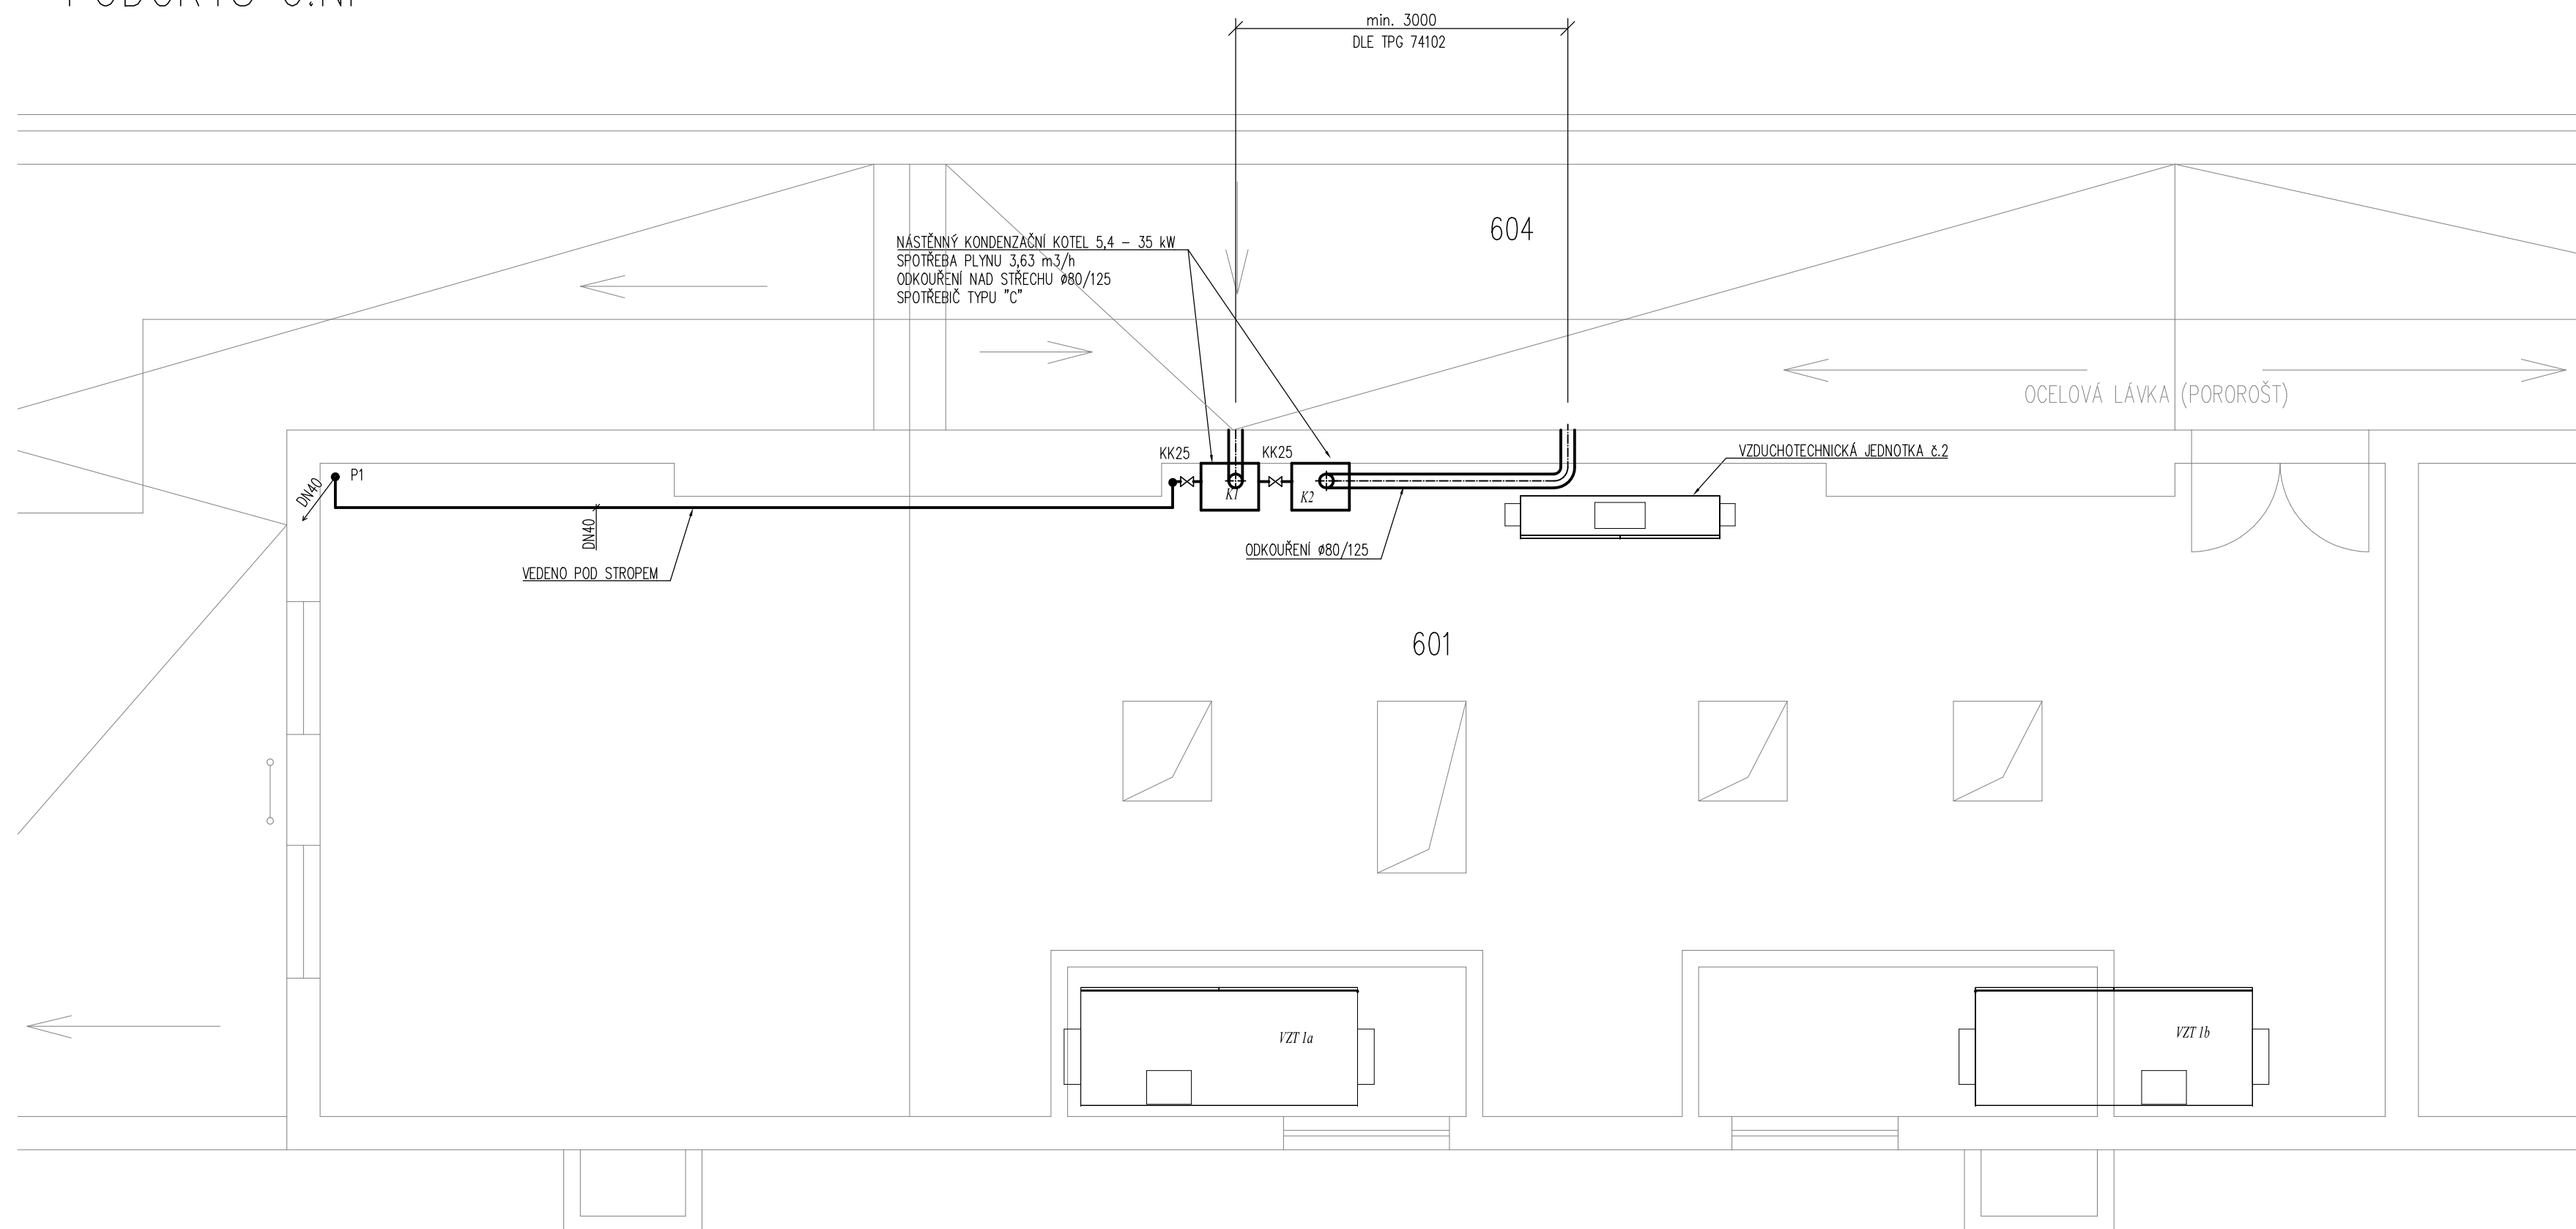

LEGENDA:


| ODKAZ | Ú Č E L M Í S T N O S T I | PLOCHA v m ² |
|-------|------------------------------|----------------------------|
| 601 | STROJOVNA VZDUCHOTECHN. | 101,60 |
| 604 | STŘECHA | 224,88 |

PŮDORYS ŘEZ

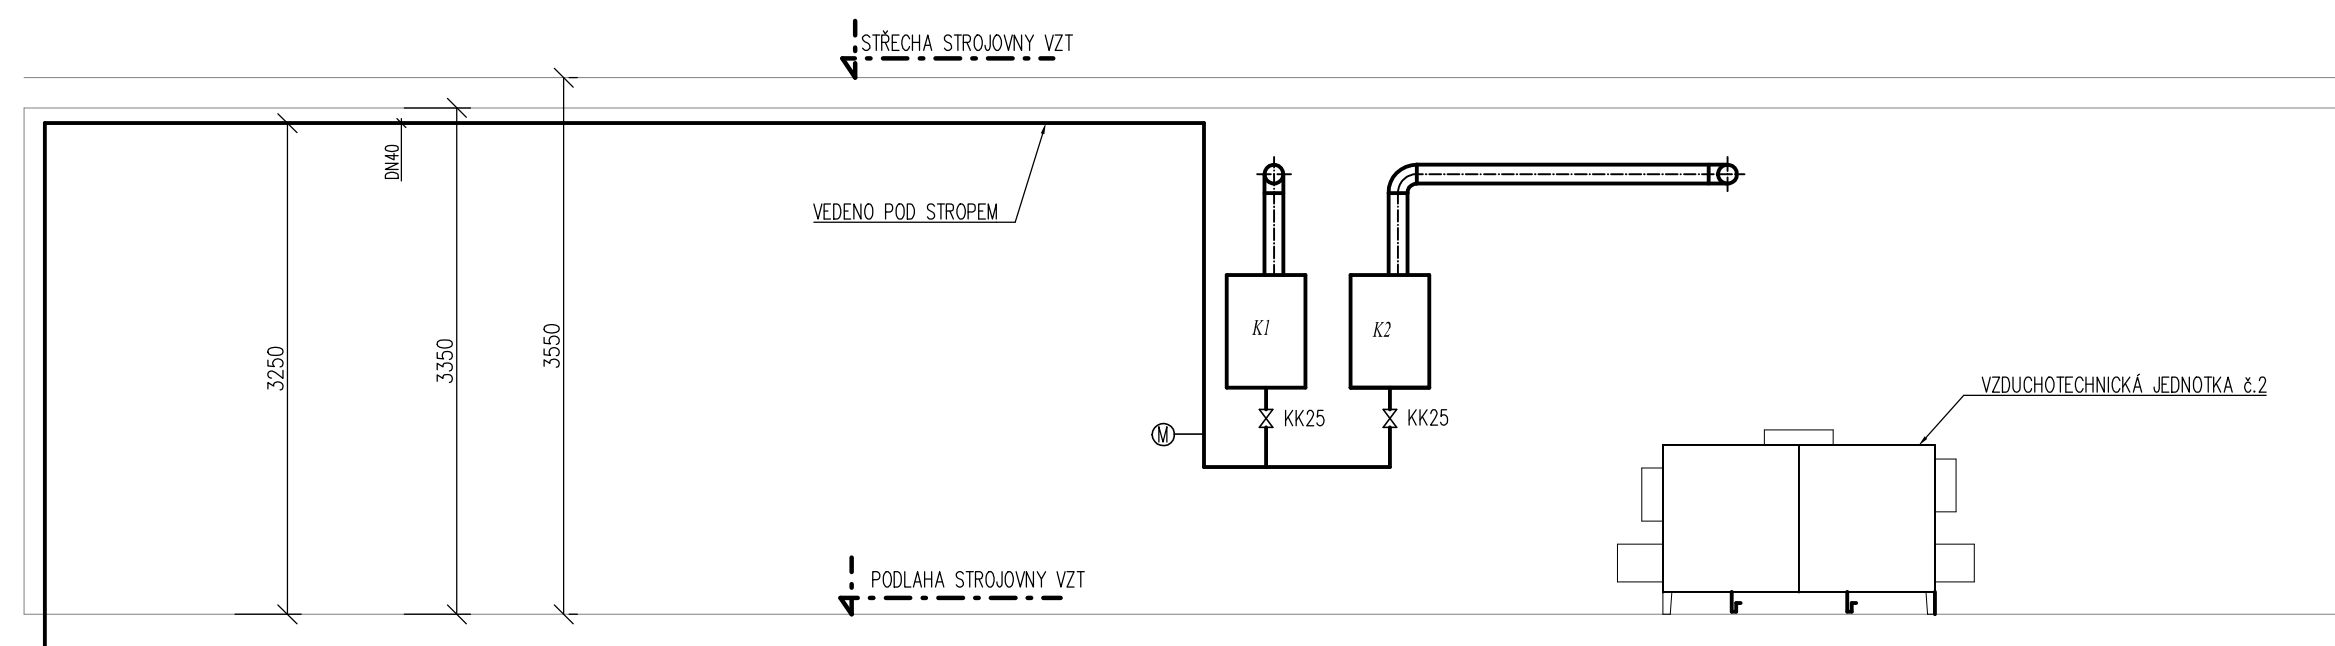

LEGENDA :

- NTL PLYNOVOD
K1, K2 - ZÁVĚSNÝ KONDENZAČNÍ PLYNOVÝ KOTEL 35 kW turbo „C“
VZT 1a - VZDUCHOTECHNICKÁ JEDNOTKA
VZT 1b - VZDUCHOTECHNICKÁ JEDNOTKA
M - MANOMETR d100, 0–600 kPa

| | | | | | |
|-------------------|--|---|---------|---------------|----------|
| Investor: | Vězeňská služba ČR Soudní 1672/1a 140 67 Praha 4 | Zpracovatel  DIGITRONIK CZ s. r. o. Šimkova 904, 500 03 Hradec Králové www.digitronik.cz, tzb@digitronik.cz | | | |
| Místo stavby: | VAZEBNÍ VĚZNICE OSTRAVA Havlíčkovo nábřeží 34a; 701 28 Ostrava k.ú.: Moravská Ostrava (713520); p.č. 575/2 | | | | |
| Vedoucí projektu: | Ing. Jan Dinga | Datum: | 12/2017 | | |
| Zodp. projektant: | Ing. Jan Dinga | Stupeň PD: | DPS | | |
| Kreslil: | Daniel Kalousek | Část: | ZTI | | |
| Acce: | OSTRAVA - VZT VĚZEŇSKÁ KUCHYŇ PROJEKTOVÁ DOKUMENTACE | | Paré: | Formát: | A2 |
| Obsah: | PLYNOVOD - PŮDORYS 6.NP | | | Měřítko: | 1:50 |
| | | | | Číslo výkresu | D.1.4.E5 |