


PŮDORYS 6.NP

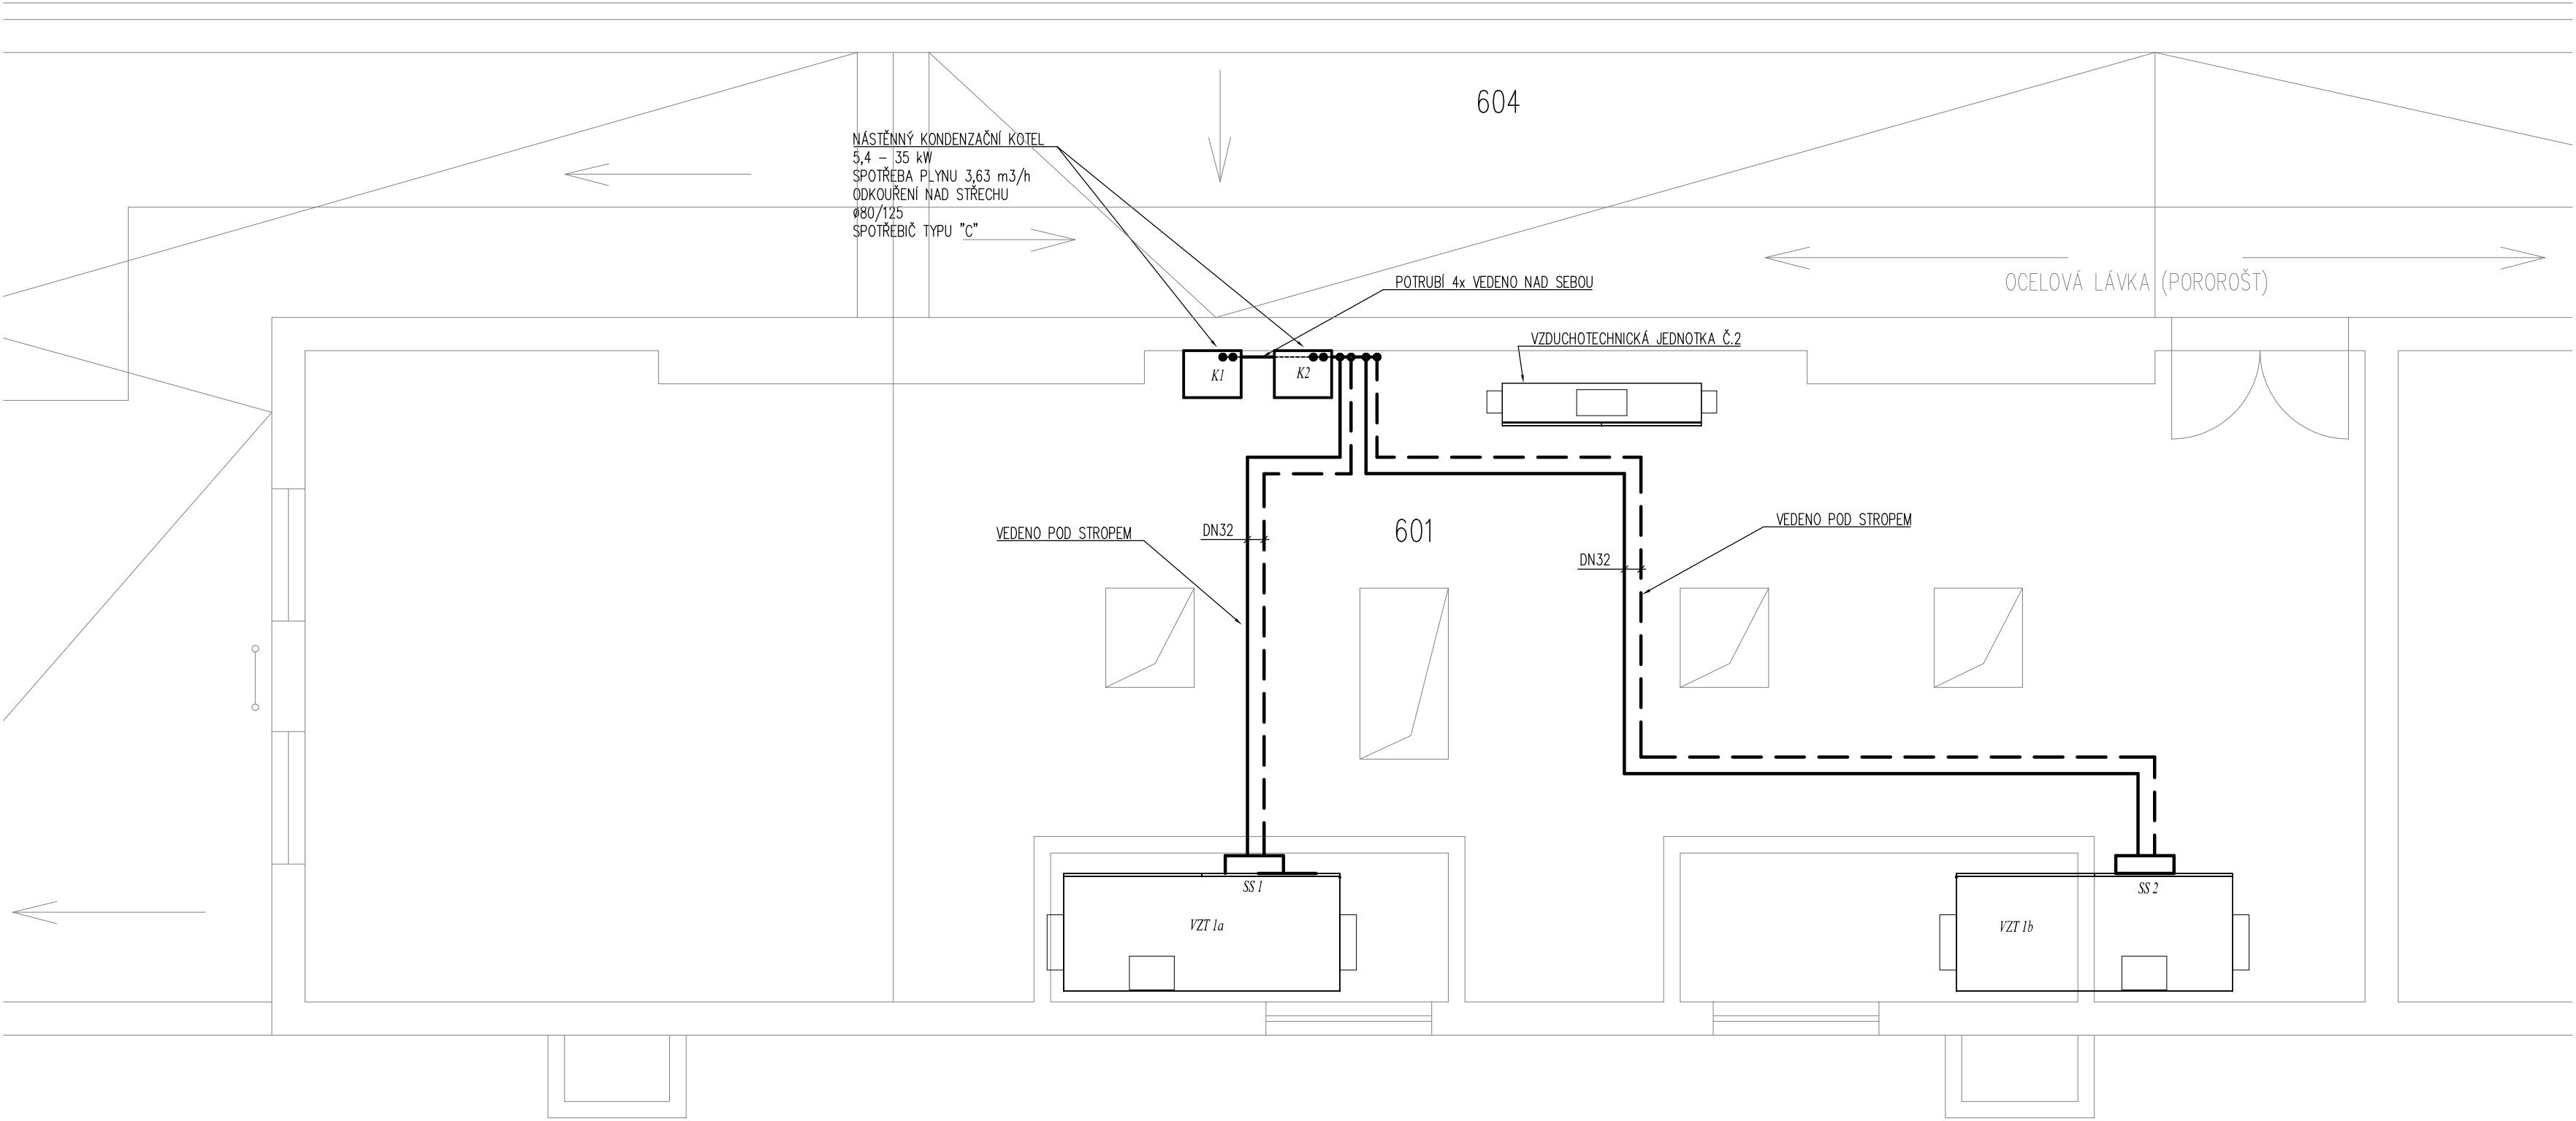


LEGENDA:

ODKAZ	Ú Č E L M Í S T N O S T I	PLOCHA v m ²
601	STROJOVNA VZDUCHOTECHN.	101,60
604	STŘECHA	224,88

LEGENDA :

- PŘÍVODNÍ POTRUBÍ 60°C
— ZPĚTNÉ POTRUBÍ 45°C
K1, K2 - ZÁVĚSNÝ KONDENZAČNÍ PLYNOVÝ KOTEL 35 kW turbo „C“
VZT 1a - VZDUCHOTECHNICKÁ JEDNOTKA
VZT 1b - VZDUCHOTECHNICKÁ JEDNOTKA
SS - SMĚŠOVACÍ SESTAVA – DODÁVKA VZT – VIZ ČÁST VZT

Investor: Vězeňská služba ČR Soudní 1672/1a 140 67 Praha 4		Zpracovatel: 	
Místo stavby: VAZEBNÍ VĚZNICE OSTRAVA Havlíčkovo nábřeží 34a; 701 28 Ostrava k.ú.: Moravská Ostrava (713520); p.č. 575/2		DIGITRONIC CZ s. r. o. Šimkova 904, 500 03 Hradec Králové www.digitronic.cz, tzb@digitronic.cz	
Vedoucí projekt: Ing. Jan Dinga		Datum: 12/2017	
Zodp. projektant: Ing. Jan Dinga		Stupeň PD: DPS	
Kreslí: Daniel Kalousek		Část: VYTÁPĚNÍ	
Akce: OSTRAVA - VZT VĚZEŇSKÁ KUCHYŇ PROJEKTOVÁ DOKUMENTACE		Paré:	Formát: A2
Obsah: VYTÁPĚNÍ - PŮDORYS 6.NP			Měřítko: 1:50
			Číslo výkresu D.1.4.A3