



OZNAČENÍ	NÁZEV MÍSTNOSTI
26	Kancelář
27	Kancelář
28	Kancelář
29	Kancelář
30	Kancelář
31	Kancelář
32	Kancelář
33	Kancelář
34	Kancelář
35	Kancelář
36	Kancelář
37	Kancelář
38	Kancelář
39	Kancelář
40	Kancelář
41	Kancelář
42	Kuchyně
43	Archiv
44	WC - ženy
45	Uklídková komora
46	Kancelář
47	Kancelář
48	Kancelář
49	Kancelář
50	Zasedací místnost
52	Schodiště
53	Chodba

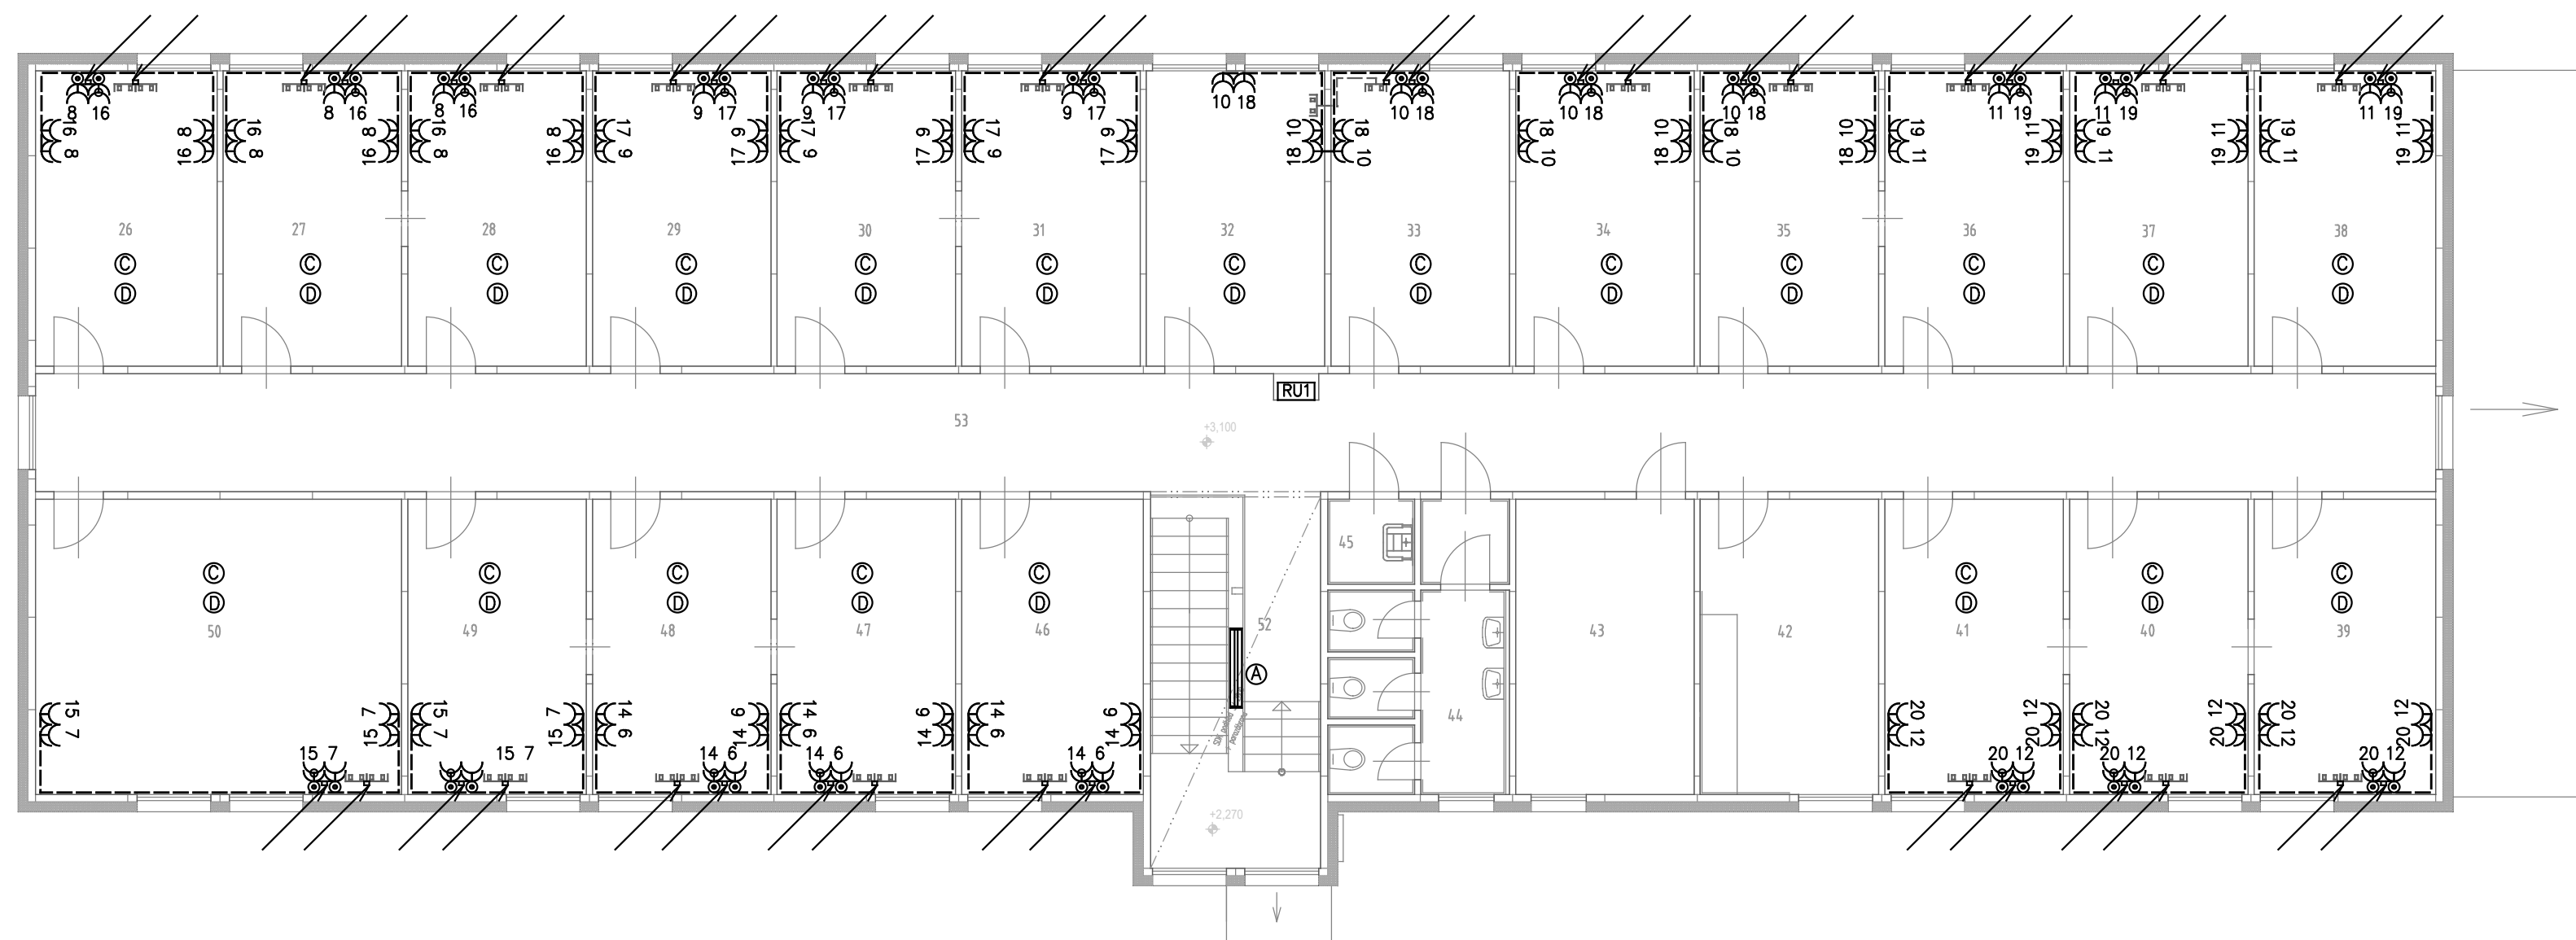

DETAIL ÚPRAVY "D" – typické provedení
(Upravit dle dispozice jednotlivých pracovišť)

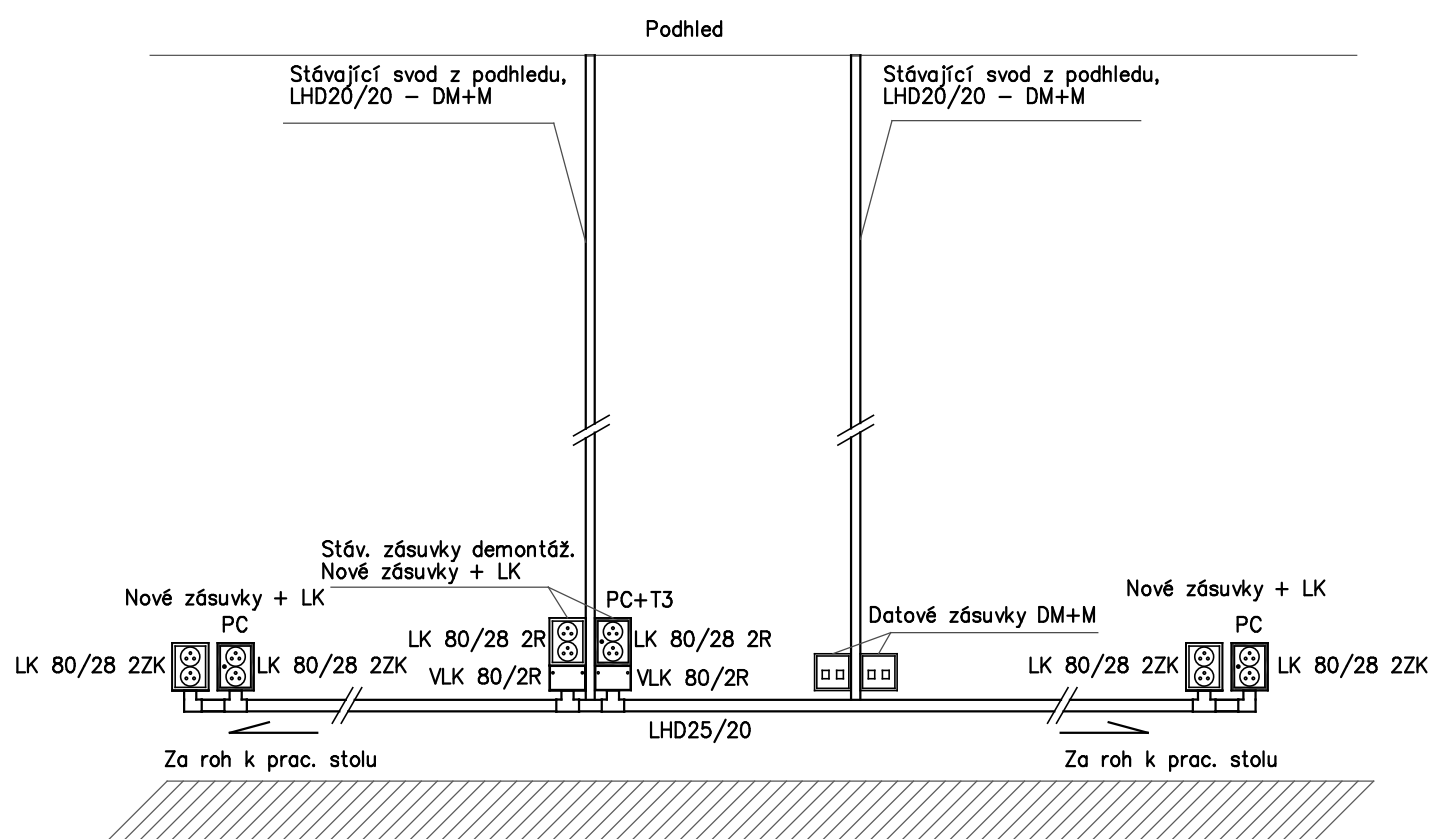

LEGENDA ÚPRAV

- Ⓐ Demontáž a opětovná montáž stropního svítidla
- Ⓑ Demontáž a opětovná montáž kouřového čidla vč. vedení
- Ⓒ Demontáž a opětovná montáž SLP kabelů vč. lišty a datových zásuvek
- Ⓓ Demontáž, opětovná montáž a rozšíření zásuvkové instalace

LEGENDA ZNAČEK

- ⌚ Zásuvka dvojnásobná s přepět. ochr. "T3"
- ⌚ Zásuvka dvojnásobná
- ⌚ Zásuvka datová 2xRJ45

Rx Rozváděč


- ⊙ Krabice, připojovací svorkovnice
- ⌚ Svítidlo zářivkové 2x36W

Trasa vedení

Pokud není uvedeno jinak jsou výšky zásuvek 0,2–0,3m
Číslování obvodů stávající.

ZÁKLADNÍ CHARAKTERISTIKY A OCHRANNÁ OPATŘENÍ JSOU UVEDENY V TECHNICKÉ ZPRÁVĚ

±0,000 = výšková úroveň podlahy přízemí

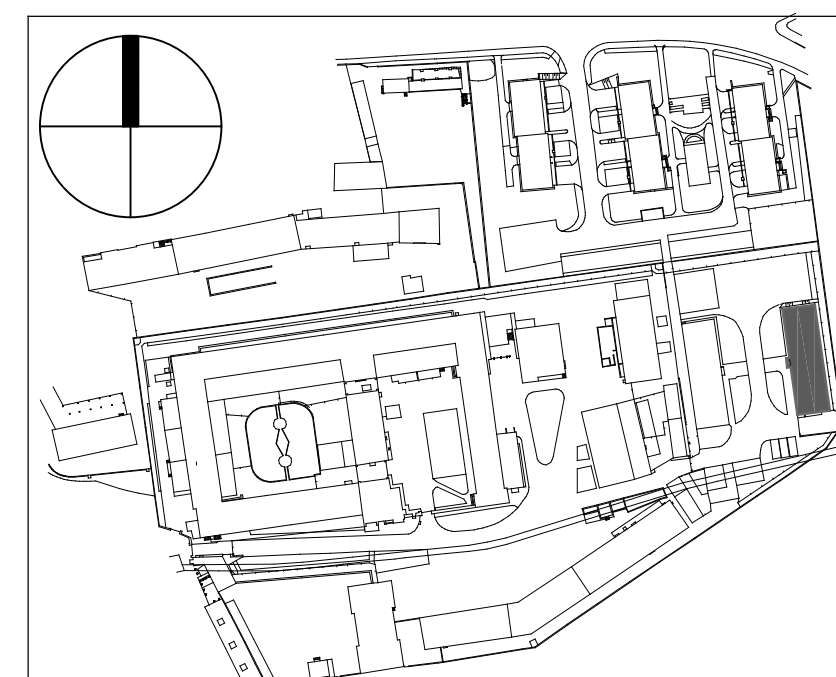

Název: **ODSTRANĚNÍ NEBEZPEČNÝCH MIKROORGANISMŮ A PLISNÍ ZATEPLENÍ PLÁŠTĚ BUDOVY A SANACE VNITŘNÍCH PROSTORŮ**
Vazební věznice Praha - Ruzyně, administrativní budova Z2b

Härtel & Retter
Architektura - Design

Investor: Vazební věznice Praha - Ruzyně, Staré náměstí 3/12, Praha 6

Odpov. projektant: Ing. arch. Ivan Retter

Razítko:

Projektant: Michal Soukup

Vypracoval: Jaroslav Barták

HRAD, spol. s r. o.

Nad Prámskou 895/43, 100 00 Praha 10
IČ: 48539619, DIČ: CZ 48539619
tel. +420 274 783 689, hrad@retter.hartel.cz

Datum: 05/2017

Zakázkové číslo: 2017-07-4

Stupeň proj: DPS Revize: 00

Část PD: **D.1.4.2 - Elektroinstalace silnoproudá**

Měřítko: **1:100**

Obsah: **1. Patro - úpravy elektroinstalace**

Číslo výkresu: Číslo paré:

D.1.4.2.5