


KANALIZACE – PŮDORYS 2NP

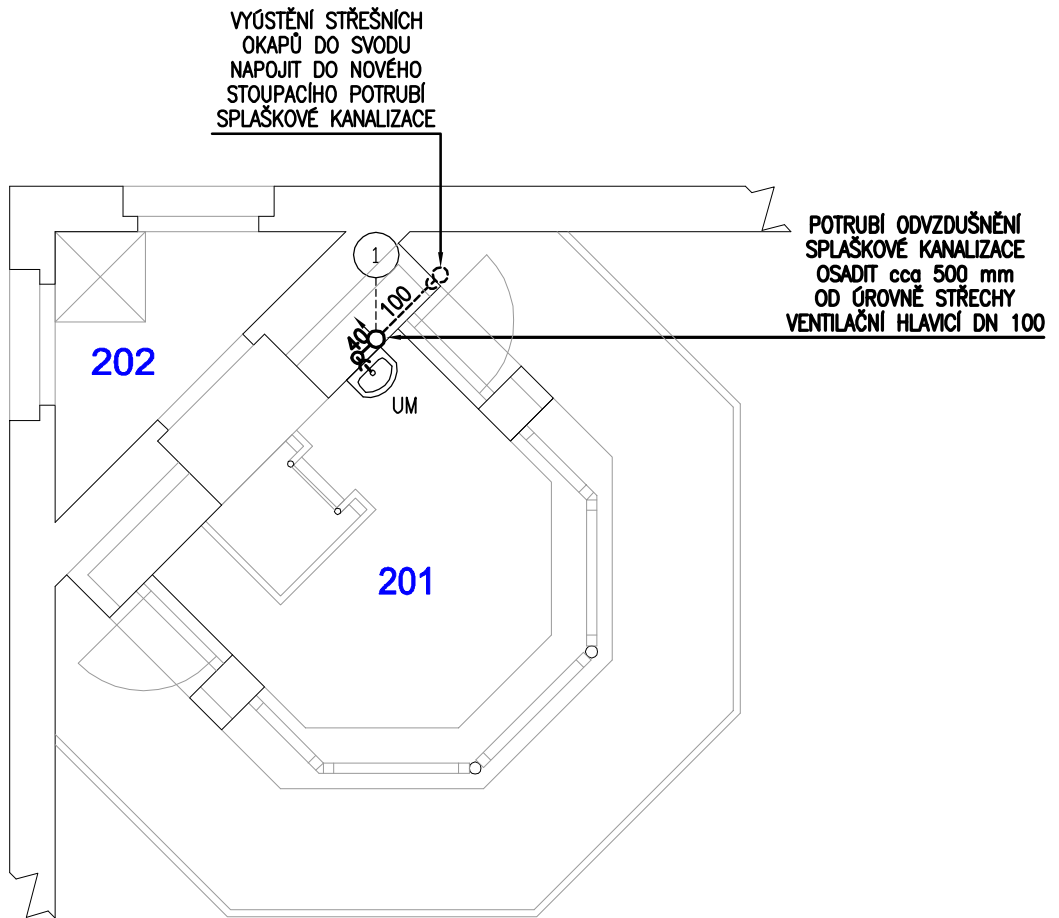

LEGENDA MÍSTNOSTÍ :

Ozn.	Název
201	OSTRAHOVÁ VĚŽ – UMYVÁTKO
202	OSTRAHOVÁ VĚŽ

LEGENDA :

	NOVÉ POTRUBÍ SPLAŠKOVÉ KANALIZACE SYSTÉM KG A HT
	NOVÉ POTRUBÍ DEŠŤOVÉ KANALIZACE
①	NOVÉ STOUPACÍ POTRUBÍ SPLAŠKOVÉ KANALIZACE
UM	UMYVÁTKO KERAMICKÉ + UMYVADLOVÁ ZÁPACHOVÁ UZÁVĚRKA

Karel Matoušek, Husova 310, 417 23 Košťany

Vypracoval : Karel Matoušek		Odpovědný projektant : Karel Matoušek	
ICO 402 35 564	Název akce :	Datum : 01/2018	
	Část :	Měřítko : 1 : 50	
Obsah :	Zařízení zdravotně technických instalací KANALIZACE – PŮDORYS 2NP	Formát : 1xA4	Stupeň: DPS
Stavebník :	Vězeňská služba ČR, Soudní 1672/1a, 140 67 Praha	Číslo výkresu :	2