


HLAVNÍ ŘEZY – NOVÁ TRASA

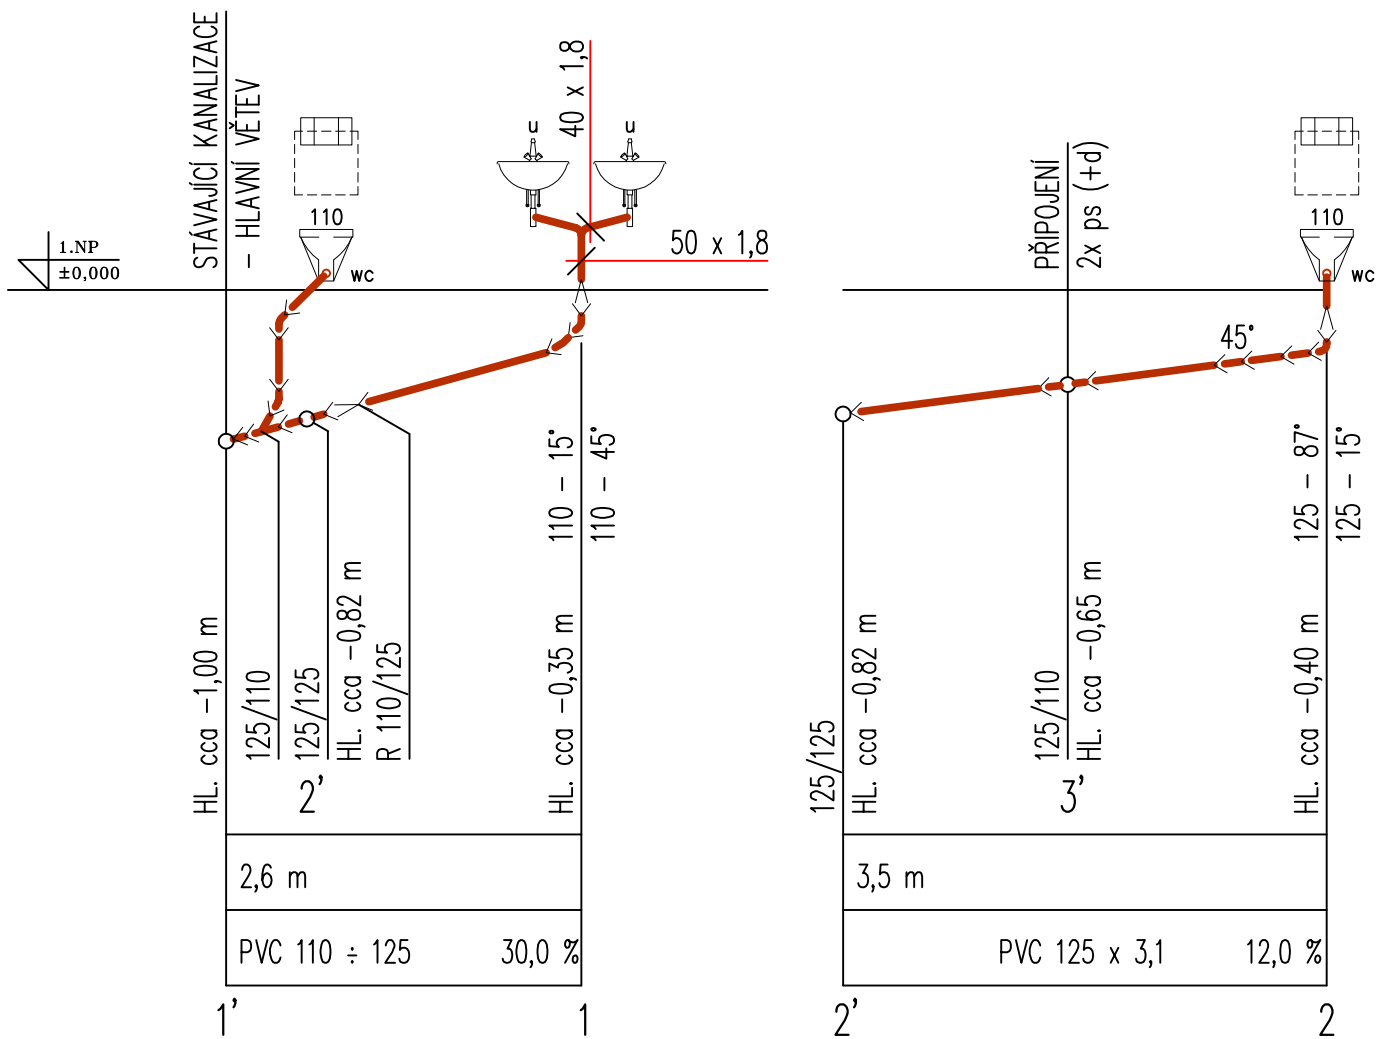

Legenda

wc – závěsný klozet + kompletní splachovací zařízení

u – umyvadlo s otvorem pro baterii

vl – výlevka se zadním rovným odpadem

s – sprcha zděná s podlahovou vpustí

d – stávající dřez v lince

ps – pisoár s vnitřním odpadem a vnitřním přívodem vody
+ automatické splachování

Zodp.projektant :	Vypracoval:	H I P :	Jaroslava NOSKOVÁ Jasná I č. 10 Praha4 – 147 00 IČO:70055815,DIČ:004-515706087 Tel.: 244 46 70 41	
Jar.Nosková	L.Brett	Ing.E.Brettová		
Investor: Vězeňská služba České republiky				
Objekt: Na Veselí 51/1703 objekt spojaři Praha 4–Nusle			Datum: Květen 2018	
			Formát: 3 A4	
			Stupeň: DPS	
			Zak.číslo: 6/2018	
Akce: Oprava WC			Část: Zdravotechnika	
			Měřítko: 1:50	Č.přílohy: 2
Název výkresu: Půdorys 1.N.P. + řezy – kanalizace				