


SOCIÁLNÍ ZÁZEMÍ C

- 01 NOVĚ OSAZENÉ OTOPNÉ TĚLESO RADIK KLASIK TYP 22, 400/400mm
KOTVENO DO STĚNY KONZOLOU STĚNOVOU PRO TYP 22
NOVÉ PŘIPOJOVACÍ POTRUBÍ VEDENO DO STÁVAJÍCÍHO POTRUBÍ VYTÁPĚNÍ - 1ks
- 02 NOVÉ PŘIPOJOVACÍ POTRUBÍ VEDENO VE DRÁŽCE ZDIVA,
dl. 2,5m PŘIPOJENO (PŘIVAŘENO) KE STÁVAJÍCÍMU POTRUBÍ VYTÁPĚNÍ
- 03 NÁTĚR STÁVAJÍCÍHO A NOVĚ VIDITELNÉHO PŘIPOJOVACÍHO POTRUBÍ VYTÁPĚNÍ
BARVA BÍLÁ

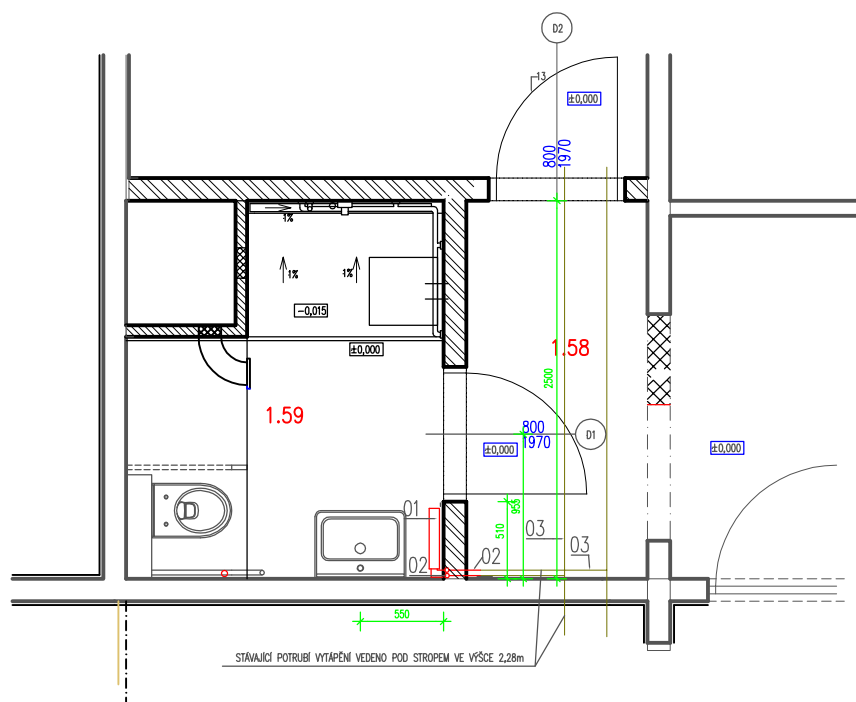

Autorizovaná projekční kancelář		<div>projekt s. r. o.</div> <div>EFEKT</div>		pobočka Beckovského 1882 580 01 Havlíčkův Brod tel./fax: 569 431 005 mobil.: 608 419 357, 604 595 808 efekt.projekt@seznam.cz	
VEDOUcí PROJEKTU : Michal Topolovský		VYPRACOVAL : Hnulíková Dita		KONTROLOVAL : Michal Topolovský	
INVESTOR: Vězeňská služba České Republiky Soudní 1672/1a, 140 67 Praha 4				INVESTOR: říjen 2011	
KRAJ: Vysočina	ST. Ů: Havlíčkův Brod		ZAKÁZKA: 11088		
AKCE: C3/1 UBYTOVNA ODSOUZENÝCH - LŮŽKOVÁ ČÁST ÚPRAVY OBJEKTU C3/1 K BEZBARIÉROVÉMU UŽÍVÁNÍ			STUPEŇ: DSP		PARÉ:
			FORMÁT: A3		
			MĚŘÍTKO: 1:50		
OBSAH: PŮDORYS C - VYTÁPĚNÍ			Č. VÝKRESU: 03		