
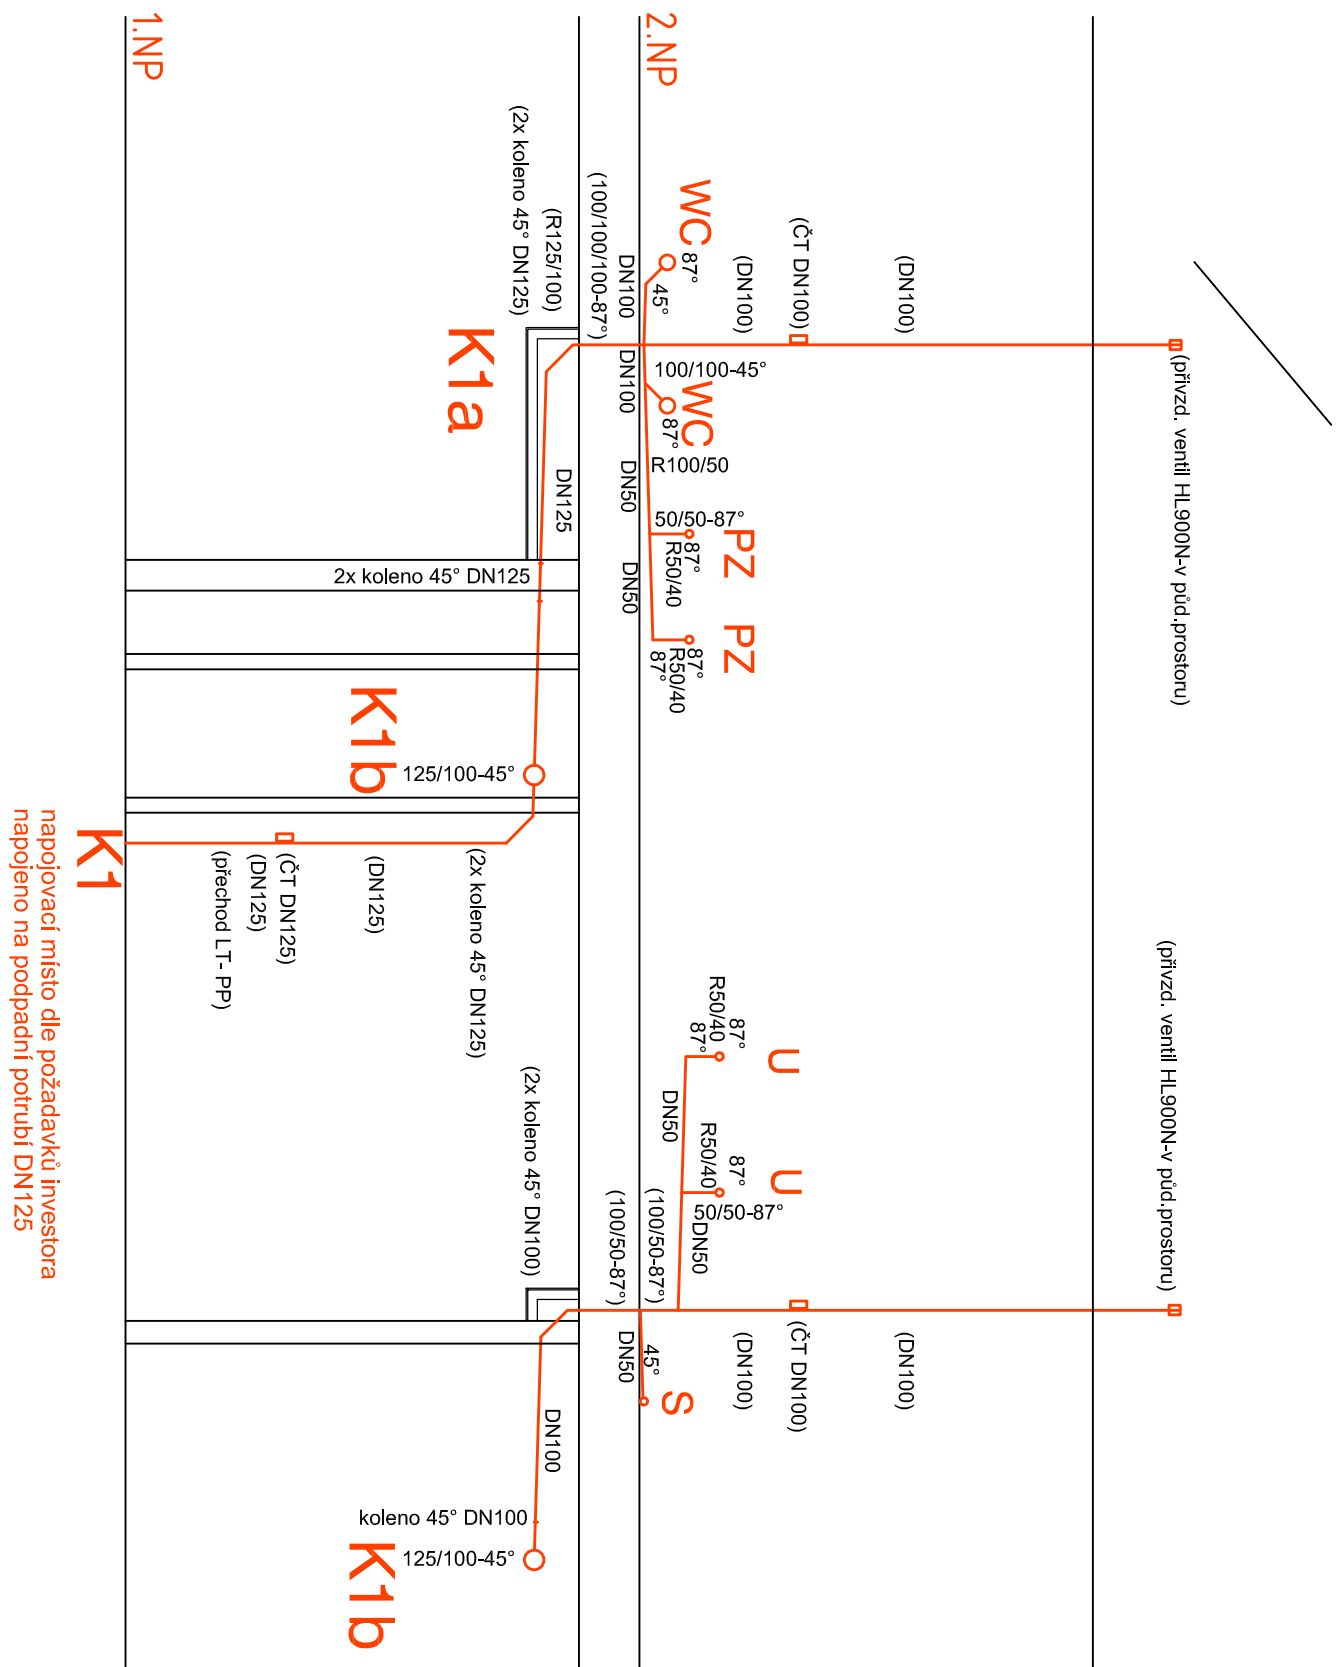


PŮDORYS 1.NP - SCHEMA - NÁPOJOVACÍ MÍSTO NA STÁVAJÍCÍ ROZVODY

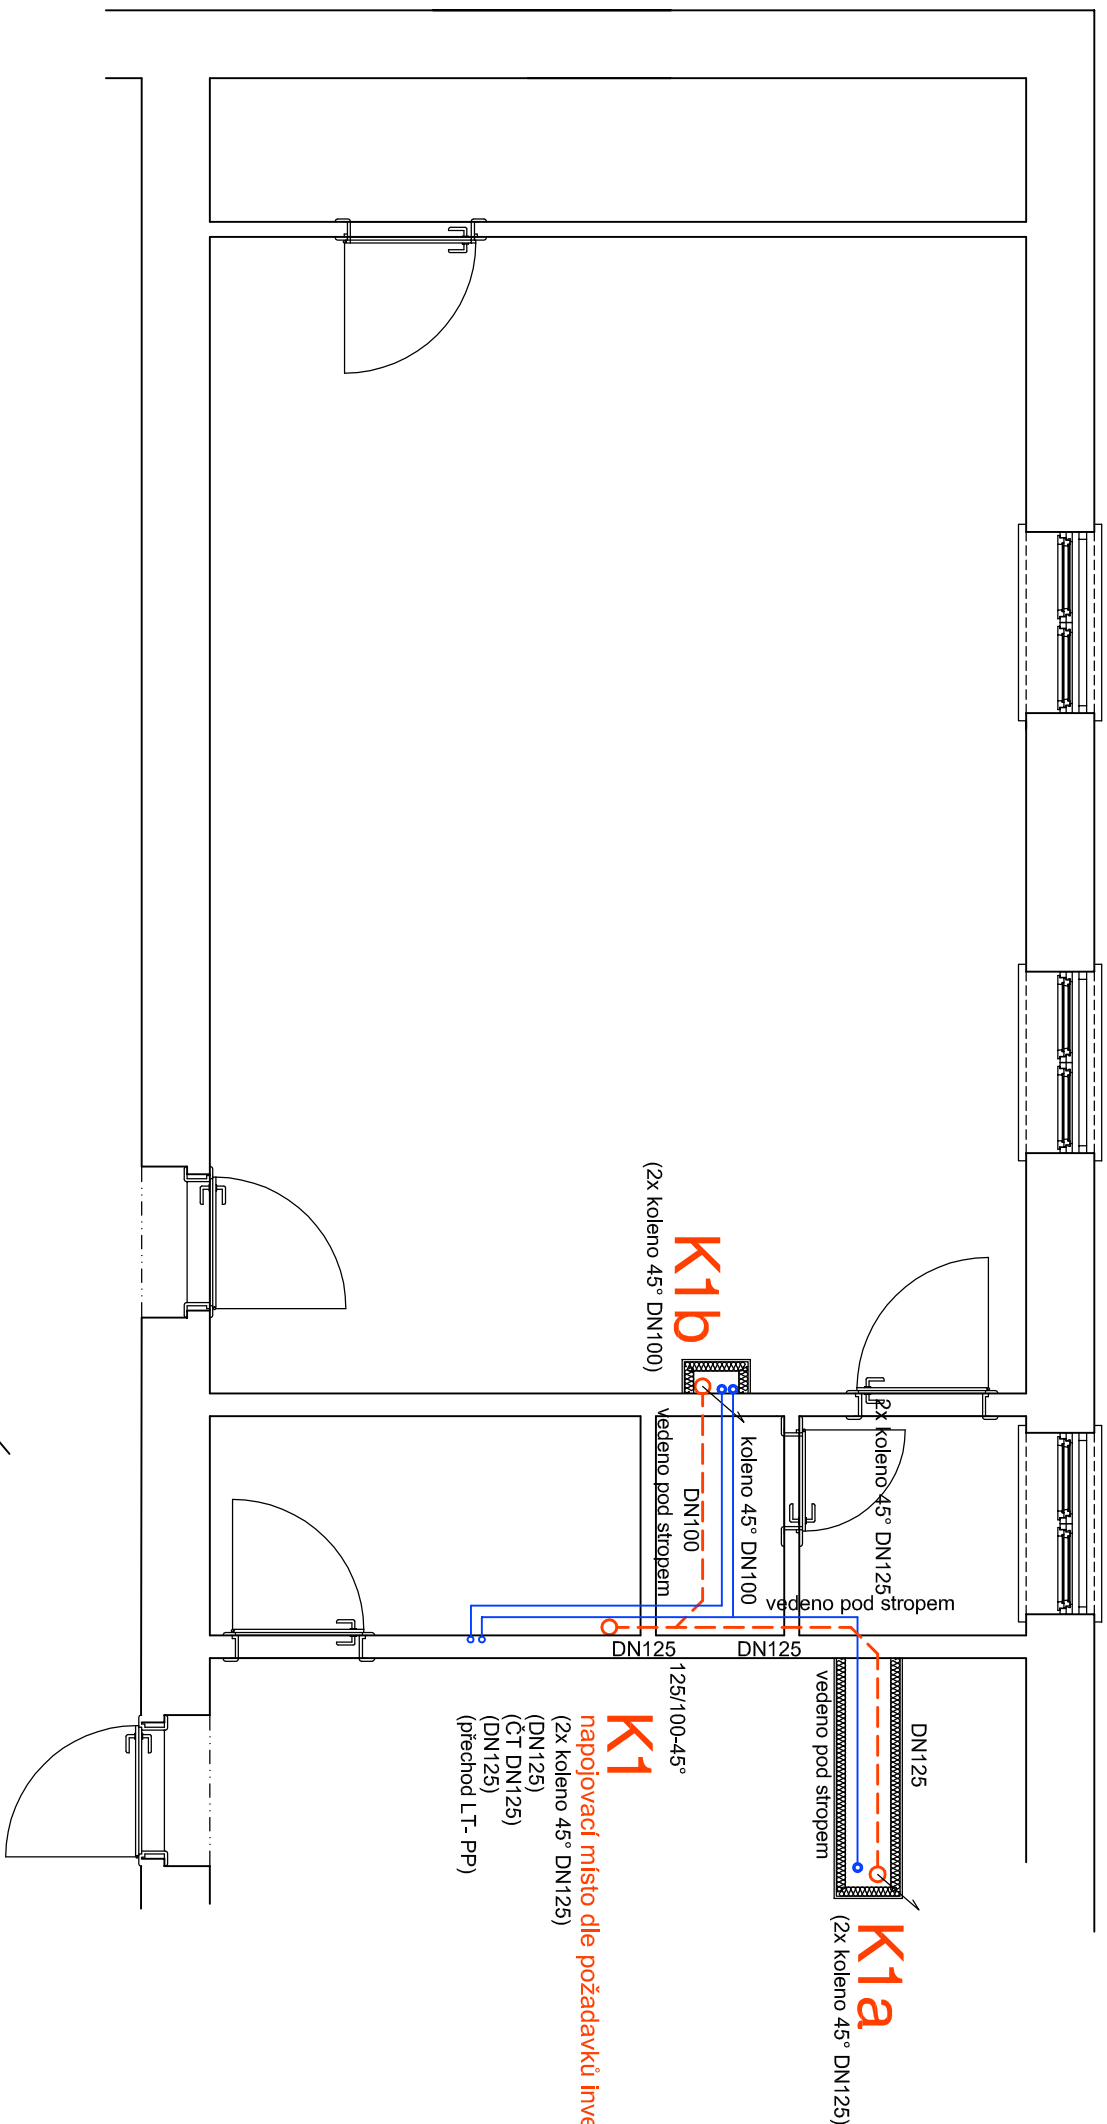

WC -keramická záchodová mísa kombi bílá se zadním odpadem, osové 185mm n.č.p

- zachodové sedátko biele plast
- manžeta pro napojení na kanalizační potrubí DN100
- rohový ventil pochromovaný DN15, os.500mm n.č.p.

-připojovací trubička 3/8"x1/2" délky 300mm

PZ -keramický pisoár bílý, umístěný horní hranou 600mm n.č.p

- zápachová uzávera pískárová biele plast, DN40, os.330mm n.č.p.
- pískarový ventil samouzavírací s čas. spínačom, os.1200mm.n.č.p.

S - sprchová vanička 900x900 bílá smalt

- zápachová uzávěra sprchová plast s nerez odpadním ventilem, 30mm osově n.č.p.
-sprchová nastěnbatérie rozteč 150mm pochromovaná jednopáková s tuhí sprchou a
držákem sprchy, 1150mm n.č.p.

držákem sprchy, 1150mm n.č.p.

keramické umyvadlo bílé š=550mm, umístěné 850mm n.č.p.

umyvadlo s nástěnnou baterií pochromovaná, rozteč 150mm, osové 1150mm n.č.p. zapadliová uzávěra bílá plast DIN40, napojení osové 330mm n.č.p.

—dřez nerez vestavný do kuch. linky


-zapačková uzáveru drezová plast s nerez odpadným ventilom, DN50, osové 450mm n.č.p.
-drezová násten. baterie pochromovaná jednopáková, rozteč 150mm, osové 1150mm n.č.p.

-2x rohový ventil pochromovaný DN15, os.500mm n.c.p

kan.potrubi a tvarovky: HTTP

poznámka:

způsob napojení ZP bude upřesněn dle investorem vybraného typu ZP

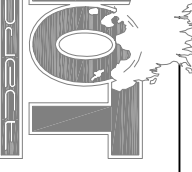

Zodp. projektant	Vypracoval	Kontroloval
Ing. HAČKOVÁ Ivana	HRDLICKÁ Jan	Ing. DVORÁKOVÁ L.

Katastrální území : Vlnáře u Kladr. st.ú.č. 1860/17

akce : Česká republika - Všeobecná služba ČR, Soudní 16721/a, Praha 4

investor :

VINAŘICE - ZŘÍZENÍ ODDILU C

KANALIZACE

vykres : měřítko : 1:50

číslo : 05

datum : 6. x. A4

studen PD : zář. 2011

základkové číslo : SŘ

archivní číslo : H 134 - 11

číslo výkresu : H 134 - 11