
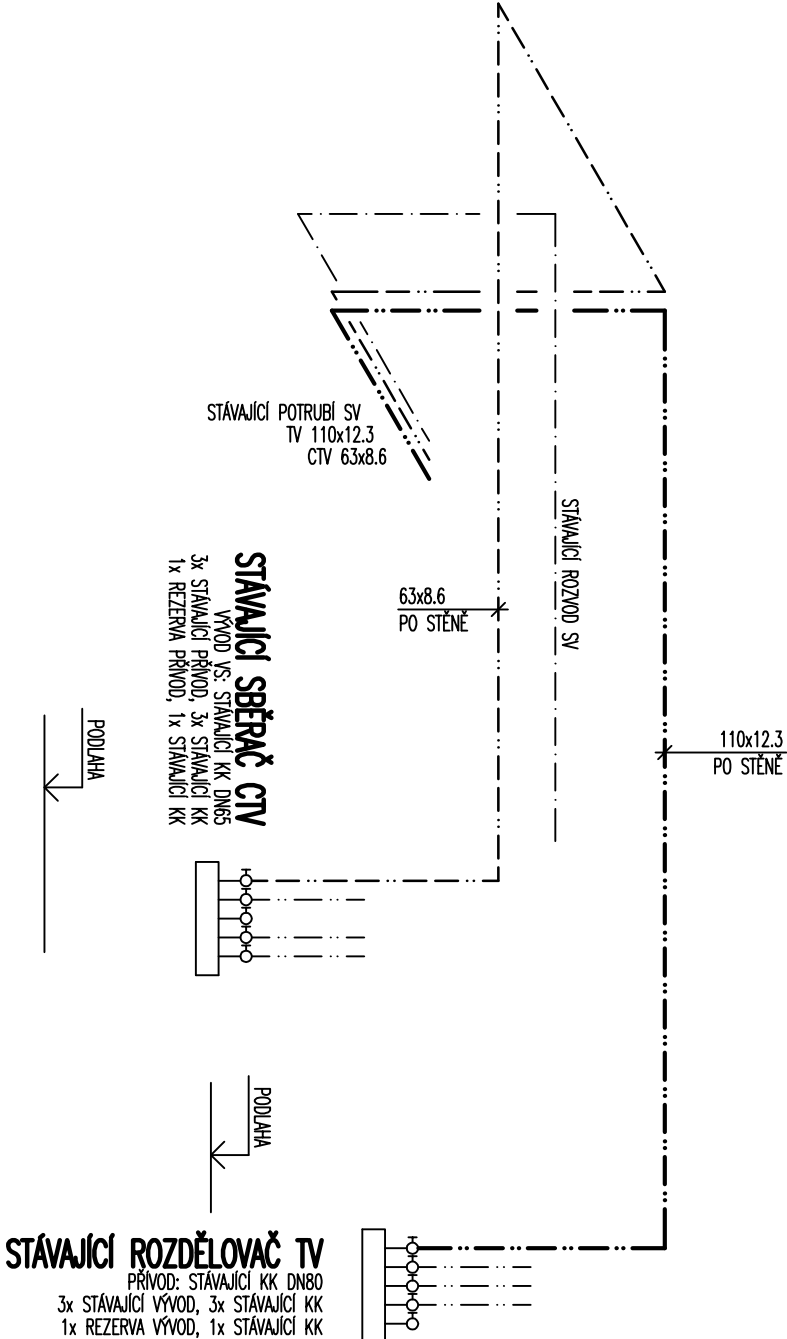


PŮDORYS OBJEKTU č.11

M 1:50

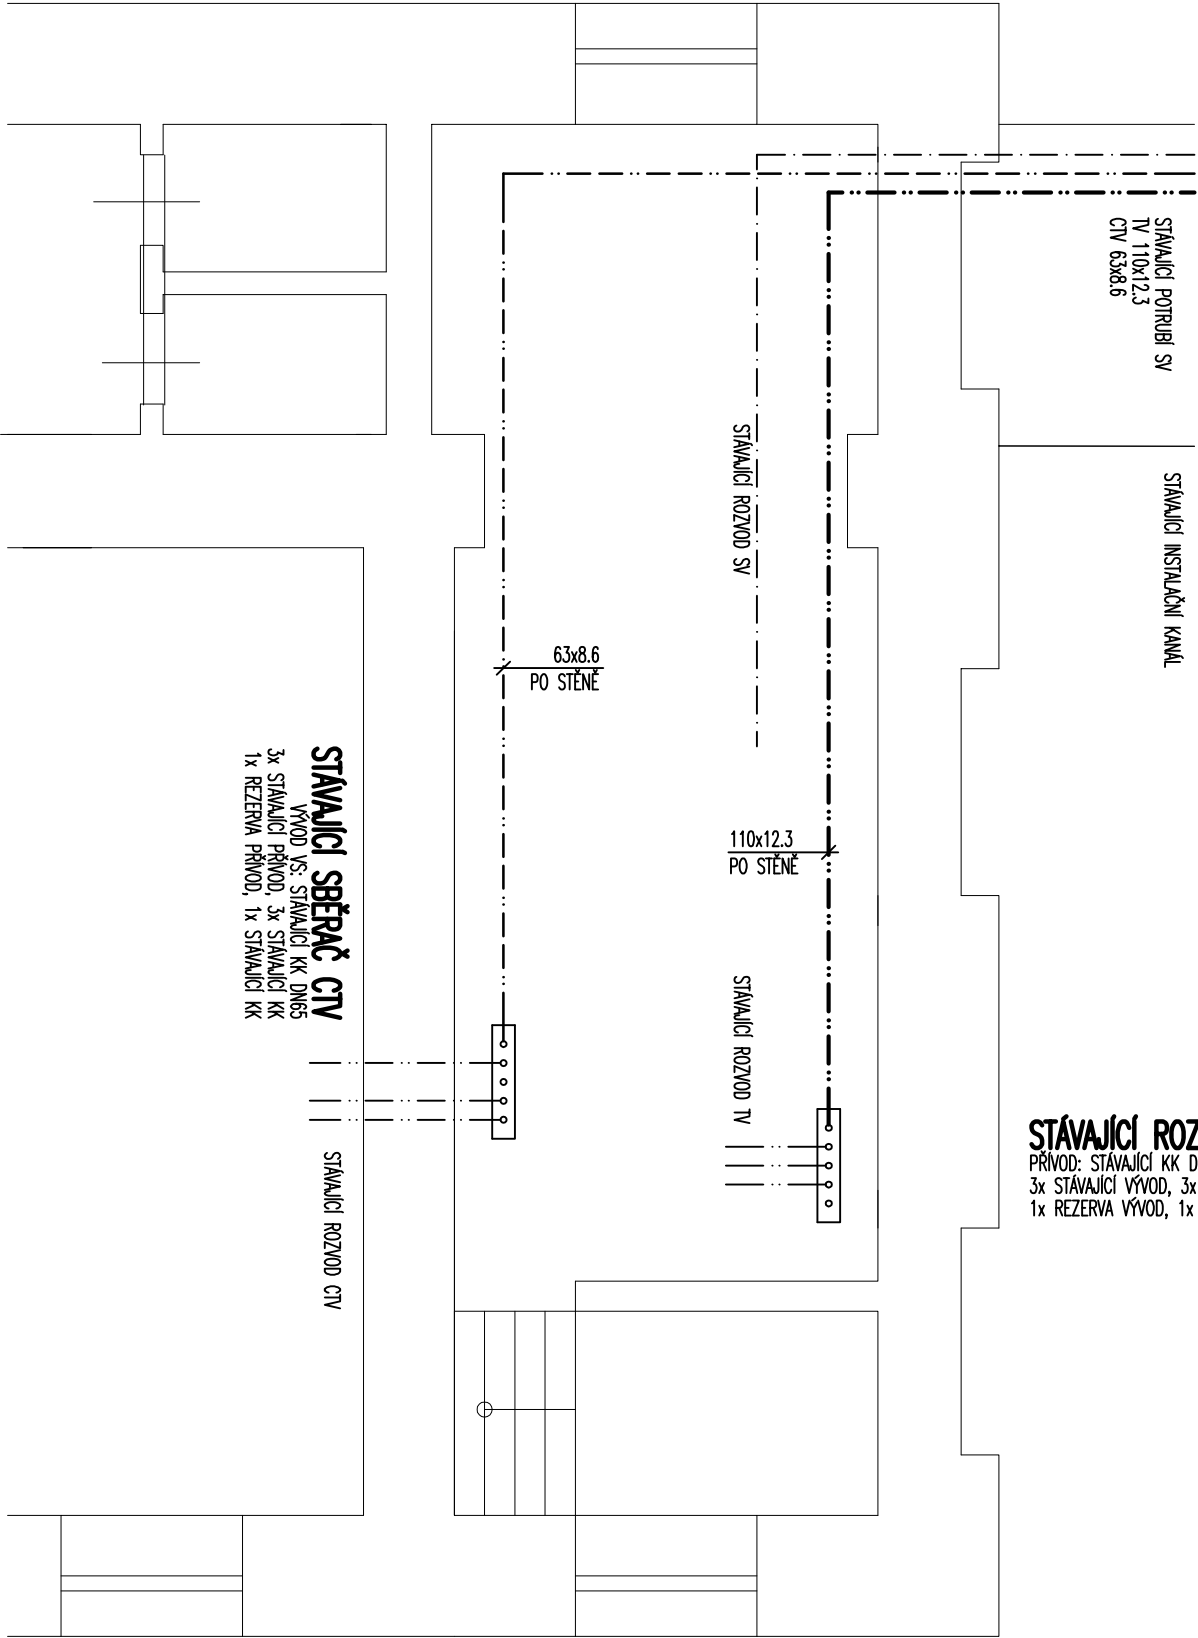

AXONOMETRIE ROZVODU

M 1:50

POKRYV PRO MONTÁŽ:

- VĚŠKERÉ STÁVAJÍCÍ ROZVODY TEPLÉ VODY A CÍRKULACE TEPLÉ VODY BYLY ZNAMOVÁNY ZAMĚŘENÍM NA MÍSTĚ STAVBY. POKUD BUDE V PRŮBĚHU MONTÁŽE ZJIŠTĚNO NEZAMĚŘENÉ POTRUBÍ, BUDE OVĚŘENA JEHO FUNKČNOST, PŘÍPADNĚ NÁSLEDNĚ PŘEPOJENO NA NOVÝ ROZVOD
- PŘED ZAHÁJENÍM MONTÁŽE JE NUTNÁ VZÁJEMNÁ KOORDINACE SE STÁVAJÍCÍM ROZVODY, NUTNO UPRĚSNIT PŘÍPADNÉ POŽADAVKY NA PROVÁDĚNÍ, ODSOUHLASENÍ PŘÍPADNÝCH ZMĚN VE VEDENÍ JEDNOTLIVÝCH TRÁS (SMĚROVÝCH I VÝŠKOVÝCH) ČI STANOVIT POŽADAVKY NA JEJICH ÚPRAVY. BEZ ODSOUHLASENÍ TRASOVÁNÍ ROZVODŮ A POSTUPU MONTÁŽE NENÍ ŽÁDOUCÍ PRÁCE ZAHÁJIT.
- SOUČÁSTI DODÁVKY JEDNOTLIVÝCH PROFESÍ JE VĚŠKERÝ ZÁVĚSNÝ A POPŮRNÝ SYSTÉM, DODAVATELÉ JSOU POVINNI TYTO NÁKLADY ZOHLEDNIT V RÁMCI CENOVÉ NABÍDKY.
- SOUČÁSTI DODÁVKY JE ZHOOTOVENÍ PROSTUPŮ DO PRŮMĚRU 100mm DO STĚN JÁDROVÝM VRTÁKEM (ZDĚNÝCH I BETONOVÝCH) TLOUŠŤKY DO 300mm, TYTO PROSTUPY NEJSOU ZAKRESLENÉ A JE NUTNÉ, ABY S NIMI DODAVATELÉ V RÁMCI CENOVÉ NABÍDKY POČÍTALI.
- SOUČÁSTI DODÁVKY JE PROVEDENÍ POŽÁRNÍCH UCPÁNEK ATESTOVANÝM SYSTÉMEM S ODOLOUŠTÍ DLE PRŘ

LEGENDA :

- STÁVAJÍCÍ ROZVOD STUDENÉ VODY
- NOVÝ ROZVOD TEPLÉ VODY
- NOVÝ ROZVOD CÍRKULACE TEPLÉ VODY
- STÁVAJÍCÍ ROZVODY TEPLÉ VODY A CÍRKULACE TV

INVESTOR:		AUTORIZOVAL:	
VĚZEŇSKÁ SLUŽBA ČESKÉ REPUBLIKY VÁZEBNÍ VĚZNICE PRAHA – PANKRÁČ SODNÍ 1672/1o, 140 67 PRAHA 4		ING. ZDENĚK SADILEK ZPRACOVAL: ING. ZDENĚK SADILEK 	
AKCE: VÝMĚNA LEŽATÝCH ROZVODŮ TEPLÉ VODY V AREÁLU VV PANKRÁČ AREÁL VÁZEBNÍ VĚZNICE PRAHA - PANKRÁČ			
VÝKRES: OBJEKT č.11 - půdorys, axonometrie rozvodu		 Ing. Zdeněk Sadilek 252 82 Hornoměřice Krátká 460	
MĚŘÍTKO: 1:50		F A4	
		2	
		VÝKRES Č: 07	
		DPS	