


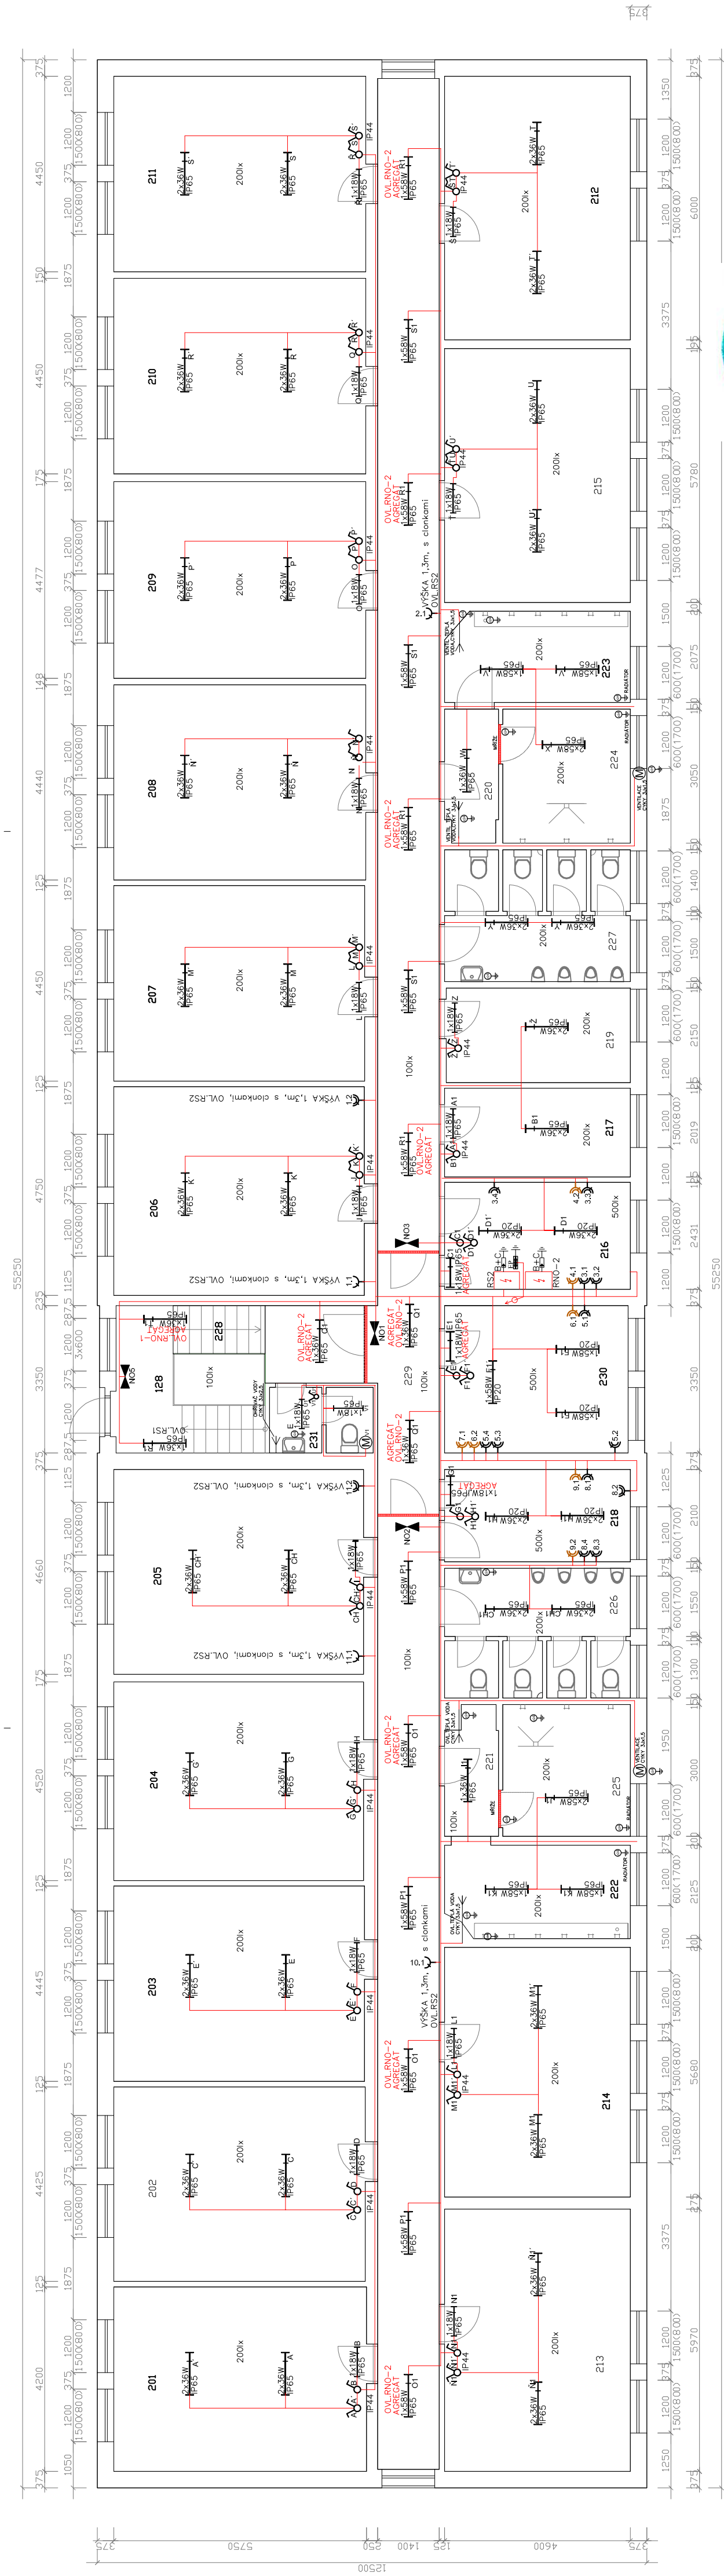

LEGENDA

- RS1 / RS2 NOVÝ HLAVNÍ ROZVADĚČ, BĚŽNÉ SÍTĚ
- RNO-1 / RNO-2 NOVÝ HLAVNÍ ROZVADĚČ, ZALOŽNÍ SÍTĚ
- SR402 NOVÁ ROZPOJOVACÍ SKŘÍŇ DO ZDI (4xPOZICE)
- STÁV. ROZP.SKŘÍŇ (ZÁLOHOVANÁ SÍŤ)
- EPI EKVIPOTENCIÁLOVÁ PŘIPOJNICE (HOP)
- NOUZOVÉ SVÍTLIDLO 1x22W S VLASTNÍM ZDROJEM 1h
- ZÁŘÍVKOVÉ SVÍTLIDLO 1x58W, IP65, 230V
- JEDNOPÓLOVÝ VYPÍNAČ č.1 250V/10A,IP44

- SÉRIOVÝ VYPÍNAČ č.5 250V/10A,IP44
- KABELOVÝ VÝVOD
- JEDNONÁSOBNÁ ZÁSUVKA 250V/16A, IP20
- DVOUZÁSUVKA 250V/16A, IP20, BĚŽNÁ SÍŤ
- DVOUZÁSUVKA HNĚDÁ 250V/16A, IP20, ZÁLOHOVANÁ SÍŤ
- ODTAHOVÝ VENTILÁTOR
- BOD UZEMNĚNÍ / OCH.POSPOJOVÁNÍ
- OMEZOVAČ PŘEPĚTÍ NN, B+C
- SVOD VEDENÍ A PROSTUP ZDI
- TRASA KAB.VEDENÍ VE ZDI POD OMITKOU



ODDÍL – E / ODDÍL – F

POZNÁMKY:

NÁVRH OSVĚTLENÍ DLE ČSN EN 12464-1

- 5.1.1–komunikační prostory a chodby 100lx
- 5.1.2–schodiště 100lx
- 5.2.2–odpočívárny 100lx
- 5.2.4–šatny, umývárny, koupelny, toalety 200lx
- 5.3.7.6–obývací pokoje 200lx
- 5.36.25–školní jídelny 200lx
- 5.26.2–kancelář, psaní a čtení 500lx

OBJEKT Č.4 – 2.NP
UBYTOVNA Č.2 – E+F

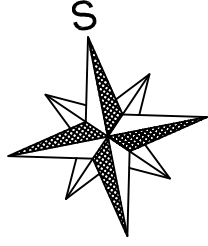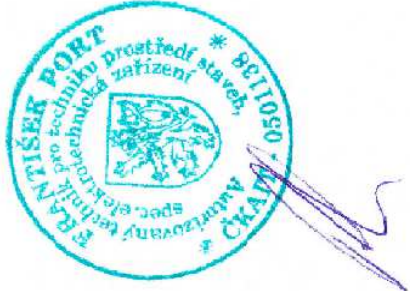

Stavba: Stráž pod Ralskem-oprava elektroinstalace ubytoven odsouzených č.1 a č.2	Typ projektové dokumentace: PROVÁDĚČÍ	
Investor: ČR, Vězeňská služba ČR, Soudní 1672/1a, Praha 14067	Katastrální území: Stráž p.Ral.	
Popis: Rozmístění ei instalace 2.NP, ubytovna č.2, oddíl E + F	Výkres č.: E-02	Formát: 3x A4
Číslo zakázky LAMAL: 15015	Měřítko 1:100	Datum: 16.4.2015
Kreslil: Port František, ČKAIT-0501138, mob.607501462		
LAMAL s.r.o. Pertoltice 72 * 471 24 Mimoň * tel.487863181 * fax 487863182		

Napěťová soustava: 3N/PE stř. 3x400/230V 50Hz TN–C–S
Ochrana před nebezpečným dotykovým napětím: automatickým odpojením od zdroje
doplněna: ochranným pospojováním, chráničem s vybavovacím proudem 0,03A