


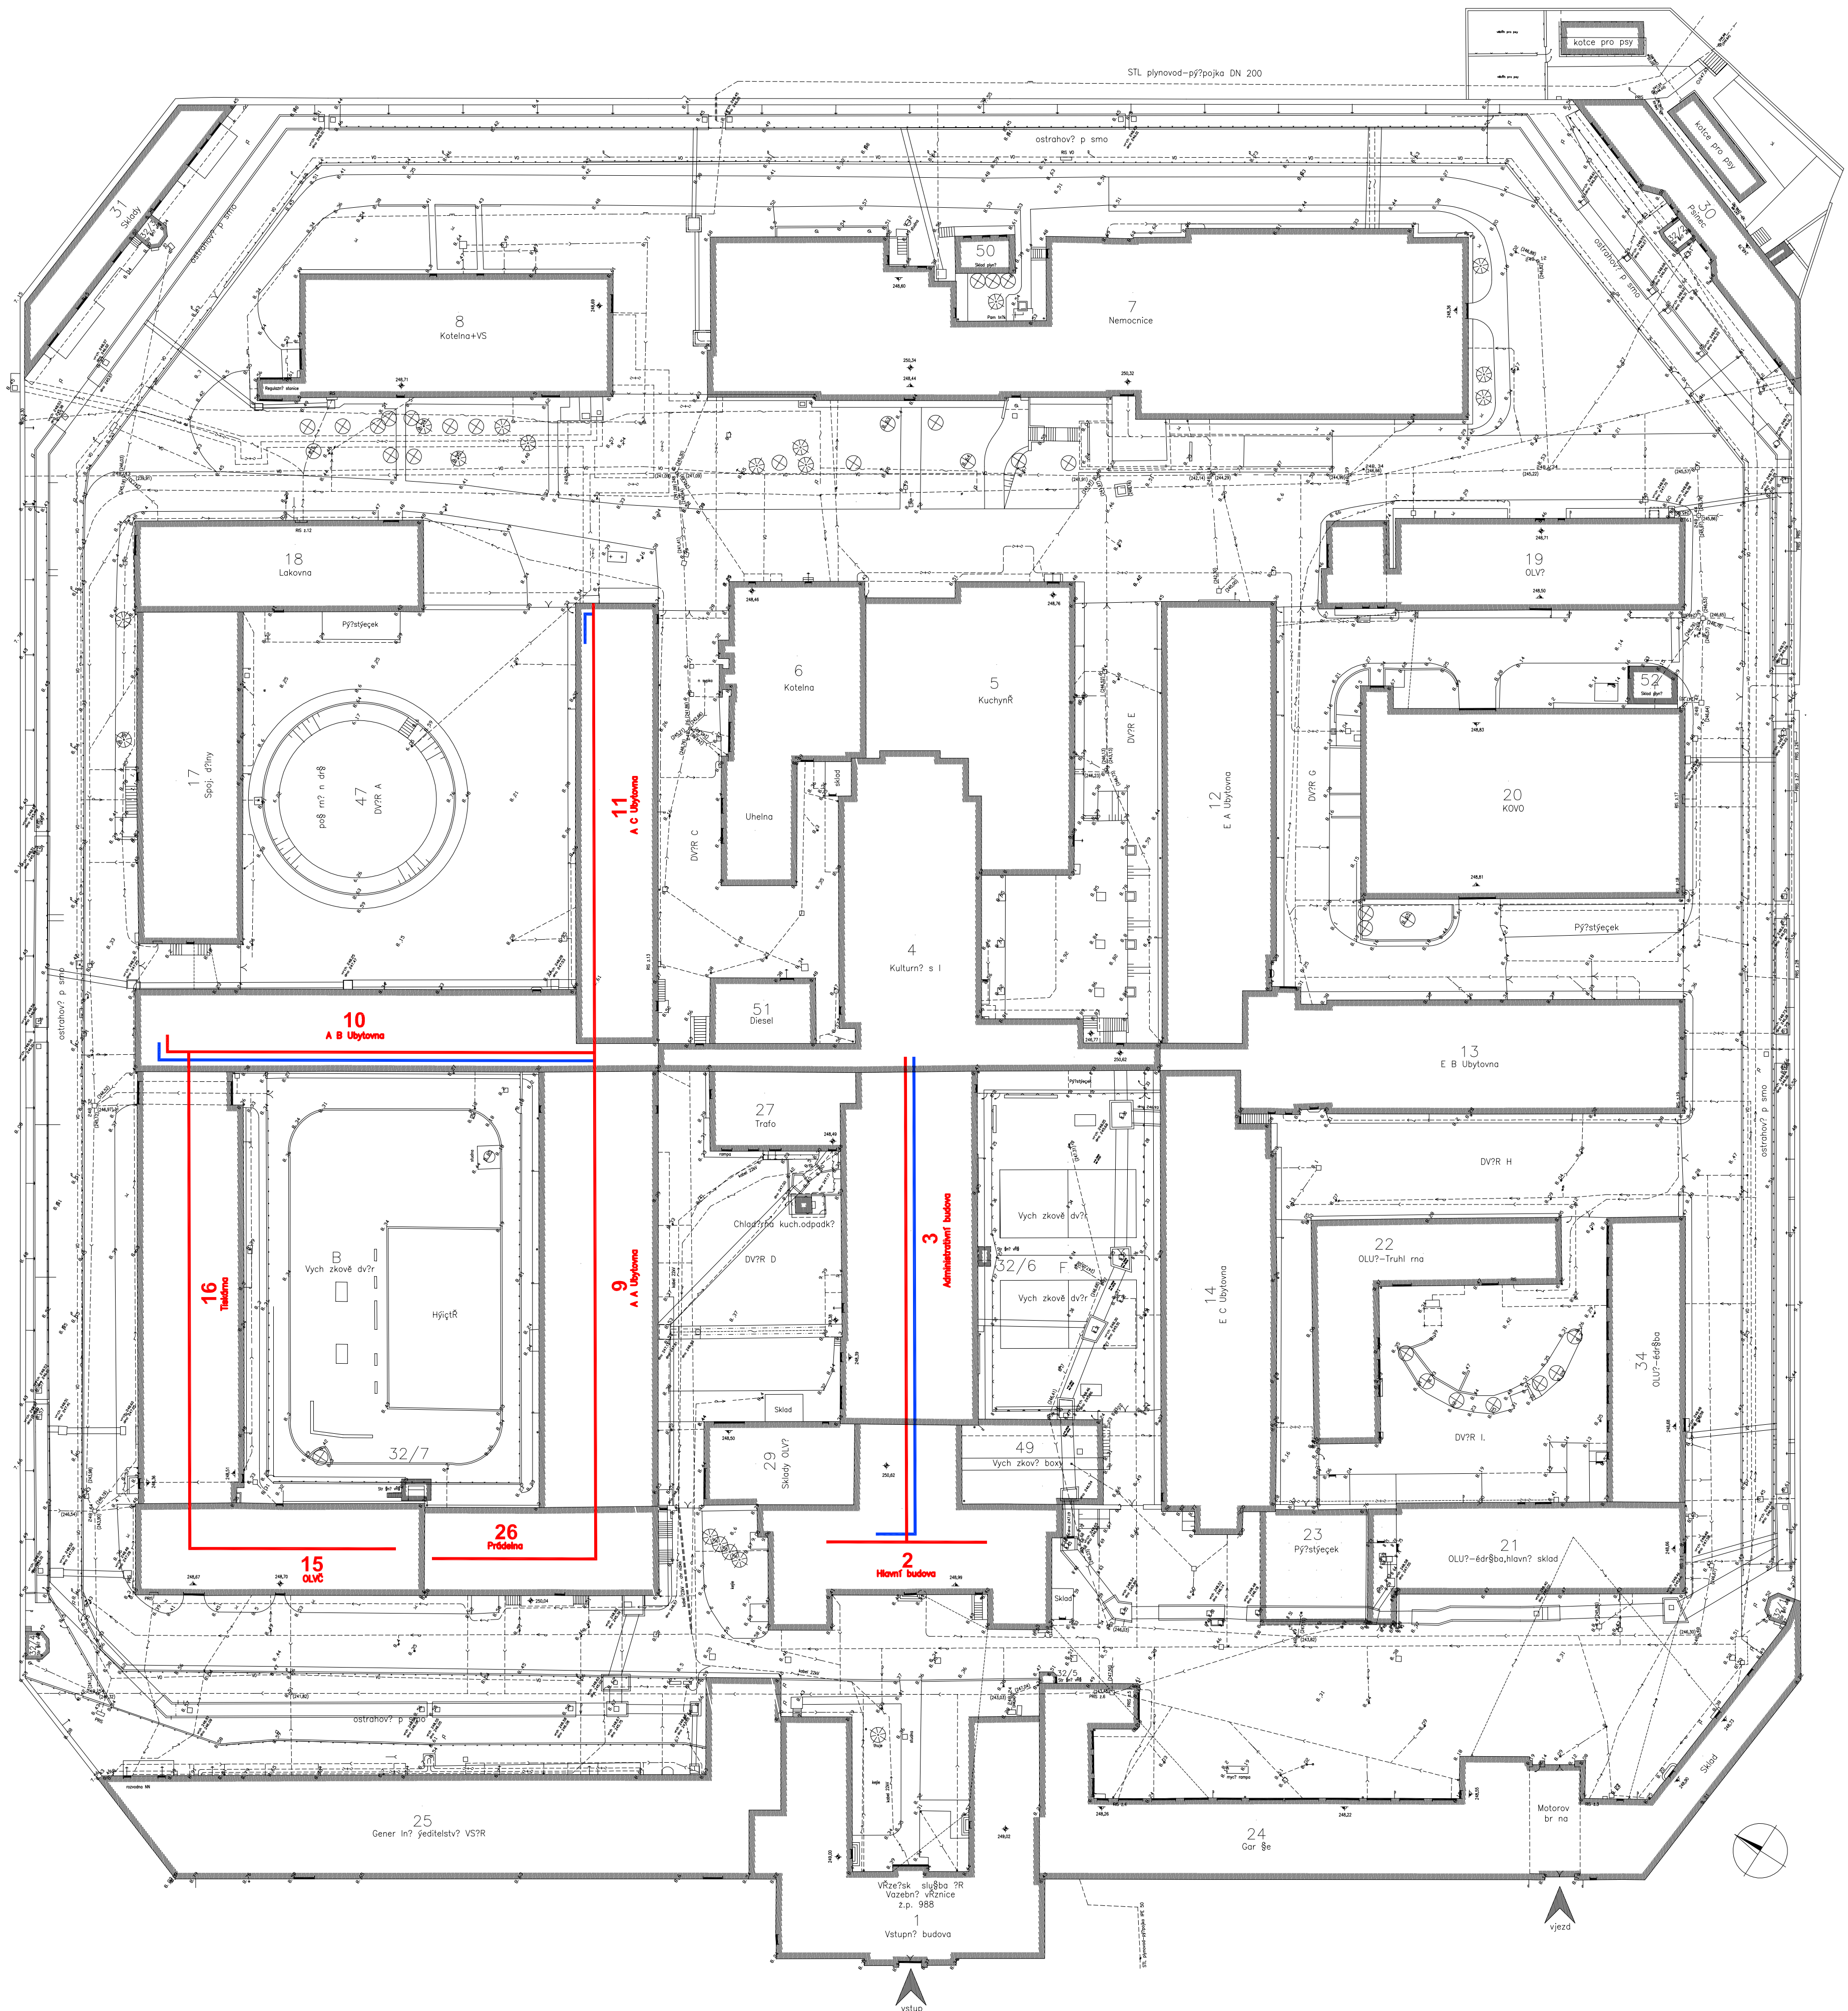

LEGENDA :

- NOVÉ ROZVODY STUDENÉ VODY
NOVÉ ROZVODY POŽÁRNÍ VODY

INVESTOR: ČESKÁ REPUBLIKA, VEŽEŘSKÁ SLUŽBA ČR SOUKROMÍ 1672/10, 140 67 PRAHA 4 IČ: 00212423, DIČ: CZ 00212423	AUTORIZOVAL: ING. ZDENĚK SADÍLEK ZPRACOVÁVAL: ING. ZDENĚK SADÍLEK	direct projekt Ing. Zdeněk Sadílek 252 62 Horní Město Králové 160
AKCE: VYMĚNA ROZVODŮ STUDENÉ VODY V OBJEKTECH č.2, 3, 9, 10, 11, 15, 16, 26 AREÁL VAZEBNÍ VĚZNICE PRAHA - PANKRÁC		
VÝKRES: SITUACE 1:500 - schema rozsahu měněných rozvodů	DATUM: 08/2015 MĚŘÍTKO: 1:500	STUPĚŇ: DPS F A4 VÝKRES C: 04