


AXONOMETRIE

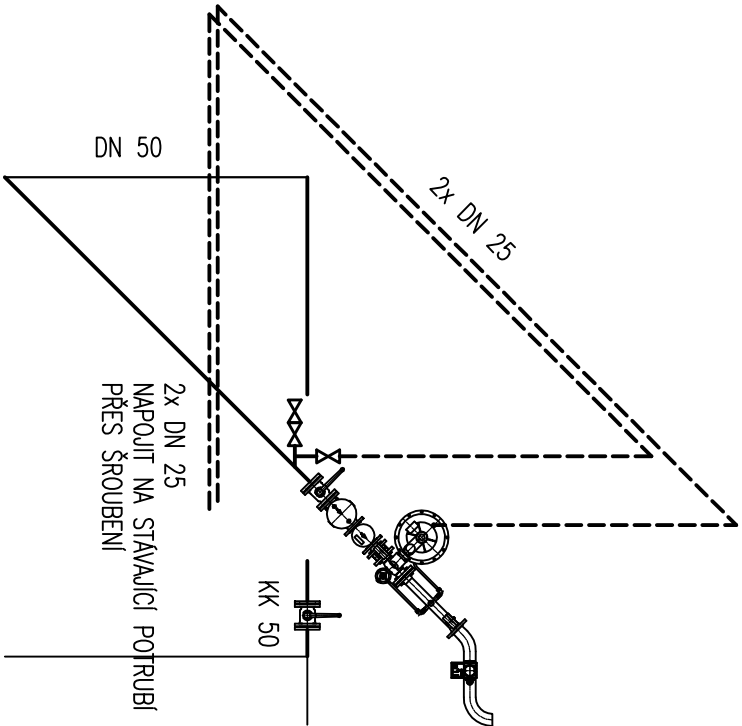

|   |                  |                       |   |                      |
|---|------------------|-----------------------|---|----------------------|
| Projektant  | Kreslil          | Zodpovědný projektant | Ing. Miroslav Chum<br>Projektční kancelář<br>V Ošiškách 75, 100 00 Praha 10<br>tel./fax: 281 002 933<br>e-mail: chum@volny.cz |                      |
| Ing. J. BOUBELÍK  | Ing. J. BOUBELÍK | Ing. M. CHUM          | Místo : Věžnice Vlnařice, č.p. 245, 273 07 Vlnařice   |                      |
| Investor : Česká republika – Vězeňská služba ČR, Soudní 1672/1a, 140 67 Praha 4 |                  |                       | AKCE : "Vlnařice – výměna plynového kotle<br>– projektová dokumentace"  |                      |
| Část : PLYNOVÁ ZAŘÍZENÍ   |                  |                       | Stupeň : DPS  | Datum : 8.2012       |
|   |                  |                       | Formát : 2 A4   |                      |
| Obsah : PŮDORYS KOTELNY   |                  |                       | Měřítko : 1:50  | Číslo výkresu : P-02 |