


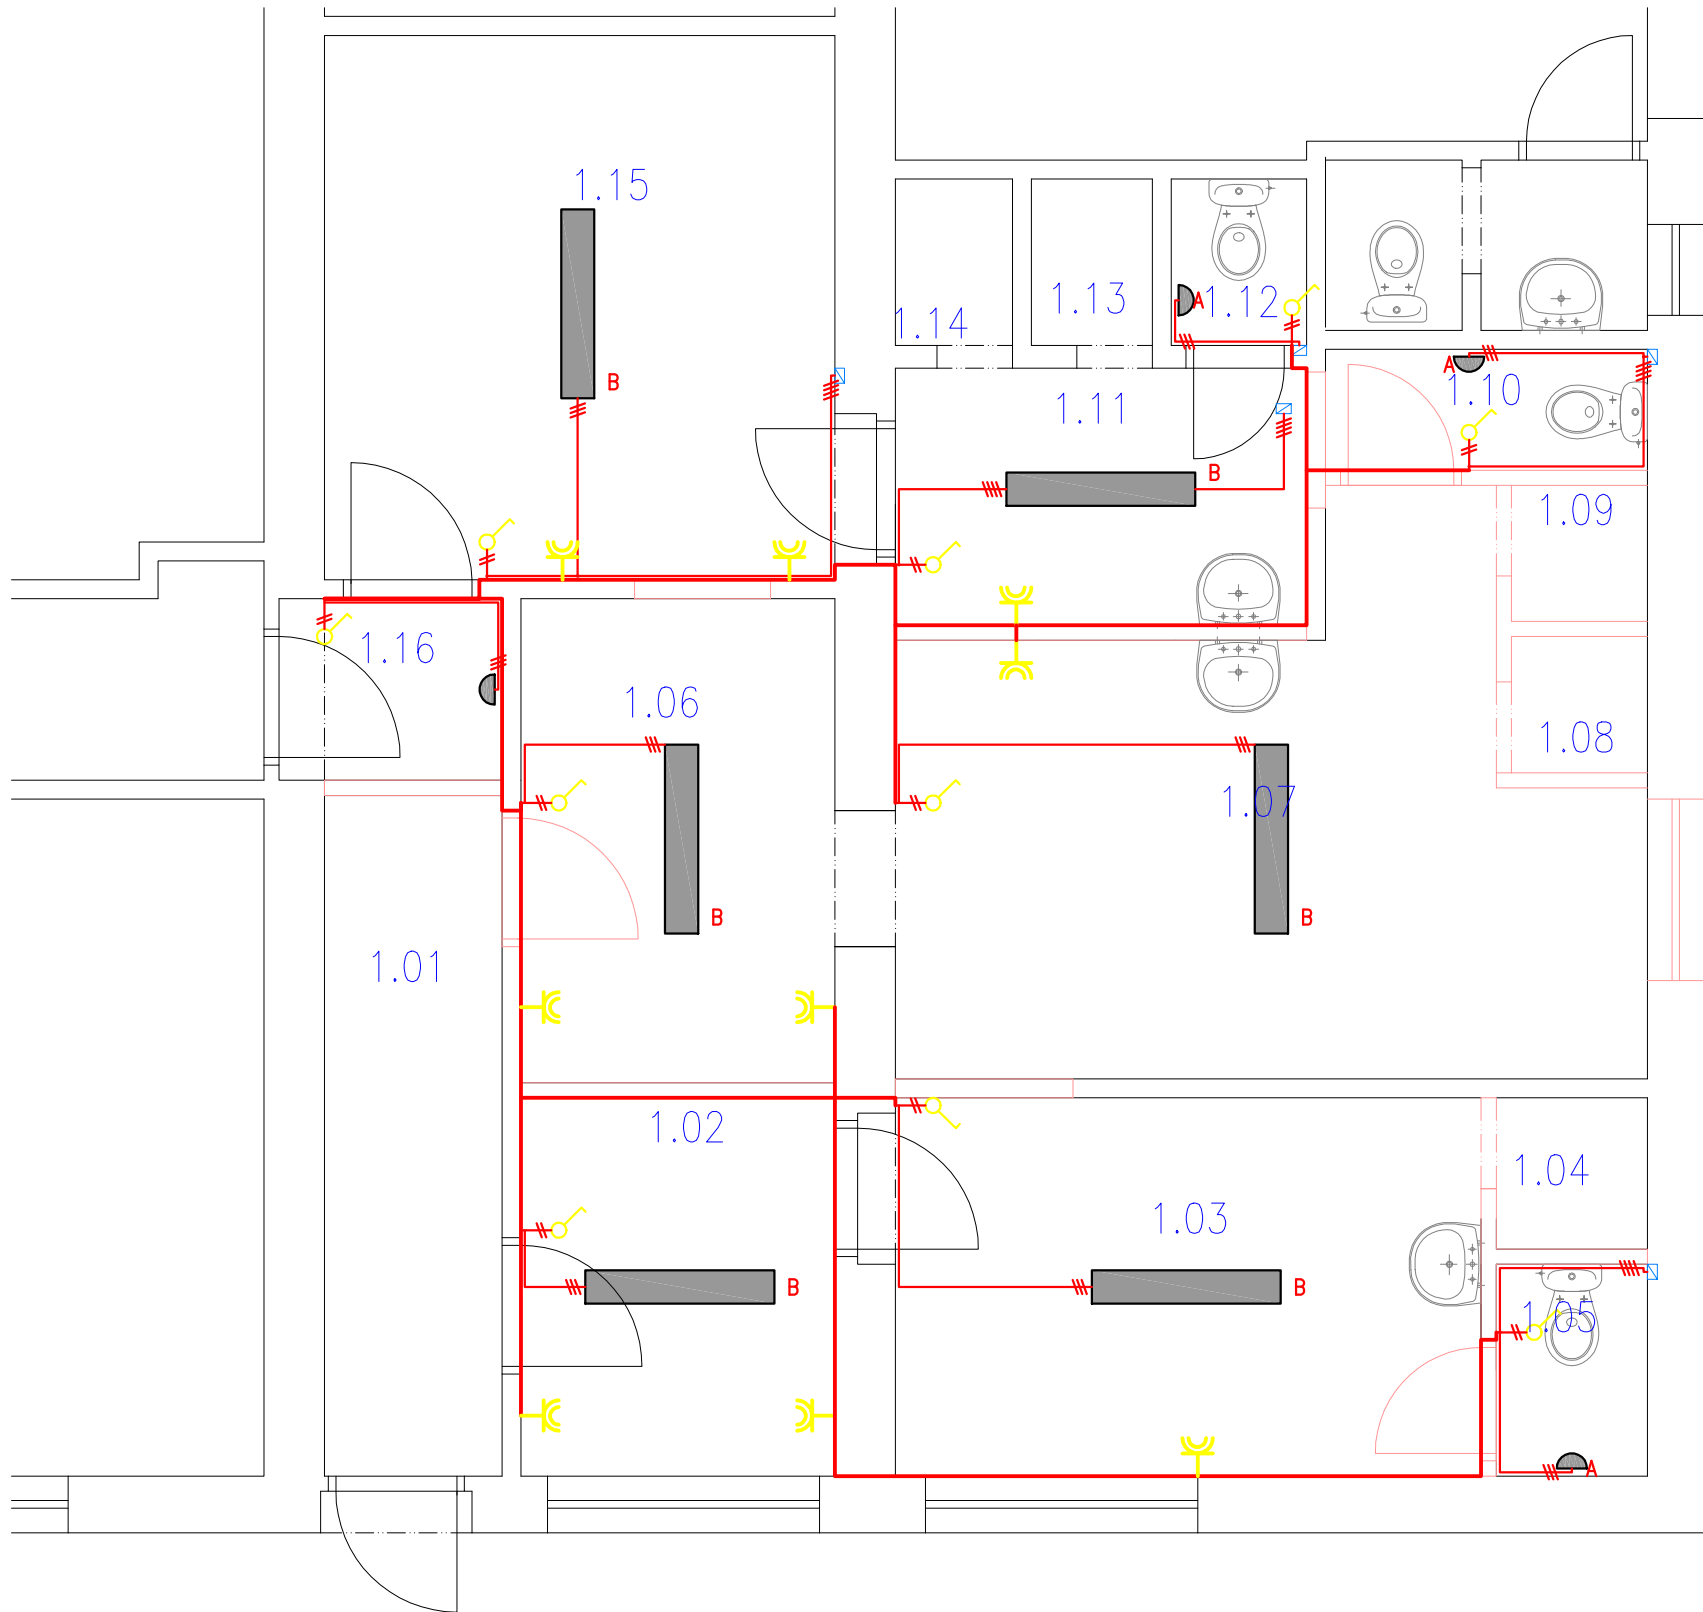


LEGENDA SANITY

- ① KERAMICKÉ STOJÍCÍ WC VČETNĚ NÁDRŽE, Z BÍLÉ SANITÁRNÍ KERAMIKY, VČETNĚ SEDÁTEK, ÚSPORNÉ SPLACHOVÁNÍ 3/4,5L, S HLUBOKÝM SPLACHOVÁNÍM, CELKEM 3KS
ROHOVÝ KULOVÝ VENTIL 1/2" / 3/4" 4 KS
- ② UMYVADLO 650/480MM,S PŘEPADEM, S OTVOREM PRO BATERII UPROSTŘED, SE SANITÁRNÍ KERAMIKY, CELKEM 3KS
STOJÁNKOVÁ PÁKOVÁ MÍŠÍCÍ BATERIE UMYVADLOVÁ 3KS
ROHOVÝ KULOVÝ VENTIL 1/2" / 3/8" 8 KS
- ③ KABINOVÁ SPRCHA,
NÁSTĚNÁ PÁKOVÁ MÍŠÍCÍ BATERIE, SPRCHOVÁ HLAVICE VČETNĚ NÁSTĚNÉHO ÚCHYTU 5KS
PODLAHOVÁ SPRCHOVÁ VSPUŠŤ 100/100 MM 5 KS

LEGENDA ROZVODŮ VODOINSTALACE:

- VODOVODNÍ POTRUBÍ SV 20x2,8 / 25x3,5
----- VODOVODNÍ POTRUBÍ TUV 20x2,8 / 25x3,5
- ⊘ KULOVÝ VENTIL
⊞ BATERIE SMĚŠOVACÍ

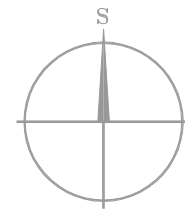

SPOLÉČNOST
MESSOR s.r.o., JANA ŠVERMY 11, 432 01 KADAŇ
IČ:287 38 217,DIČ:CZ28738217
SPOLÉČNOST ZAPSANÁ U KRAJSKÉHO SOUDU V OSTI NAD LABEM ODDÍL C, VLOŽKA 29648
mob.: 607 604 304, e-mail: info@messor.cz, webhttp://www.messor.cz
REALIZACE STAVEB, PROJEKTOVÁ ČINNOST, TECHNICKÝ A AUTORSKÝ DOZOR, PŘÍPRAVA
VYBĚROVÝCH ŘÍZENÍ (PODLE ZÁKONA O VEŘEJNÝCH ZAKÁZKÁCH), INŽENÝRSKÁ ČINNOST

MESSOR

MANAGER VAŠÍ STAVBY

RAZÍTKO: PARE:

ZMĚNA: (VE FORMÁTU ČÍSLO, DATUM, POPIS)
01

NÁZEV STAVBY:
SOCIÁLNÍ ZÁZEMÍ A ŠATNY
ZAMĚSTNANCŮ
p.č. st.165 a st.166,
k.ú. Nové Sedlo u Žatce (706710)

ZODPOVĚDNÝ PROJEKTANT: Ing. OTA VETTERMANN
PROJEKTANT: MAREK RAZÍM
AUTORIZACE:
ČESKÁ KOMORA AUTORIZOVANÝCH INŽENÝRŮ A TECHNIKŮ ČINNÝCH VE VÝSTAVBĚ
OBOR: POZEMNÍ STAVBY A KONSTRUKCE – ČÍSLO AUTORIZACE: 04 02 018
PROFESE: POZEMNÍ STAVBA
ČÍSLO ZAKÁZKY: 16048
DATUM: 11/ 2016
STUPEŇ PROJEKTOVÉ DOKUMENTACE: DSP, DZS
INVESTOR: Věžeňská služba České republiky
Soudní 1672/1a
140 67 Praha 4
IČ:00212423
OBJEKT: ŠATNY
KÓTOVÁNO V: mm
MĚŘÍTKO: 1:50
FORMÁT: 2xA4
NÁZEV VÝKRESU: ČÍSLO VÝKRESU:
NAVRHOVANÝ STAV
ELEKTROINSTALACE
1.NP
D.1.4.B
04