


SOCIÁLNÍ ZÁZEMÍ B

- 01 NOVĚ OSAZENO OTOPNÉ TĚLESO RADIK KLASIK TYP 22, 400/400mm
KOTVENO DO STĚNY KONZOLOU STĚNOVOU PRO TYP 22
NOVÉ PŘIPOJOVACÍ POTRUBÍ VEDENO DO STÁVAJÍCÍHO POTRUBÍ VYTÁPĚNÍ - 1ks
- 02 NOVÉ PŘIPOJOVACÍ POTRUBÍ VEDENO VE DRÁŽCE ZDIVA,
dl. 2,5m PŘIPOJENO (PŘIVAŘENO) KE STÁVAJÍCÍMU POTRUBÍ VYTÁPĚNÍ
- 03 NÁTĚR STÁVAJÍCÍHO A NOVĚ VIDITELNÉHO PŘIPOJOVACÍHO POTRUBÍ VYTÁPĚNÍ
BARVA BÍLÁ

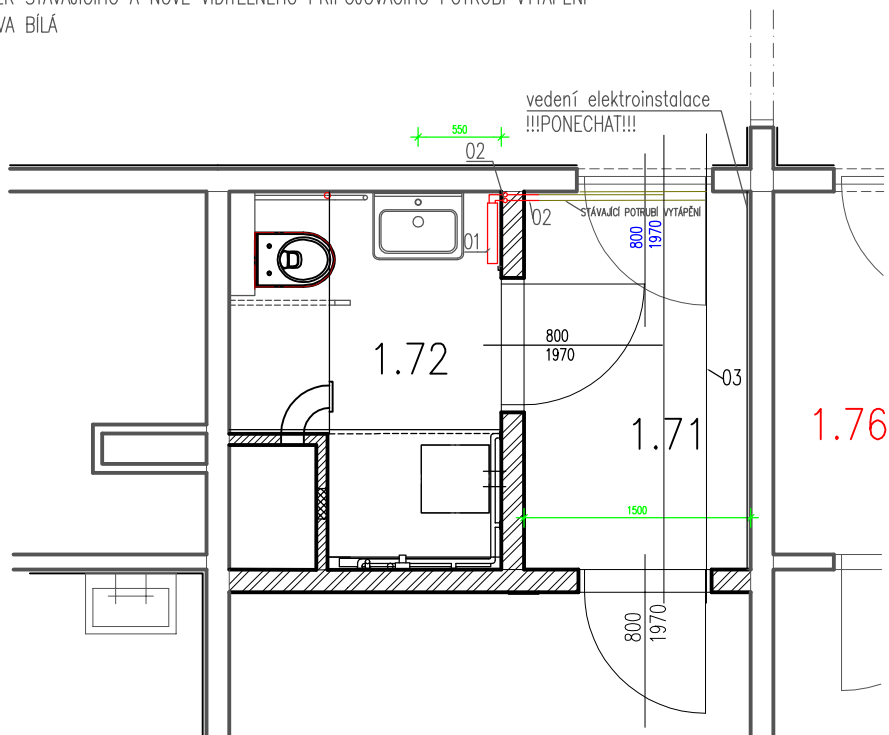

Autorizovaná projekční kancelář		<p>projekt s. r. o.</p> <p>EFEKT</p> <p>pobočka Beckovského 1882 580 01 Havlíčkův Brod tel./fax: 569 431 005 mobil.: 608 419 357, 604 595 808 efekt.projekt@seznam.cz</p>	
VEDOUcí PROJEKTU:	VYPRACOVAL:	KONTROLOVAL:	
Michal Topolovský	Hnulíková Dita	Michal Topolovský	
INVESTOR:	Vězeňská služba České Republiky Soudní 1672/1a, 140 67 Praha 4		INVESTOR:
			říjen 2011
KRAJ:	ST. Ů:	ZAKÁZKA:	
Vysočina	Havlíčkův Brod	11088	
AKCE:	C3/1 UBYTOVNA ODSOUZENÝCH - LŮŽKOVÁ ČÁST ÚPRAVY OBJEKTU C3/1 K BEZBARIÉROVÉMU UŽÍVÁNÍ		STUPEŇ: DSP
			FORMÁT: A3
			MĚŘÍTKO: 1:50
OBSAH:	PŮDORYS B - VYTÁPĚNÍ		Č. VÝKRESU:
			02