


Poznámka:
Při rekonstrukci dojde k demontáži a opětovné montáži dorozumivacího zařízení a demontáži a montáži zásuvky STA

Legenda:

- A Svítidlo TYP TREVOS SM032 –zářivkové 1x32W, IP20
- F
- Pohybový spínač
- Spínač ABB Tango, řazení 1
- Spínač ABB Tango, řazení 6
- Dvojjásovkva ABB Tango
- Spínač řazení 1 pro signalizaci
- Spínač tahový s krytem CONRAD, umístění nad 2,25m ovládací provázek 10cm nad podlahu
- Rozvodnice přisazená, osazení jistič 1C/1, zvonk tr na lištu a zvonk na lištu 12V AC

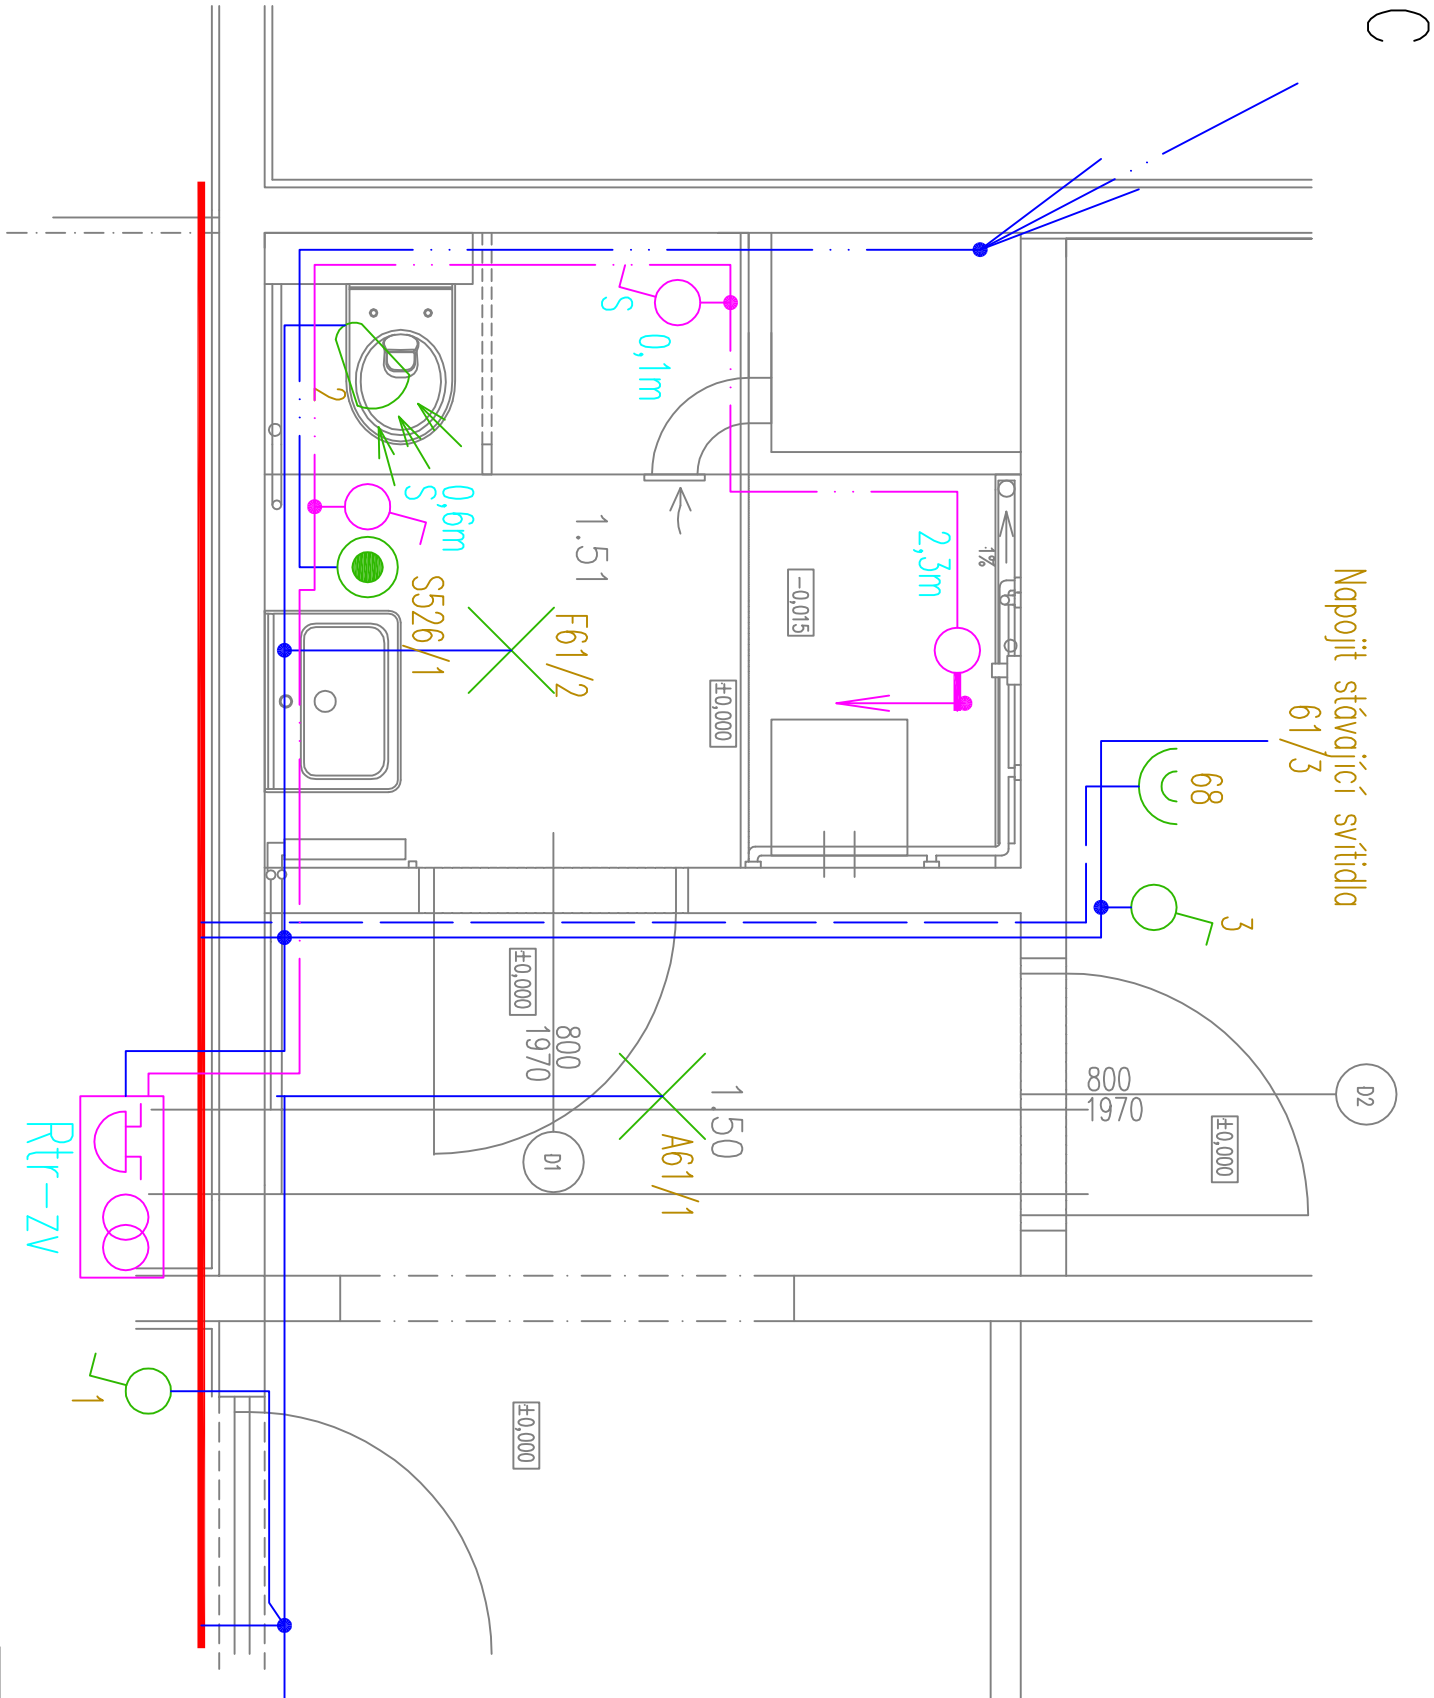

AutORIZOVANÁ projekční kancelář		<div>Proje kt s. r. o.</div>		pobočka Beckovského 1882 580 01 Havlíčkův Brod tel./fax: 569 431 005 mobil: 608 419 357, 604 595 808 elektr.projekt@seznam.cz	
VEDOUcí PROJEKTU : Michal Topolovský		VYPRACOVAL : Sobotka Jaroslav		KONTROLOVAL : Michal Topolovský	
INVESTOR: Vězeňská služba České Republiky Soudní 1672/1a, 140 67 Praha 4		ST. ÚJ.: Havlíčkův Brod		INVESTOR: říjen 2011	
KRAJ: Vysočina		ZKÁZKA: 11088		PANEĎ:	
AKCE: C3/1 UBÝTOVNA ODSOUZENÝCH - LŮŽKOVÁ ČÁST ÚPRAVY OBJEKTU C3/1 K BEZBARIÉROVÉMU UŽÍVÁNÍ		STUPEŇ: DSP		PANEĎ:	
		FORMÁT: A3			
		MĚŘÍTKO: 1:25			
OBSAH: ELEKTROINSTALACE "C"		Č. VÝKRESU: EL-4			