


STAVEBNÍ ÚPRAVY – PŮDORYS

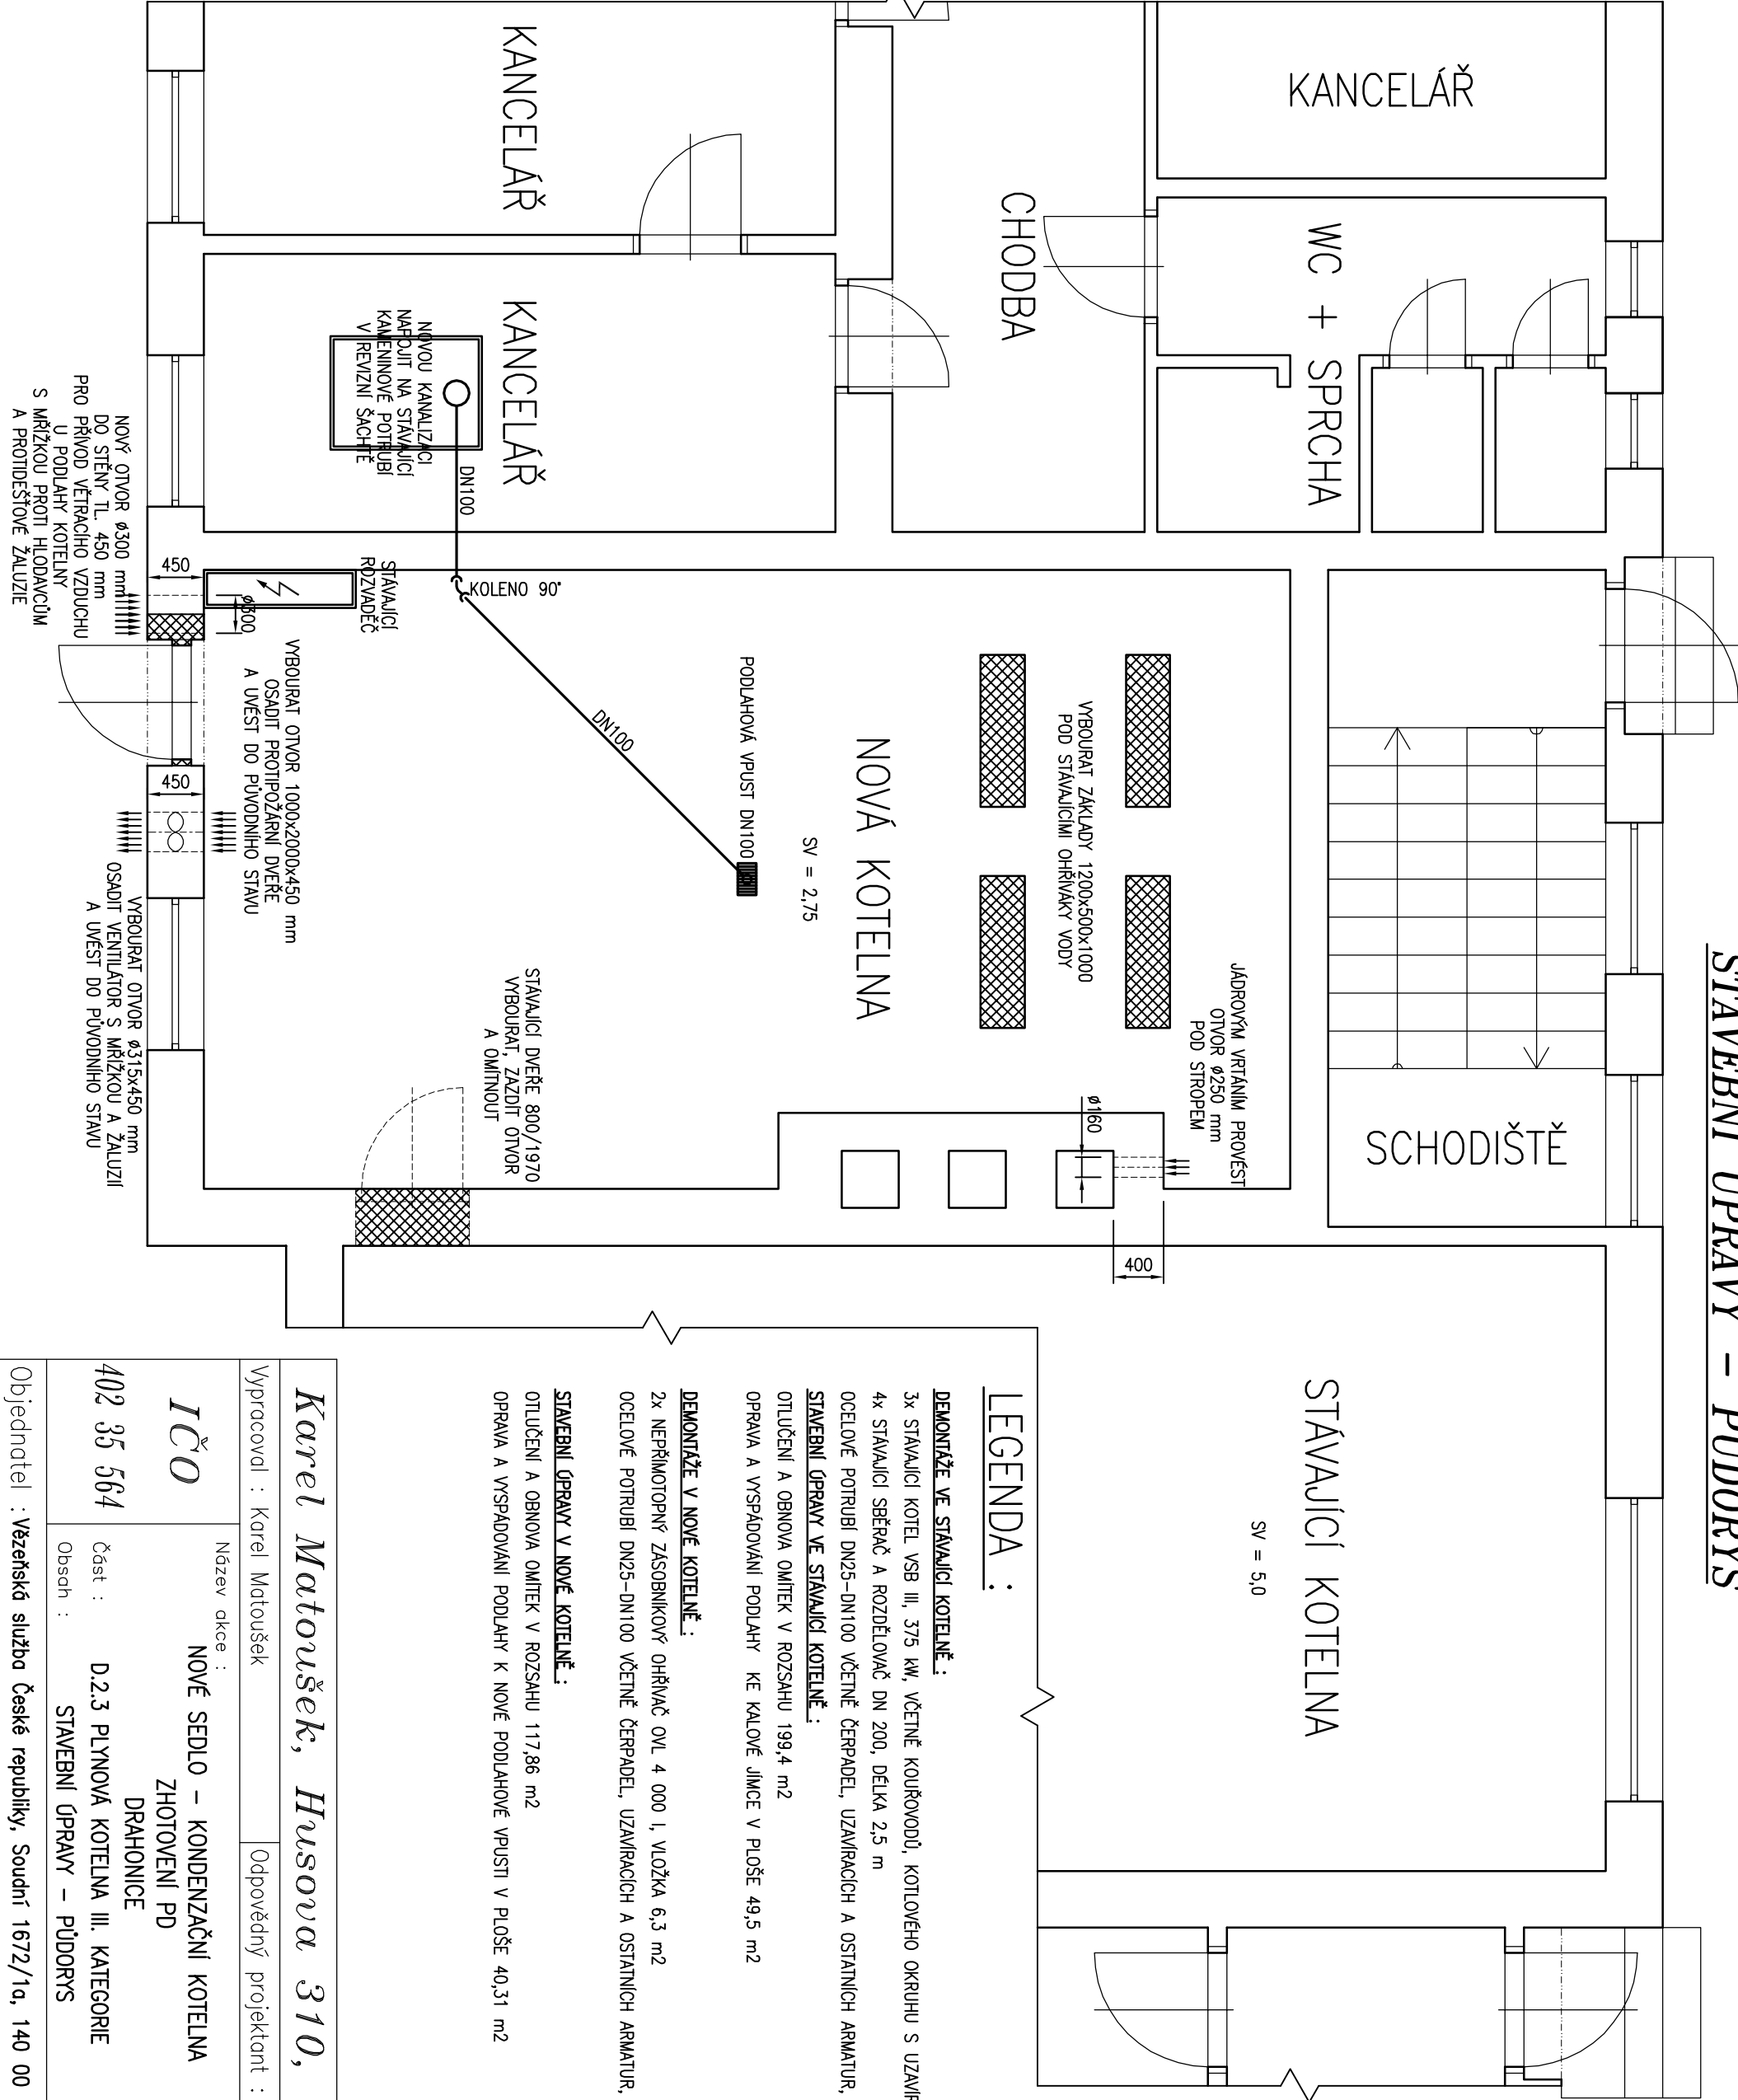

LEGENDA :

DEMONTÁŽE VE STÁVAJÍCÍ KOTELNĚ :

- 3x STÁVAJÍCÍ KOTEL VSB III, 375 kW, VČETNĚ KOUŘOVODŮ, KOTLOVÉHO OKRUHU S UZÁVÍRAČIMI A ZEBEZPEČOVACÍMI ARMATURAMI
 - 4x STÁVAJÍCÍ SBĚRAČ A ROZDĚLOVAČ DN 200, DÉLKA 2,5 m
 - OCELOVÉ POTRUBÍ DN25–DN100 VČETNĚ ČERPADEL, UZÁVÍRAČÍCH A OSTATNÍCH ARMATUR, TEPELNÁ IZOLACE
- STAVEBNÍ ÚPRAVY VE STÁVAJÍCÍ KOTELNĚ :**
- OTLUČENÍ A OBNOVA OMÍTEK V ROZSAHU 199,4 m2
 - OPRAVA A VYSPADOVÁNÍ PODLAHY KE KALOVÉ JÍMCE V PLOŠE 49,5 m2

DEMONTÁŽE V NOVÉ KOTELNĚ :

- 2x NEPŘÍMOTOPNÝ ZASOBNIKOVÝ OHŘÍVAČ OVL 4 000 l, VLOŽKA 6,3 m2
- OCELOVÉ POTRUBÍ DN25–DN100 VČETNĚ ČERPADEL, UZÁVÍRAČÍCH A OSTATNÍCH ARMATUR, TEPELNÁ IZOLACE

STAVEBNÍ ÚPRAVY V NOVÉ KOTELNĚ :

- OTLUČENÍ A OBNOVA OMÍTEK V ROZSAHU 117,86 m2
- OPRAVA A VYSPADOVÁNÍ PODLAHY K NOVÉ PODLAHOVÉ VPUSTI V PLOŠE 40,31 m2

Karel Matoušek, Husova 310, 417 23 Košťany			
Vypracoval : Karel Matoušek		Odpovědný projektant : Karel Matoušek	
Název akce : NOVÉ SEDLO – KONDENZAČNÍ KOTELNA ZHOTOVENÍ PD DRAHONICE		Datum : 09/2016	
402 35 564		Měřítko : 1 : 50	
Část : D.2.3 PLYNOVÁ KOTELNA III. KATEGORIE		Formát : 2xA4	
Obsah : STAVEBNÍ ÚPRAVY – PŮDORYS		Stupeň: DPS	
Objednatel : Vězeňská služba České republiky, Soudní 1672/1a, 140 00 Praha		Číslo výkresu : D.2.3.12	