


VYTÁPĚCÍ ZAŘÍZENÍ – PŮDORYS

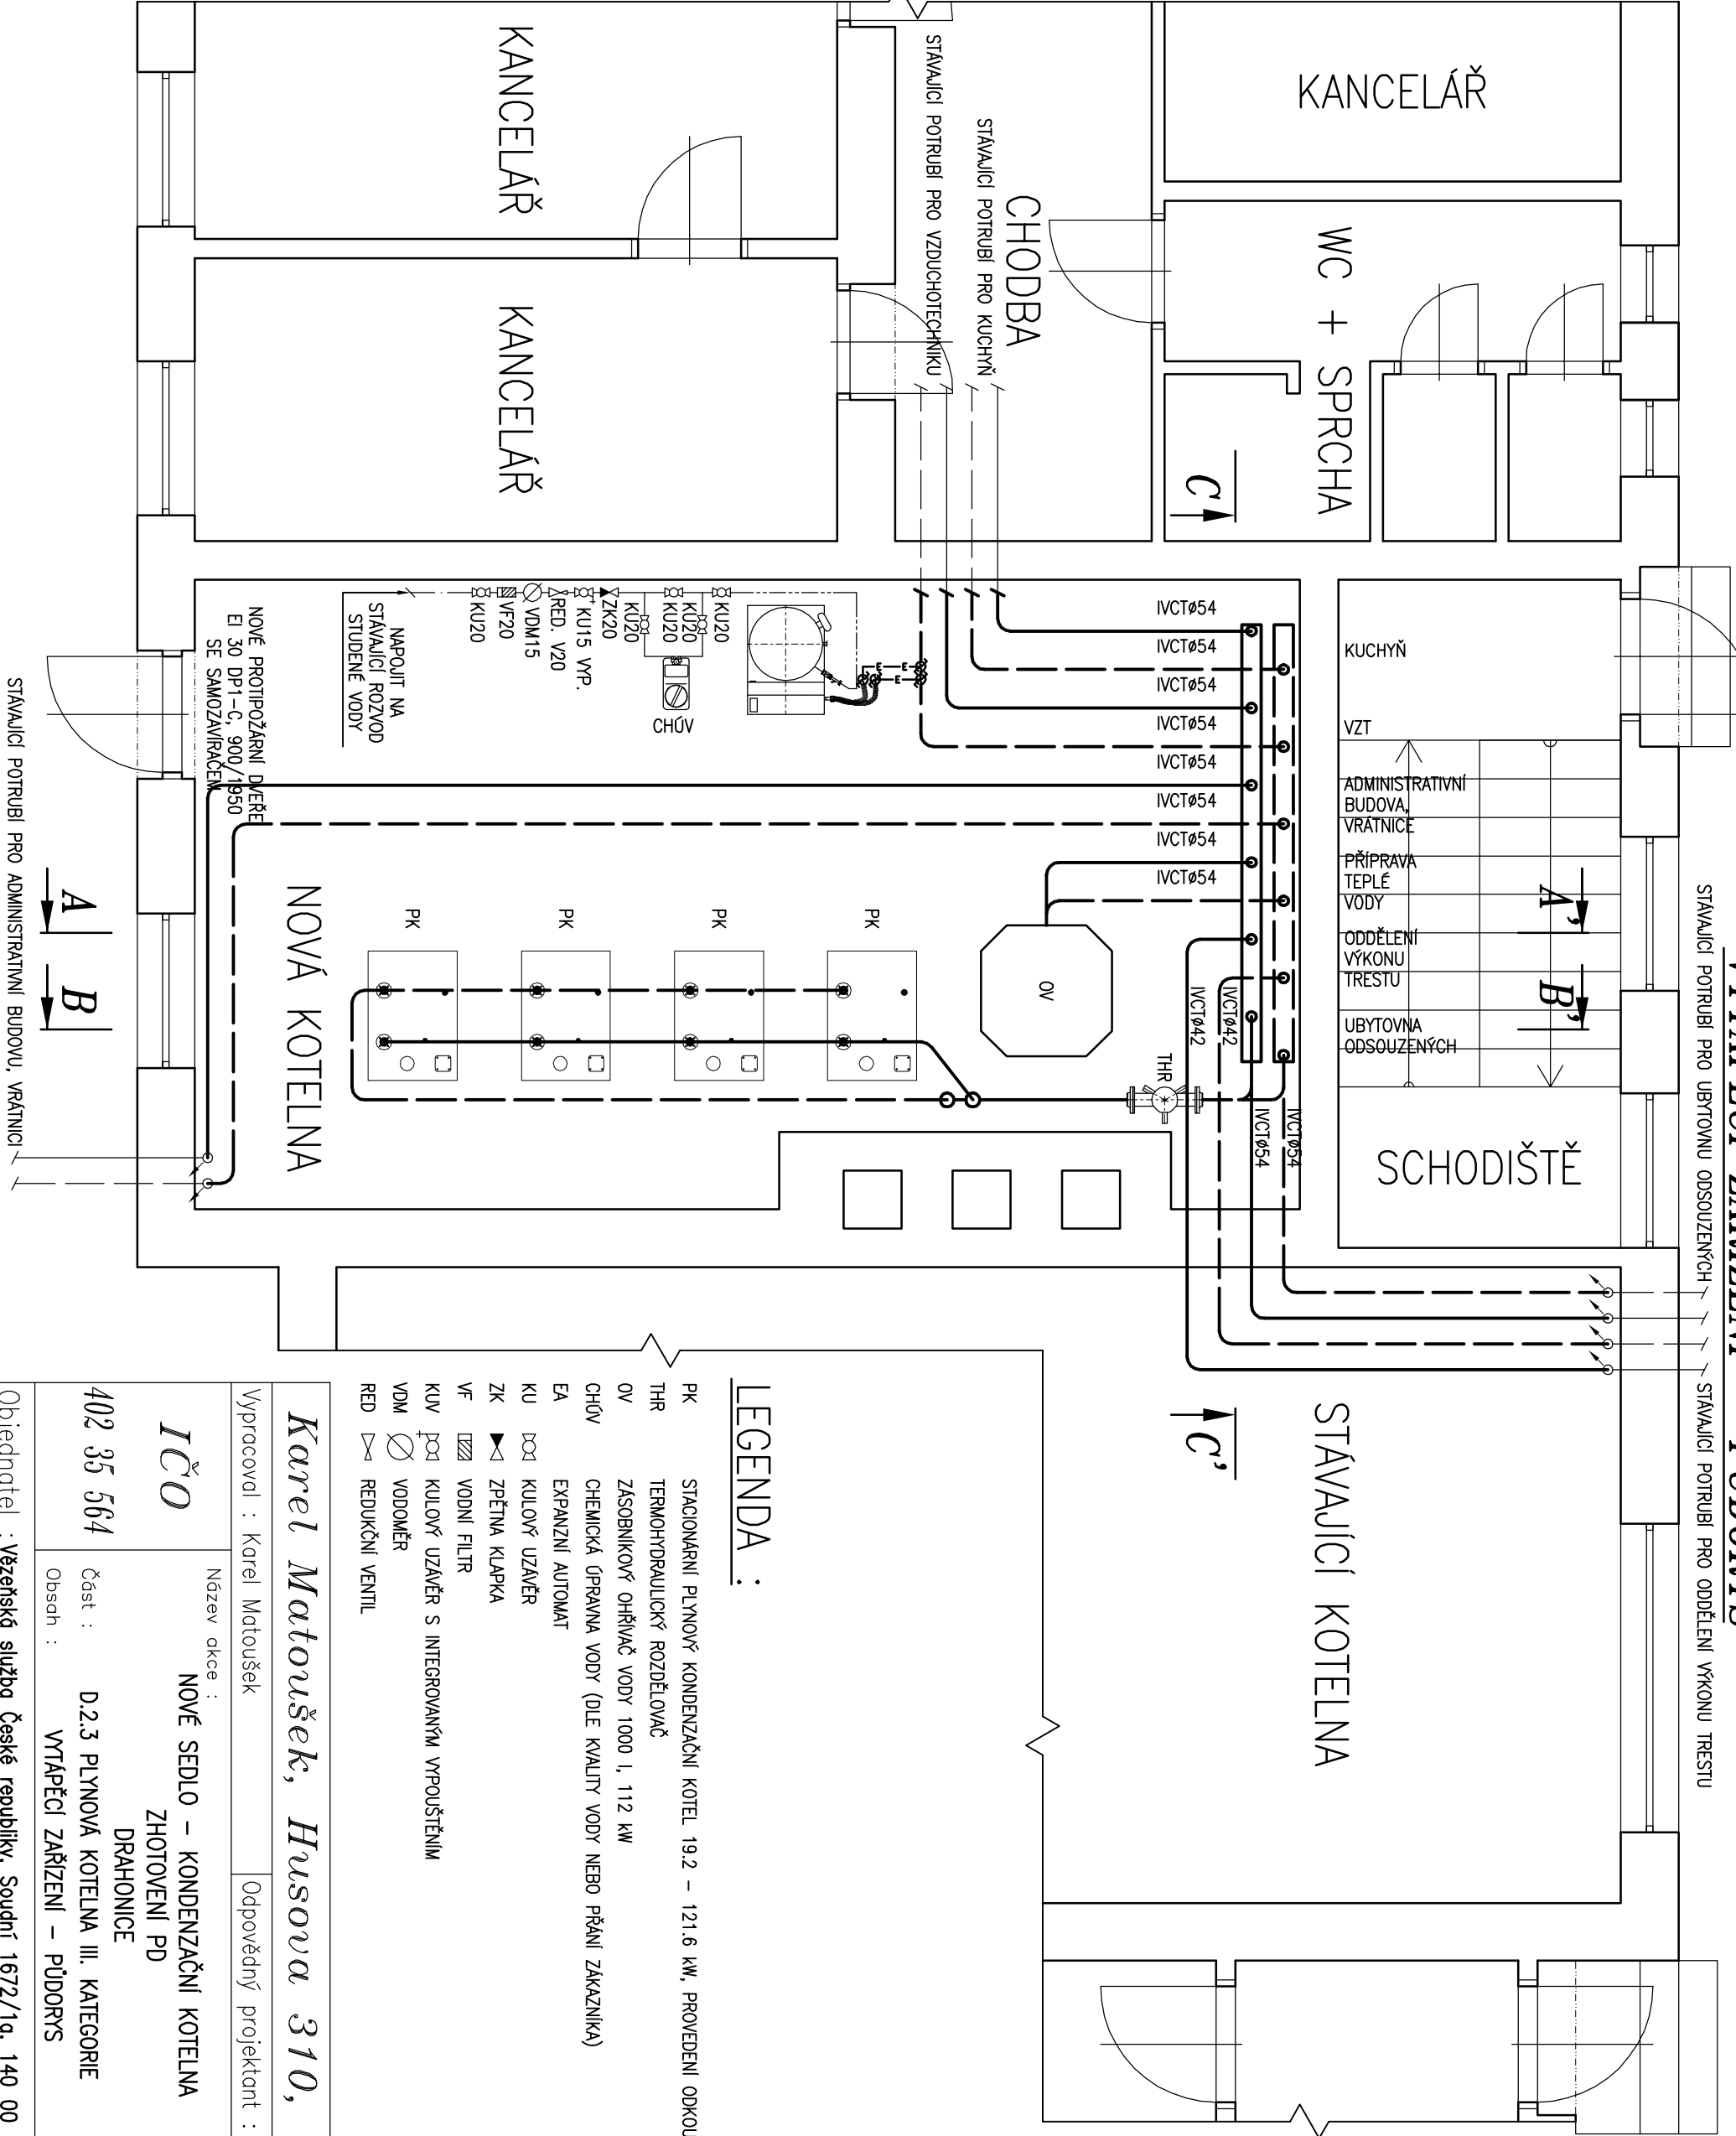

LEGENDA :

- PK STACIONÁRNÍ PLYNOVÝ KONDENZAČNÍ KOTEL 19.2 – 121.6 kW, PROVEDENÍ ODKOURENÍ A PŘÍVODU SPALOVACÍHO VZDUCHU B23
- THR TERMOHYDRAULICKÝ ROZDĚLOVAČ
- OV ZÁSOBNIKOVÝ OHŘÍVAČ VODY 1000 l, 112 kW
- CHŮV CHEMICKÁ ÚPRAVA VODY (DLE KVALITY VODY NEBO PŘÁNÍ ZAKAZNÍKA)
- EA EXPAZNÍ AUTOMAT
- KU KULOVÝ UZAVĚR
- ZK ZPĚTNÁ KLAPKA
- VF VODNÍ FILTR
- KUV KULOVÝ UZAVĚR S INTEGROVANÝM VYPUSČENÍM
- VDM VODOMĚR
- RED REDUKČNÍ VENTIL

Karel Matoušek, Husova 310, 417 23 Košťany			
Vyracoval : Karel Matoušek		Odpovědný projektant : Karel Matoušek	
Název akce : NOVÉ SEDLO – KONDENZAČNÍ KOTELNA ZHOTOVENÍ PD DRAHONICE		Datum : 09/2016	
402 35 564		Měřítko : 1 : 50	
Objednatel : Vězeňská služba České republiky, Soudní 1672/1a, 140 00 Praha		Formát : 2xA4	Stupeň: DPS
Část : D.2.3 PLYNOVÁ KOTELNA III. KATEGORIE		Číslo výkresu : D.2.3.4	
Obsah : VYTÁPĚCÍ ZAŘÍZENÍ – PŮDORYS			