



PŮDORYS 5.NP

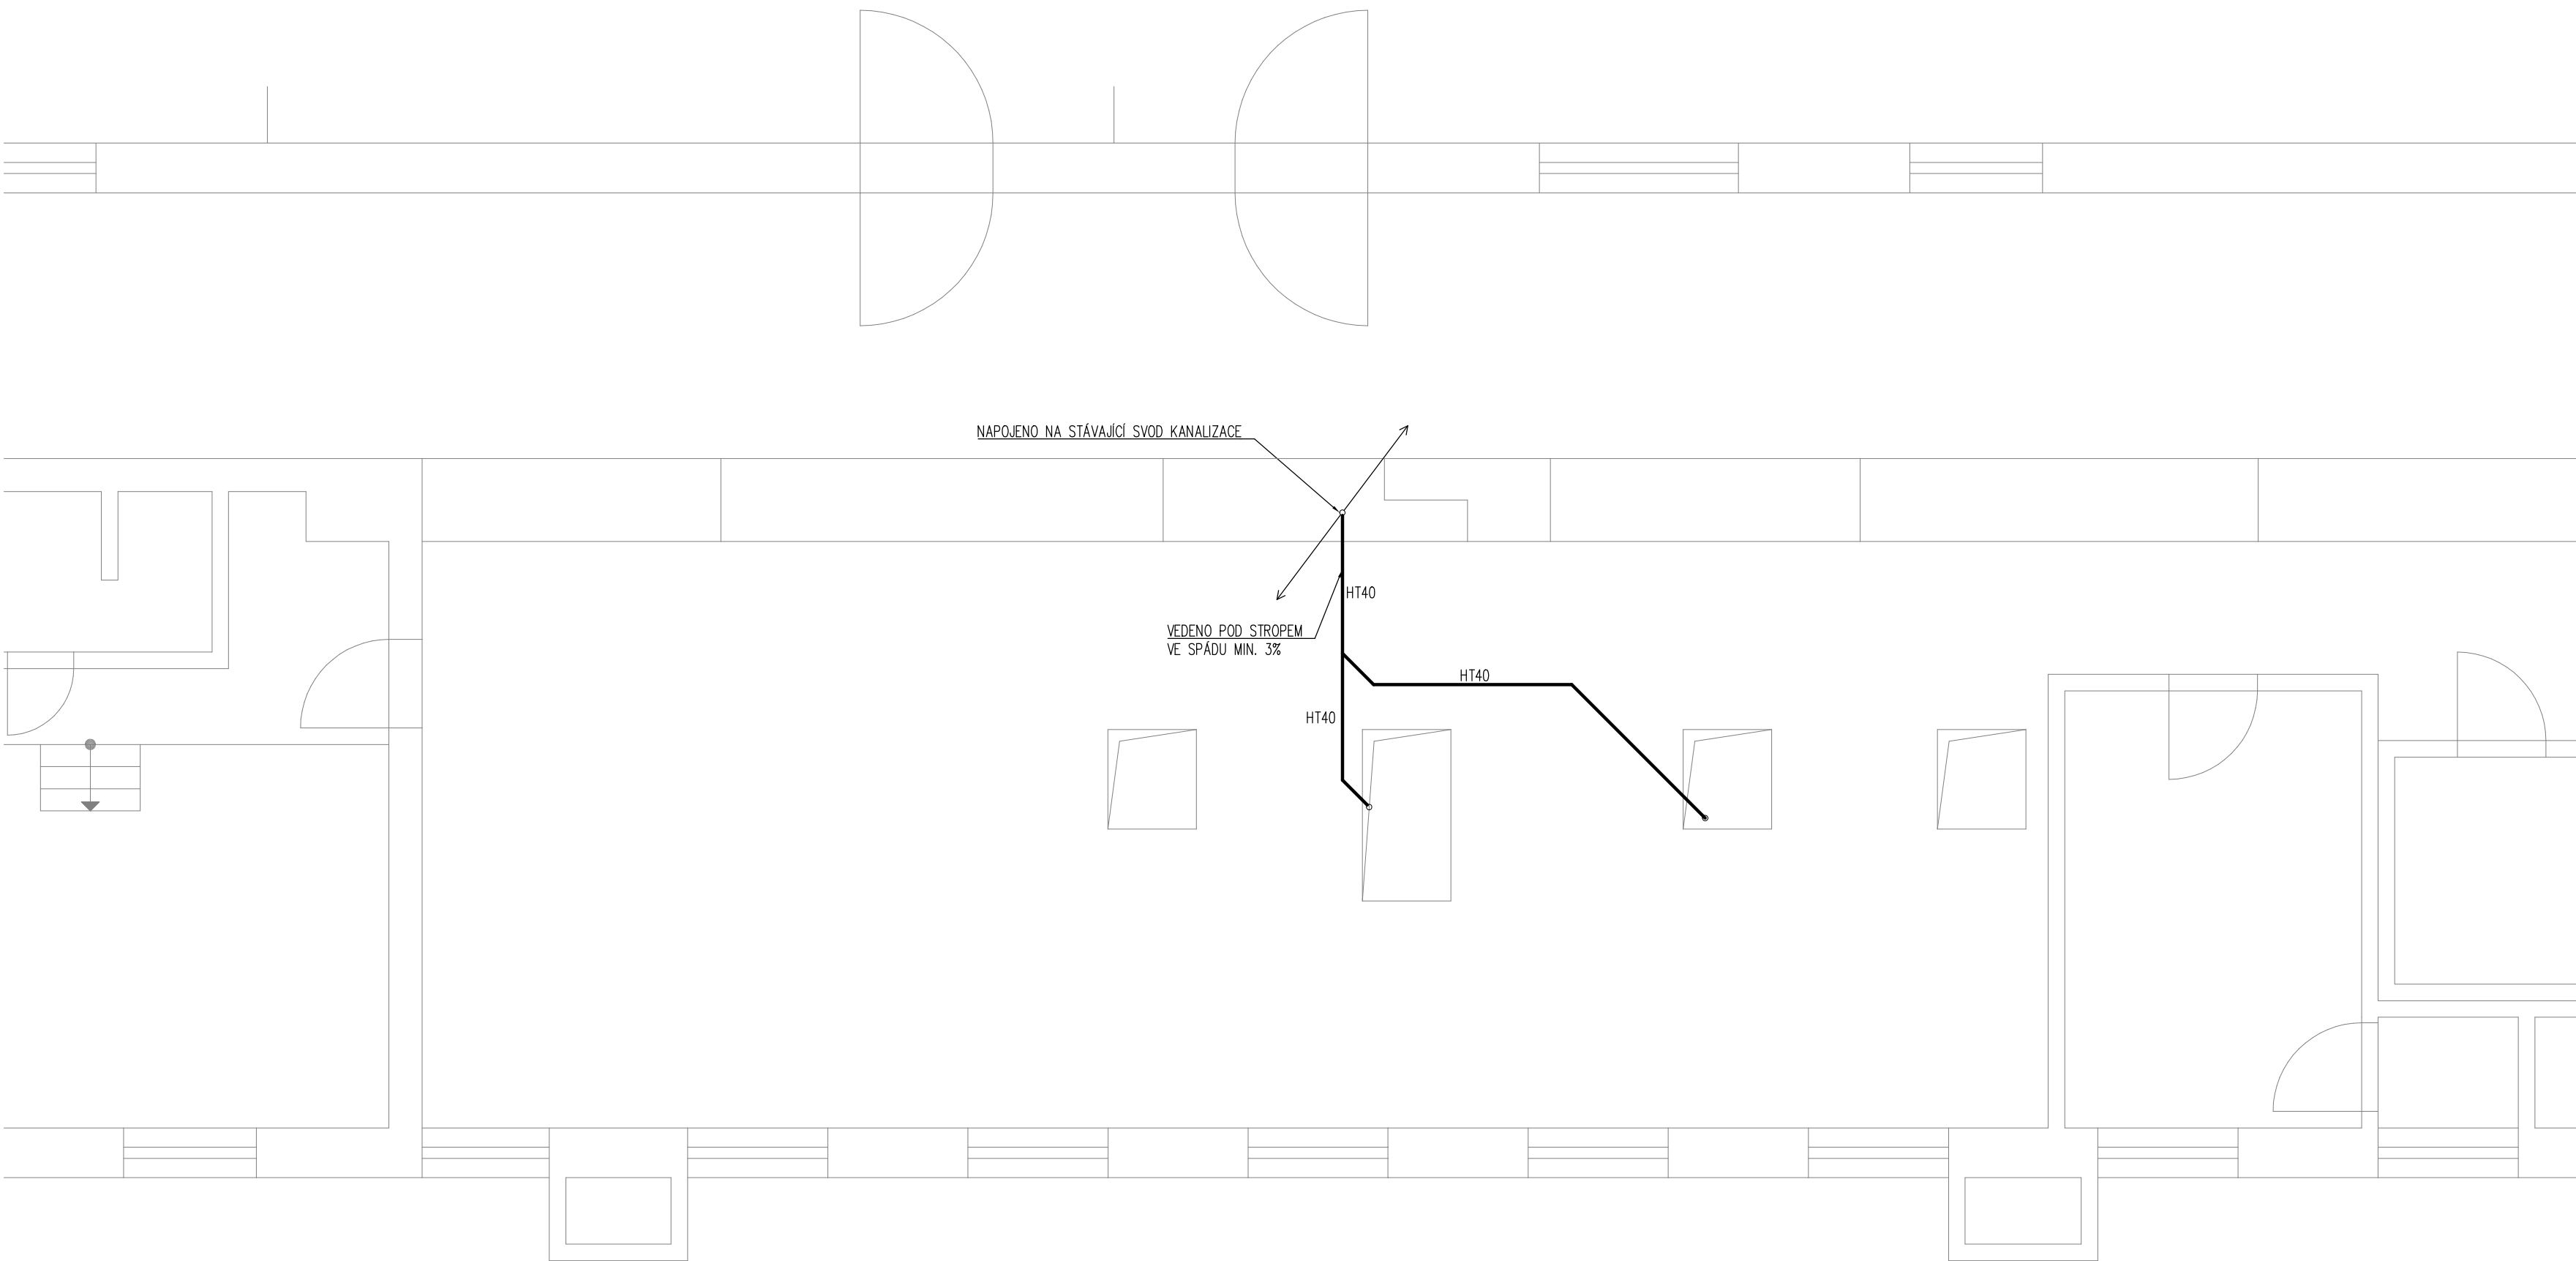

PŮDORYS 6.NP

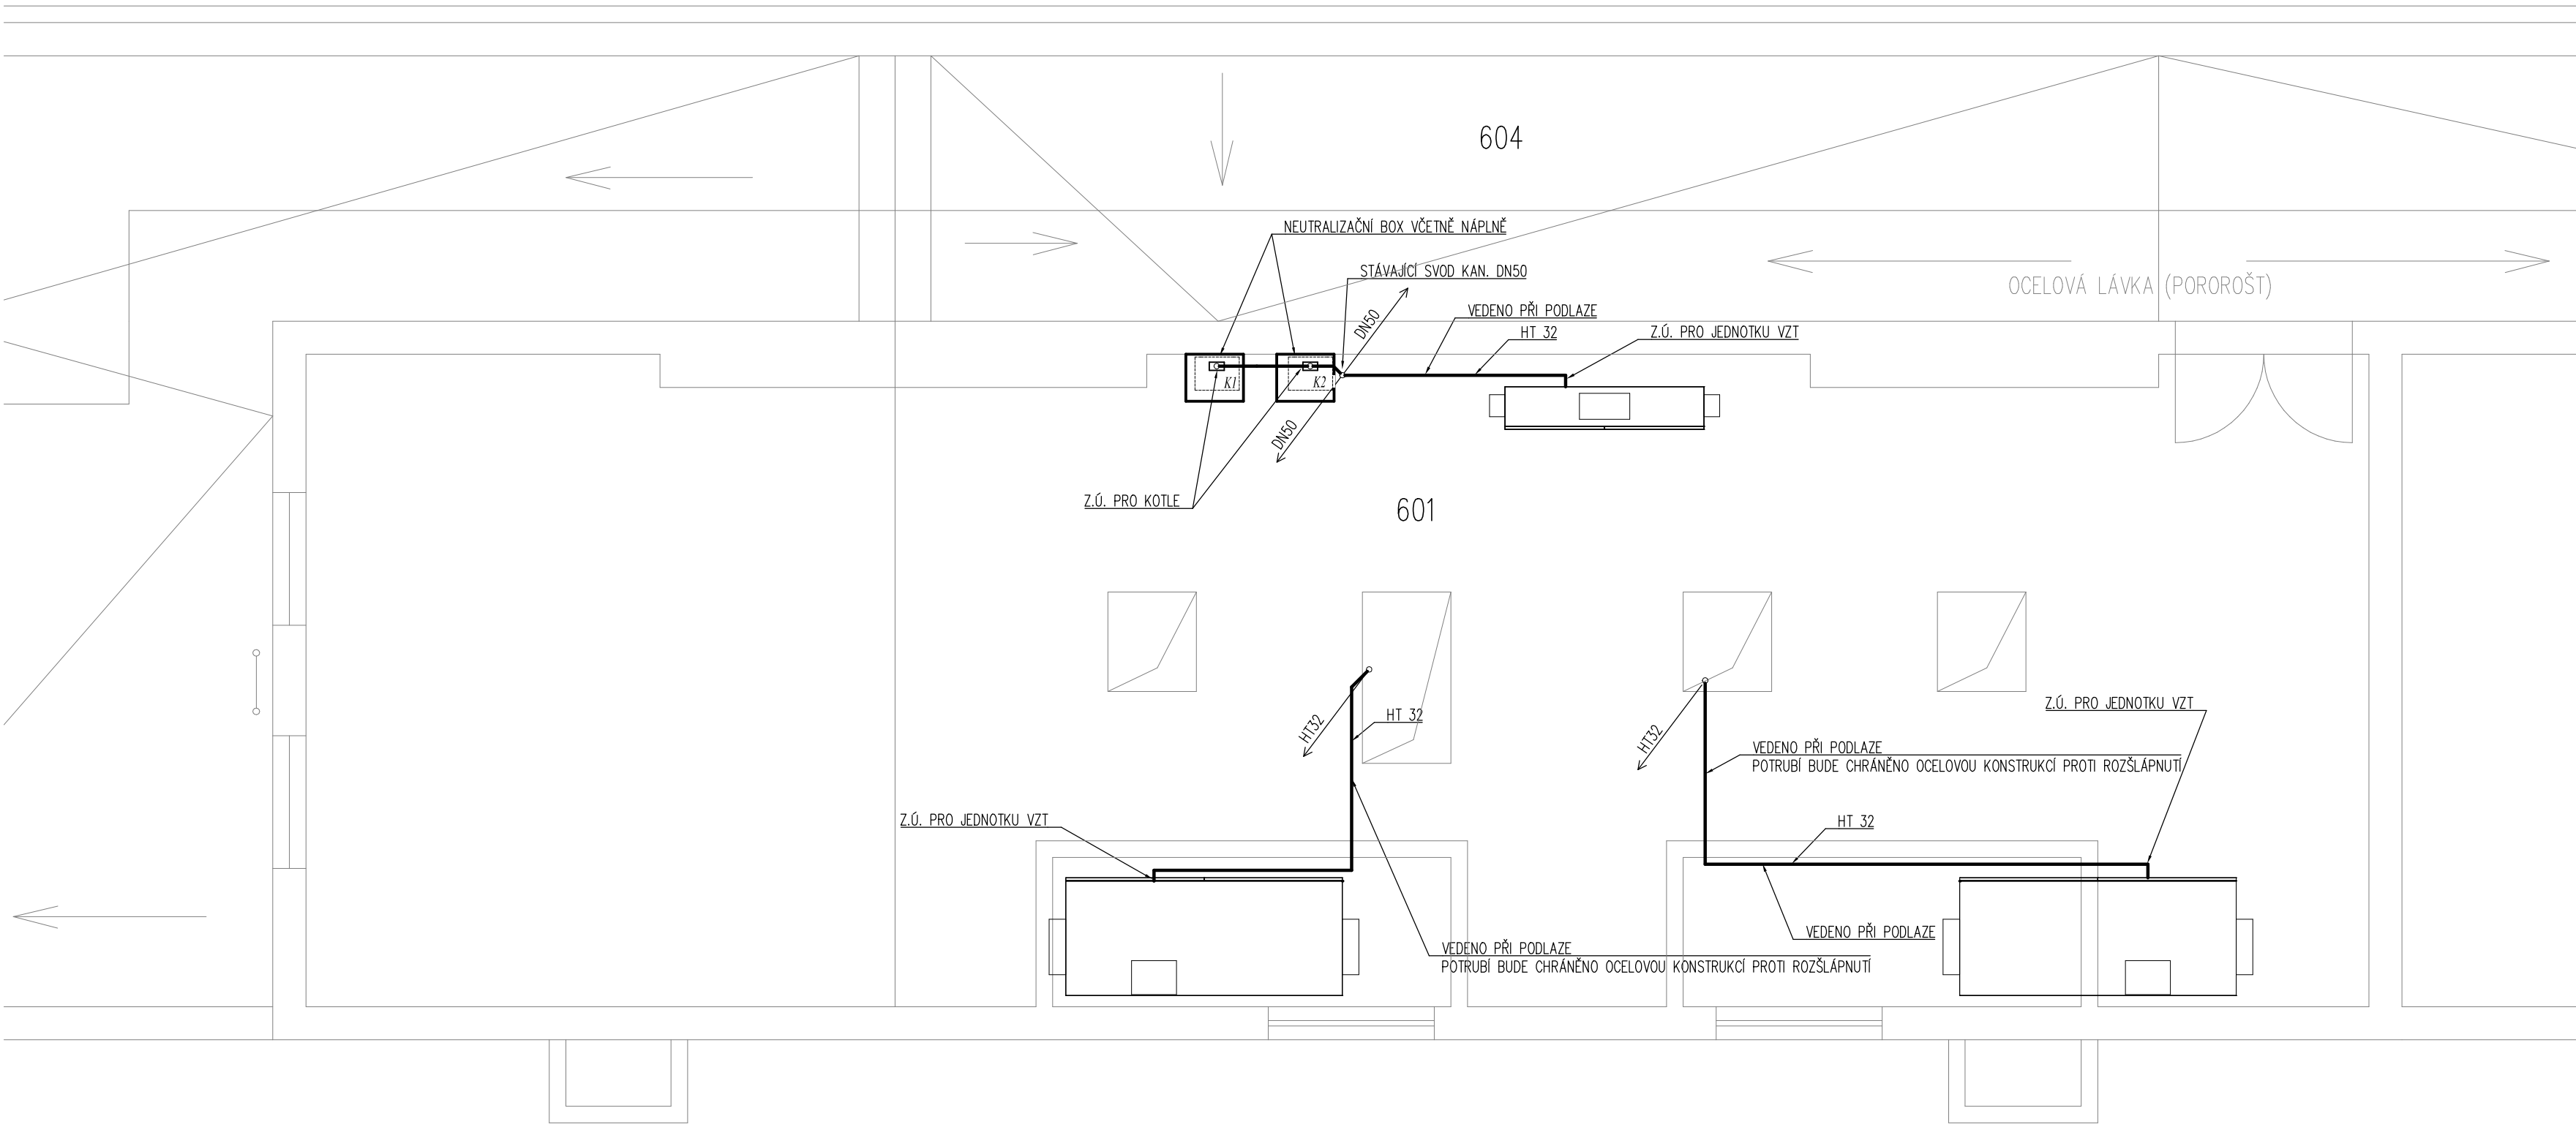


LEGENDA:

ODKAZ	ÚČEL MÍSTNOSTI	PLOCHA v m <sup>2</sup>
601	STROJOVNA VZDUCHOTECHN.	101,60
604	STŘECHA	224,88

LEGENDA :

K1, K2 - PLYNOVÝ KOTEL 35 kW (Buderus gb192-35i)  
— POTRUBÍ HT - VEDENO PŘI PODLAŽE  
--- POTRUBÍ PPR - VEDENO POD STROPEM  
ČERPADLO PRO ODVOD KONDENZÁTU - Qmax=5,83 (l/min) ; DP=4,5 (m)

Investor: Vězeňská služba ČR Soudní 1672/1a 140 67 Praha 4		Zpracovatel:  DIGITRONIC CZ s. r. o. Šimkova 904, 500 03 Hradec Králové www.digitronic.cz, tzb@digitronic.cz	
Místo stavby: VÁZEBNÍ VĚZNICE OSTRAVA Havlíčkovo nábřeží 34a; 701 28 Ostrava k.ú.: Moravská Ostrava (713520); p.č. 575/2		Datum: 12/2017	
Vedoucí projektu: Ing. Jan Dinga		Stupeň PD: DPS	
Zodp. projektant: Ing. Jan Dinga		Číslo: ZTI	
Kreslí: Daniel Kalousek		Formát: A1	
Alce: OSTRAVA - VZT VĚZEŇSKÁ KUCHYŇ PROJEKTOVÁ DOKUMENTACE		Měřítko: 1:50	
Obsah: KANALIZACE - PŮDORYS		Číslo výkresu: D.1.4.E3	