


PŮDORYS 5.NP

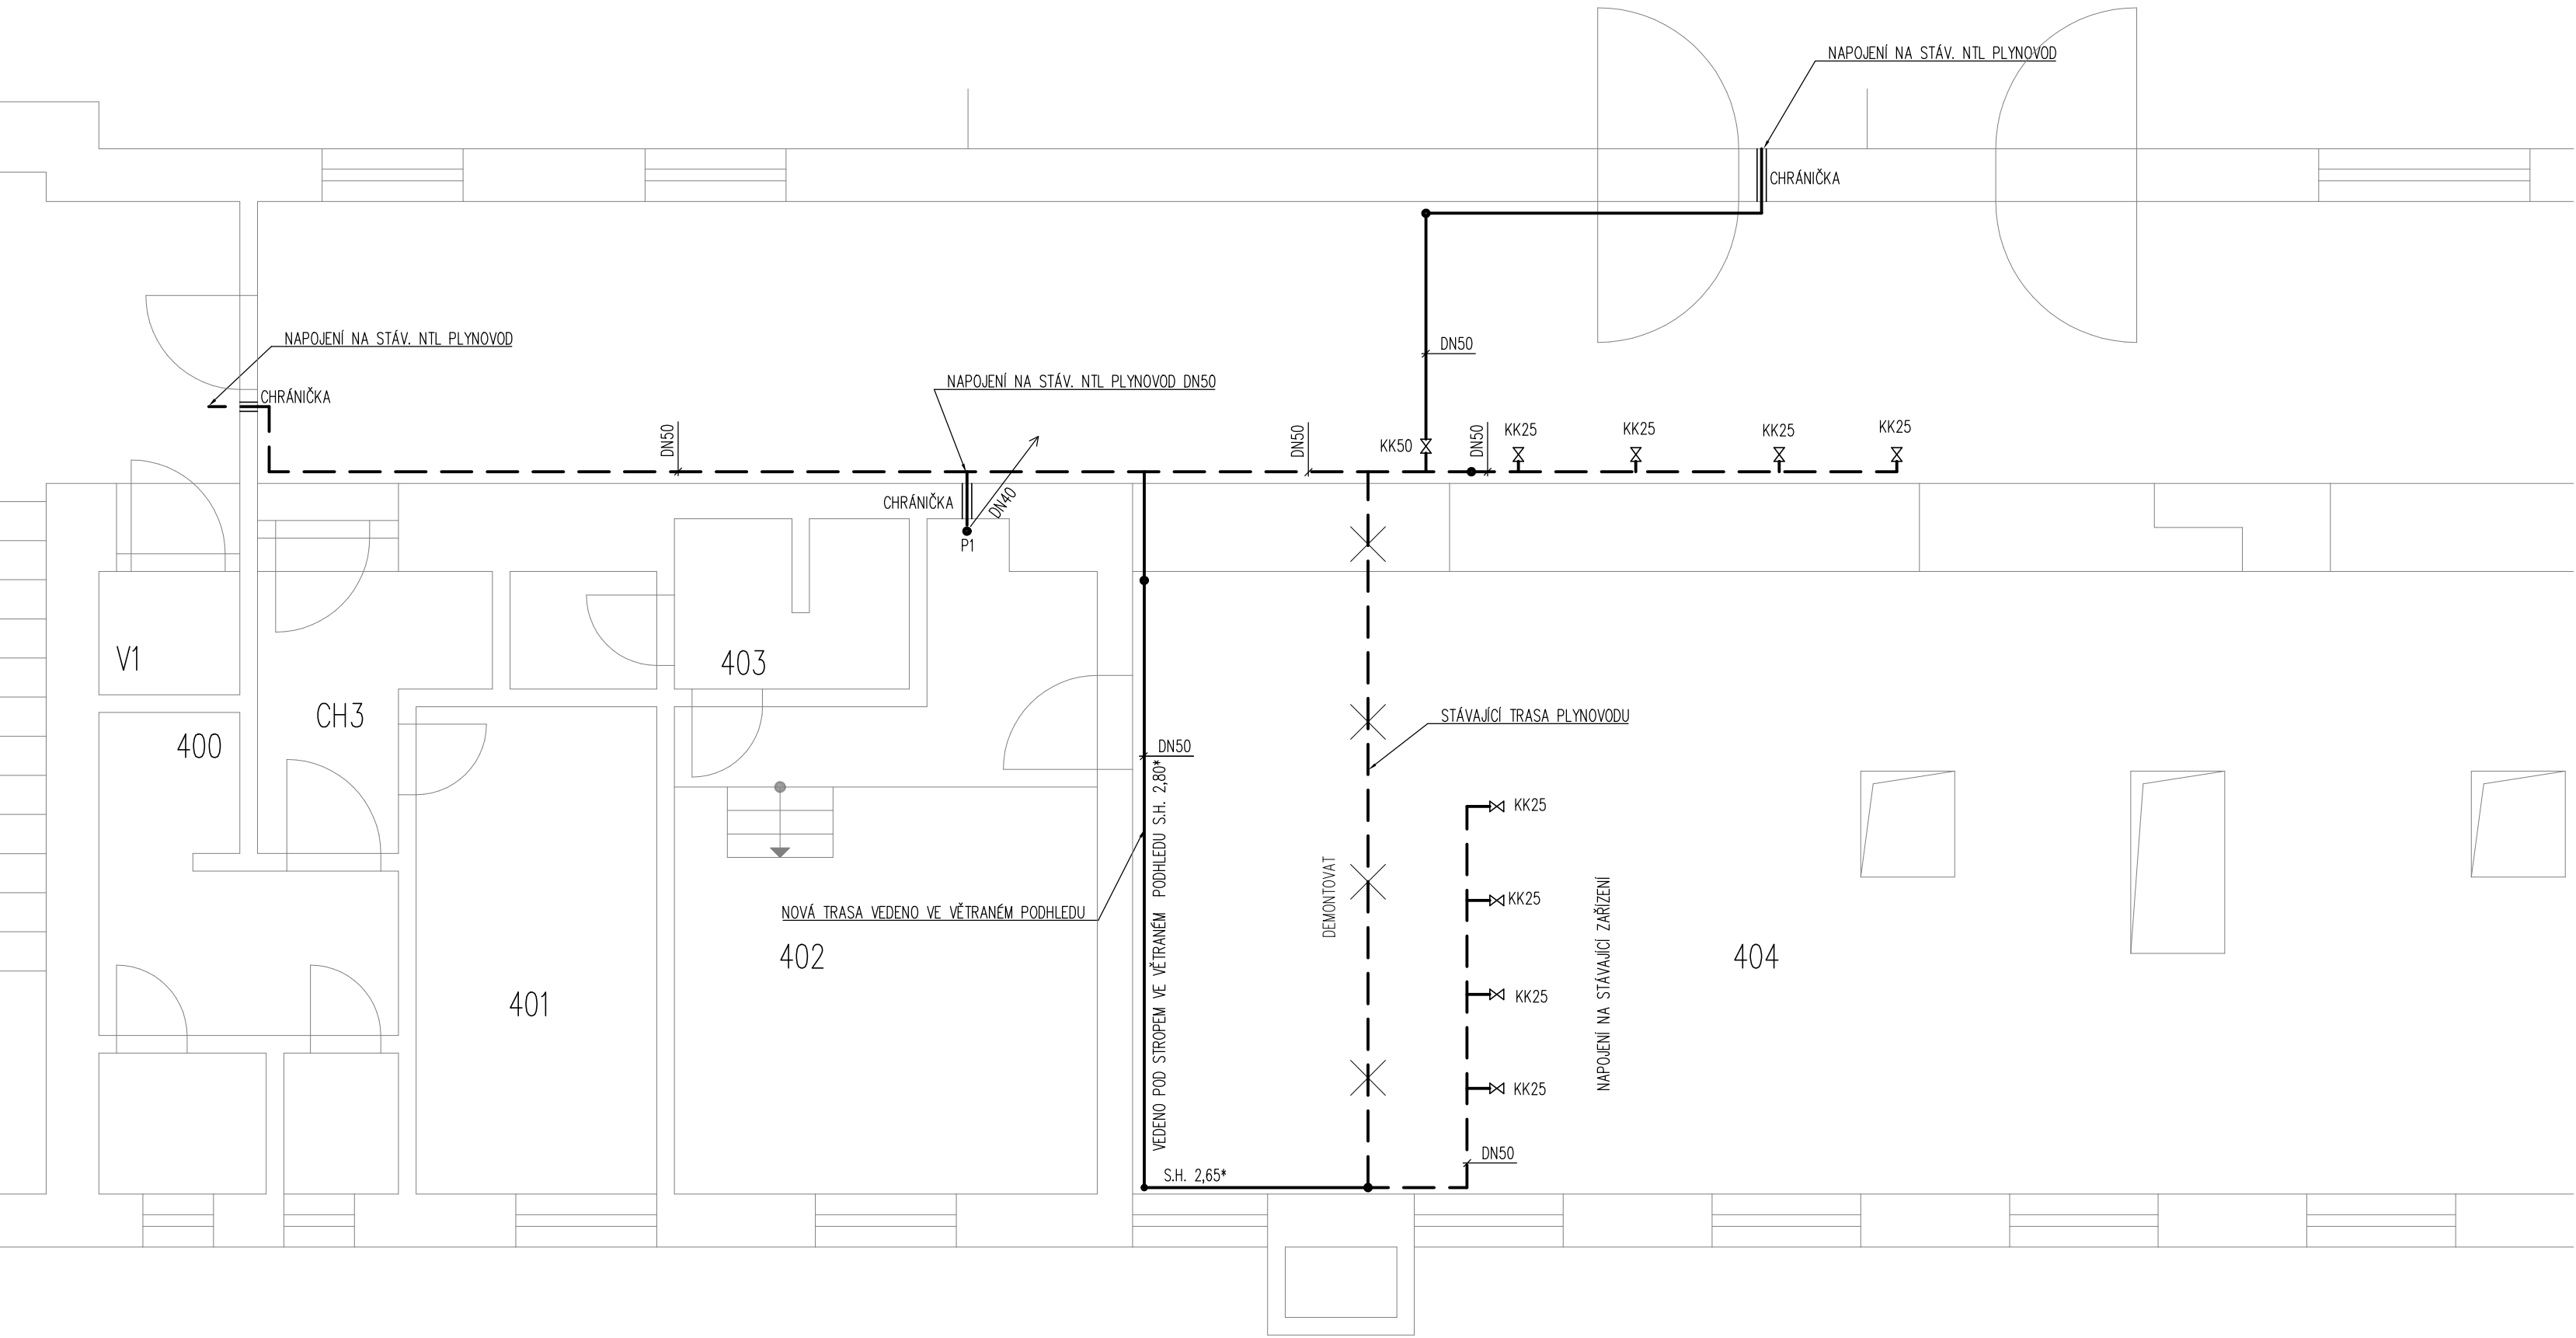


LEGENDA:

ODKAZ	Ú Č E L M Í S T N O S T I	PLOCHA v m ²
S1	SCHODIŠTĚ	20,60
V1	VÝTAH OSOBNÍ	1,80
V2	NÁKLADNÍ VÝTAH	1,53
V3	NÁLKADNÍ VÝTAH	1,53
CH3	CHODBA	3,37
400	SOCIÁLNÍ ZAŘÍZENÍ	6,90
401	JÍDELNA	8,92
402	KANCELÁŘ	17,10
403	SOCIÁLNÍ ZAŘÍZENÍ	3,90
404	VARNA	152,70
405	PŘÍRUČNÍ SKLAD	10,13
406	CHLADÍCÍ AGREGÁT	1,22
B	MRAZÍCÍ BOX	5,10
407	UMÝV. ČERNÉHO NÁDOBÍ	7,25
408	SKLAD BÍLÉHO NÁDOBÍ	19,50
409	ROZVADĚČ	1,17
410	MISTNOST ROZVADĚČE	8,82
411	WC	0,96
411α	SPRCHY	5,60
412	ŠATNA	14,74

LEGENDA :

—	NTL PLYNOVOD
- - -	NTL PLYNOVOD-STÁVAJÍCÍ
KK	- KULOVÝ KOHOUT
×	DEMONTÁŽE

Investor: Vězeňská služba ČR Soudní 1672/1a 140 67 Praha 4		Zpracovatel: 	
Místo stavby: VAZEBNÍ VĚZNICE OSTRAVA Havlíčkovo nábřeží 34a; 701 28 Ostrava k.ú.: Moravská Ostrava (713520); p.č. 575/2		DIGITRONIC CZ s. r. o. Šimkova 904, 500 03 Hradec Králové www.digitronic.cz, tzb@digitronic.cz	
Vedoucí projektu:	Ing. Jan Dinga	Datum:	12/2017
Zodp. projektant:	Ing. Jan Dinga	Stupeň PD:	DPS
Kreslí:	Daniel Kalousek	Část:	ZTI
Akce: OSTRAVA - VZT VĚZEŇSKÁ KUCHYŇ PROJEKTOVÁ DOKUMENTACE		Paré:	Formát: A2
Obsah: PLYNOVOD - PŮDORYS 5.NP			Měřítko: 1:50
			Číslo výkresu D.1.4.E4