
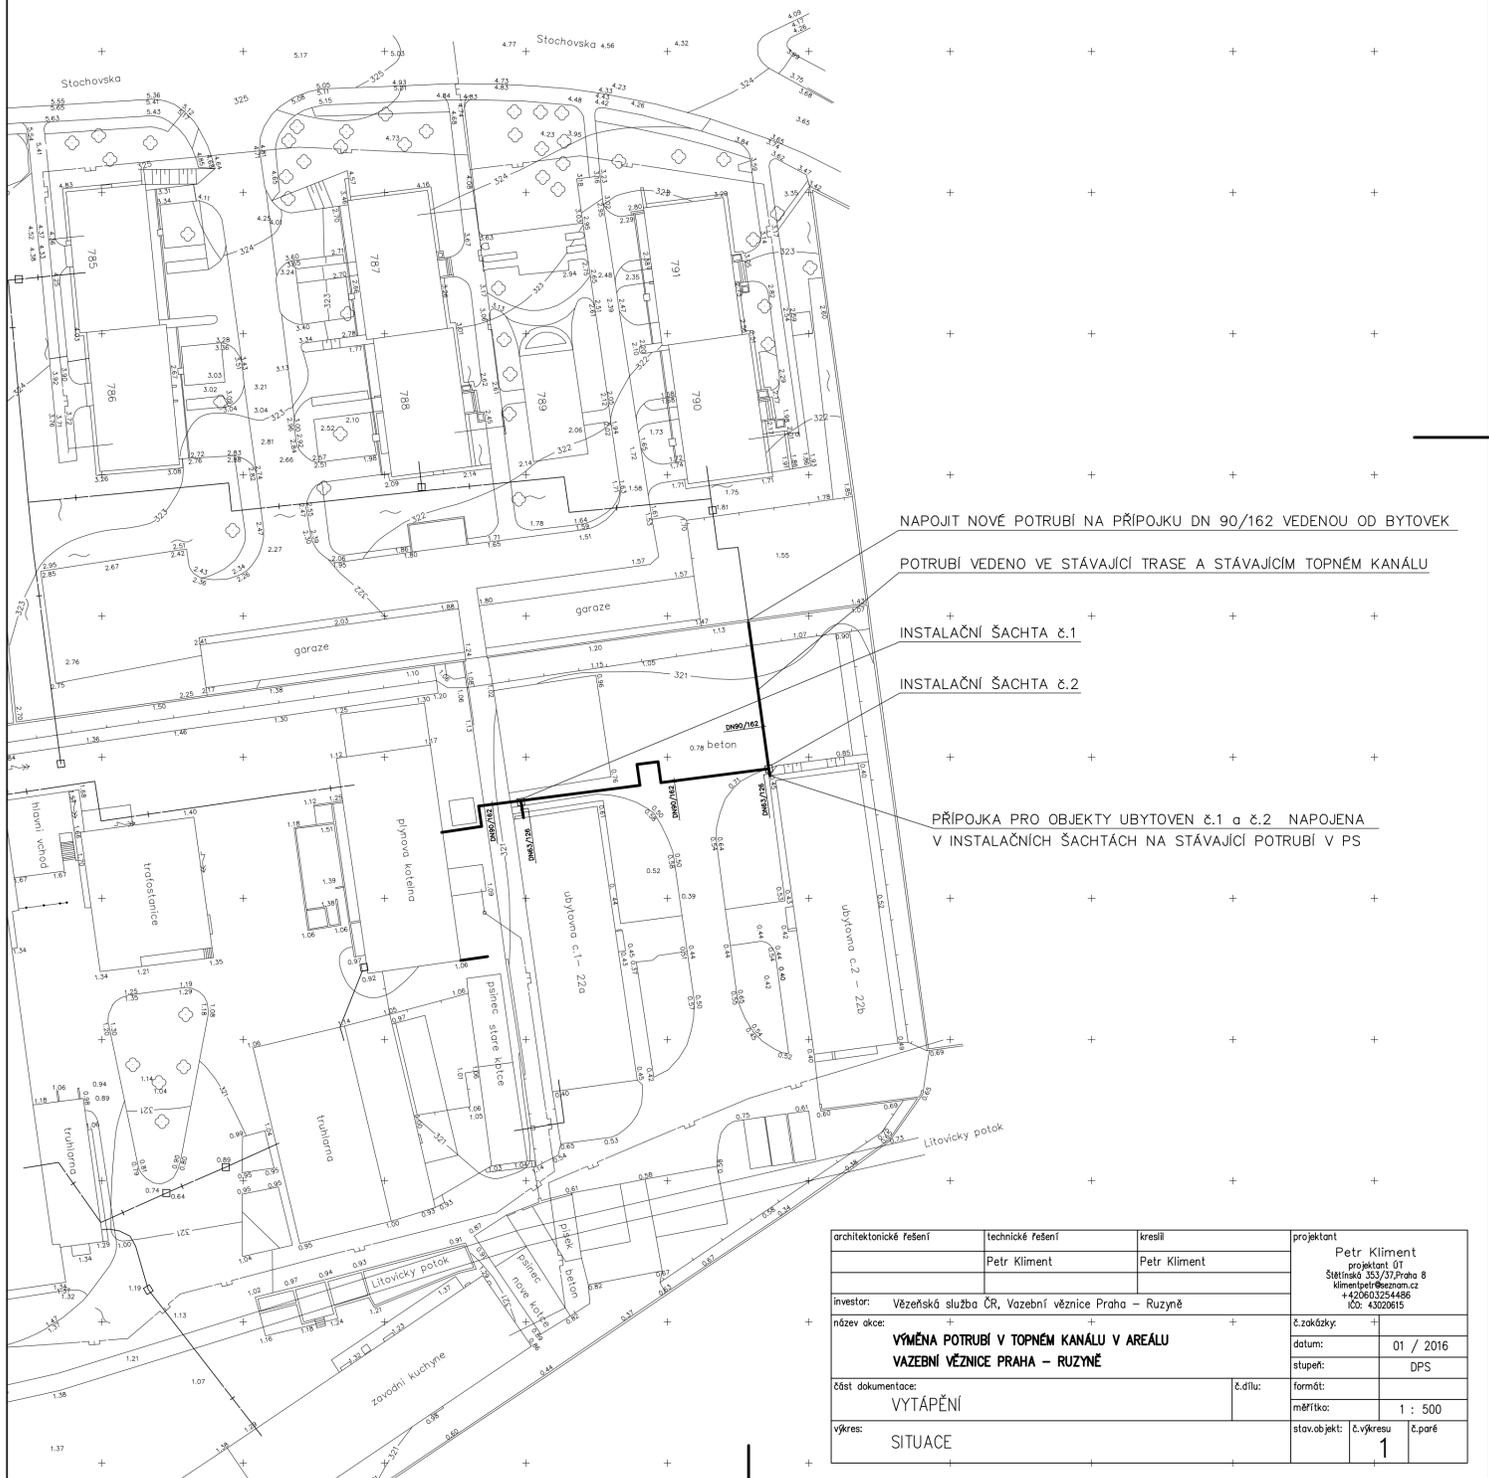
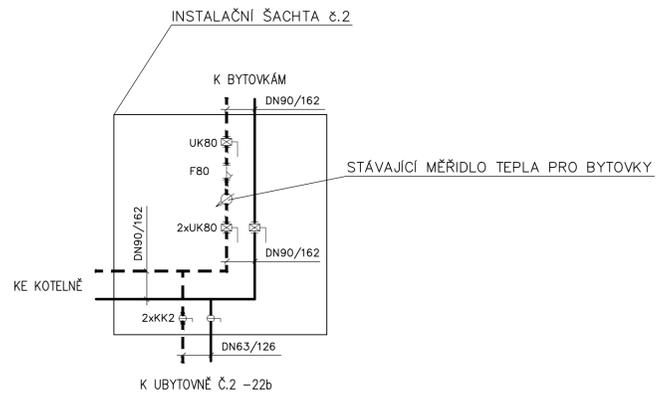


POZNÁMKA:

— PŘÍVOD TOPNÉ VODY
 - - - ZPÁTEČKA TOPNÉ VODY

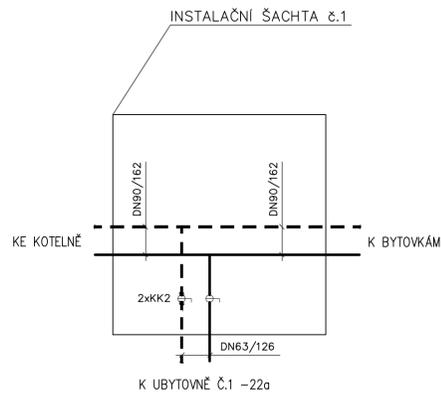

architektonické řešení	technické řešení	kreslil	projektant
	Petr Kliment	Petr Kliment	Petr Kliment projektant 01 Štětínská 353/37, Praha 8 klimentpetr@seznam.cz +420603254496 IČO: 43020615
investor	Vězeňská služba ČR, Vazební věznice Praha – Ruzyně		č.zakázky: +
název akce:	VÝMĚNA POTRUBÍ V TOPNĚM KANÁLU V AREÁLU VAZEBNÍ VĚZNICE PRAHA – RUŽYŇĚ		datum: 01 / 2016 stupeň: DPS
část dokumentace:	VYTÁPĚNÍ	č.dílů:	formát: + měřítko: 1 : 500
výkres:	SITUACE	stav.objekt:	č.výkresu: 1 č.paré: +