

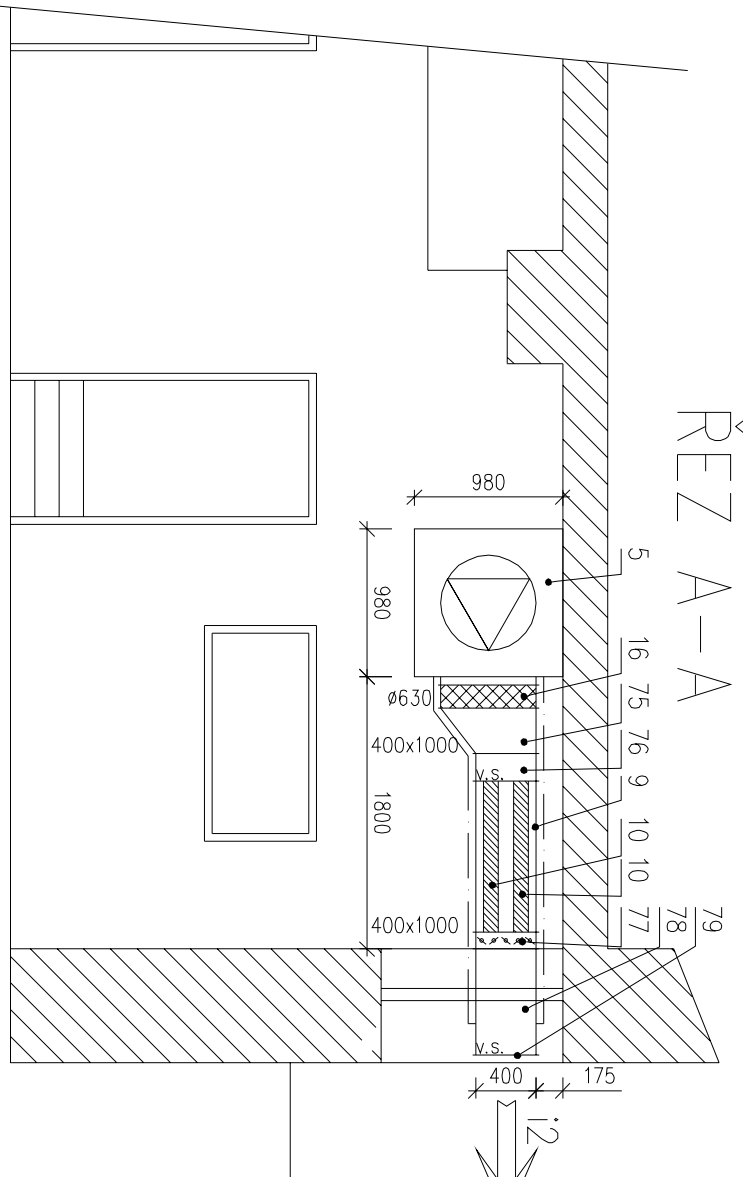
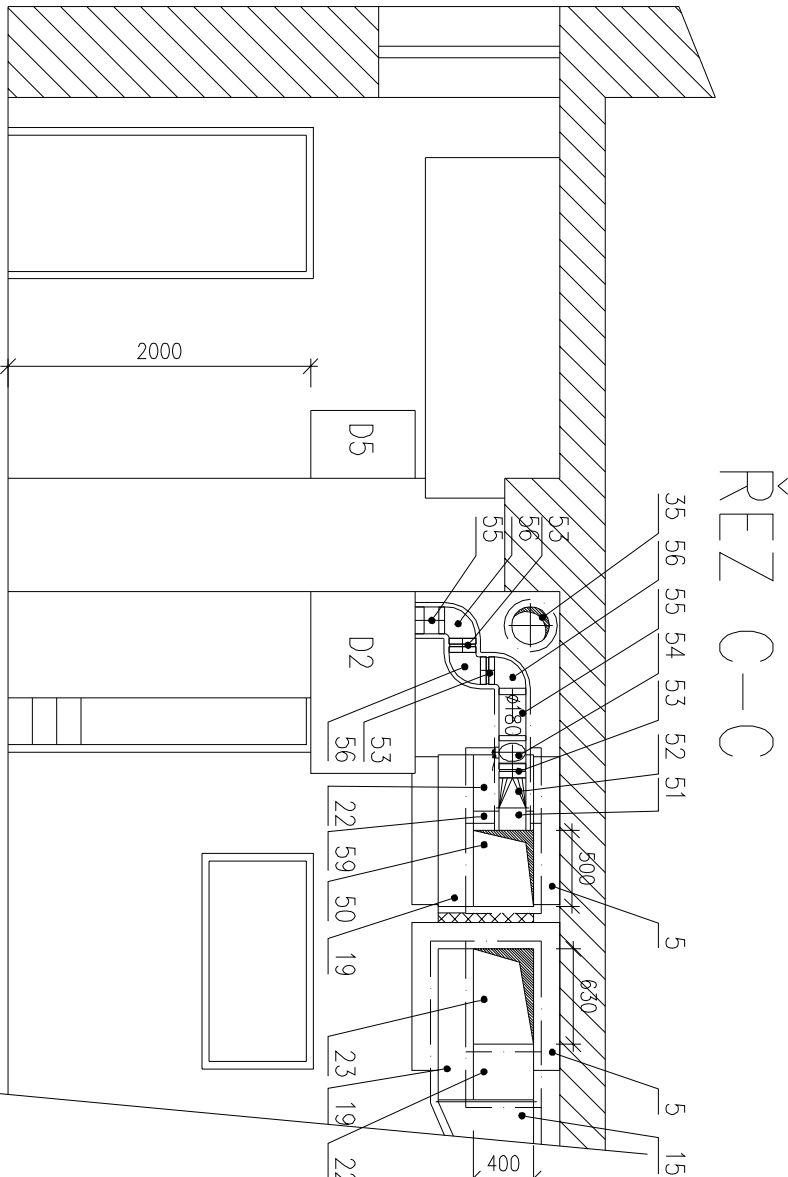
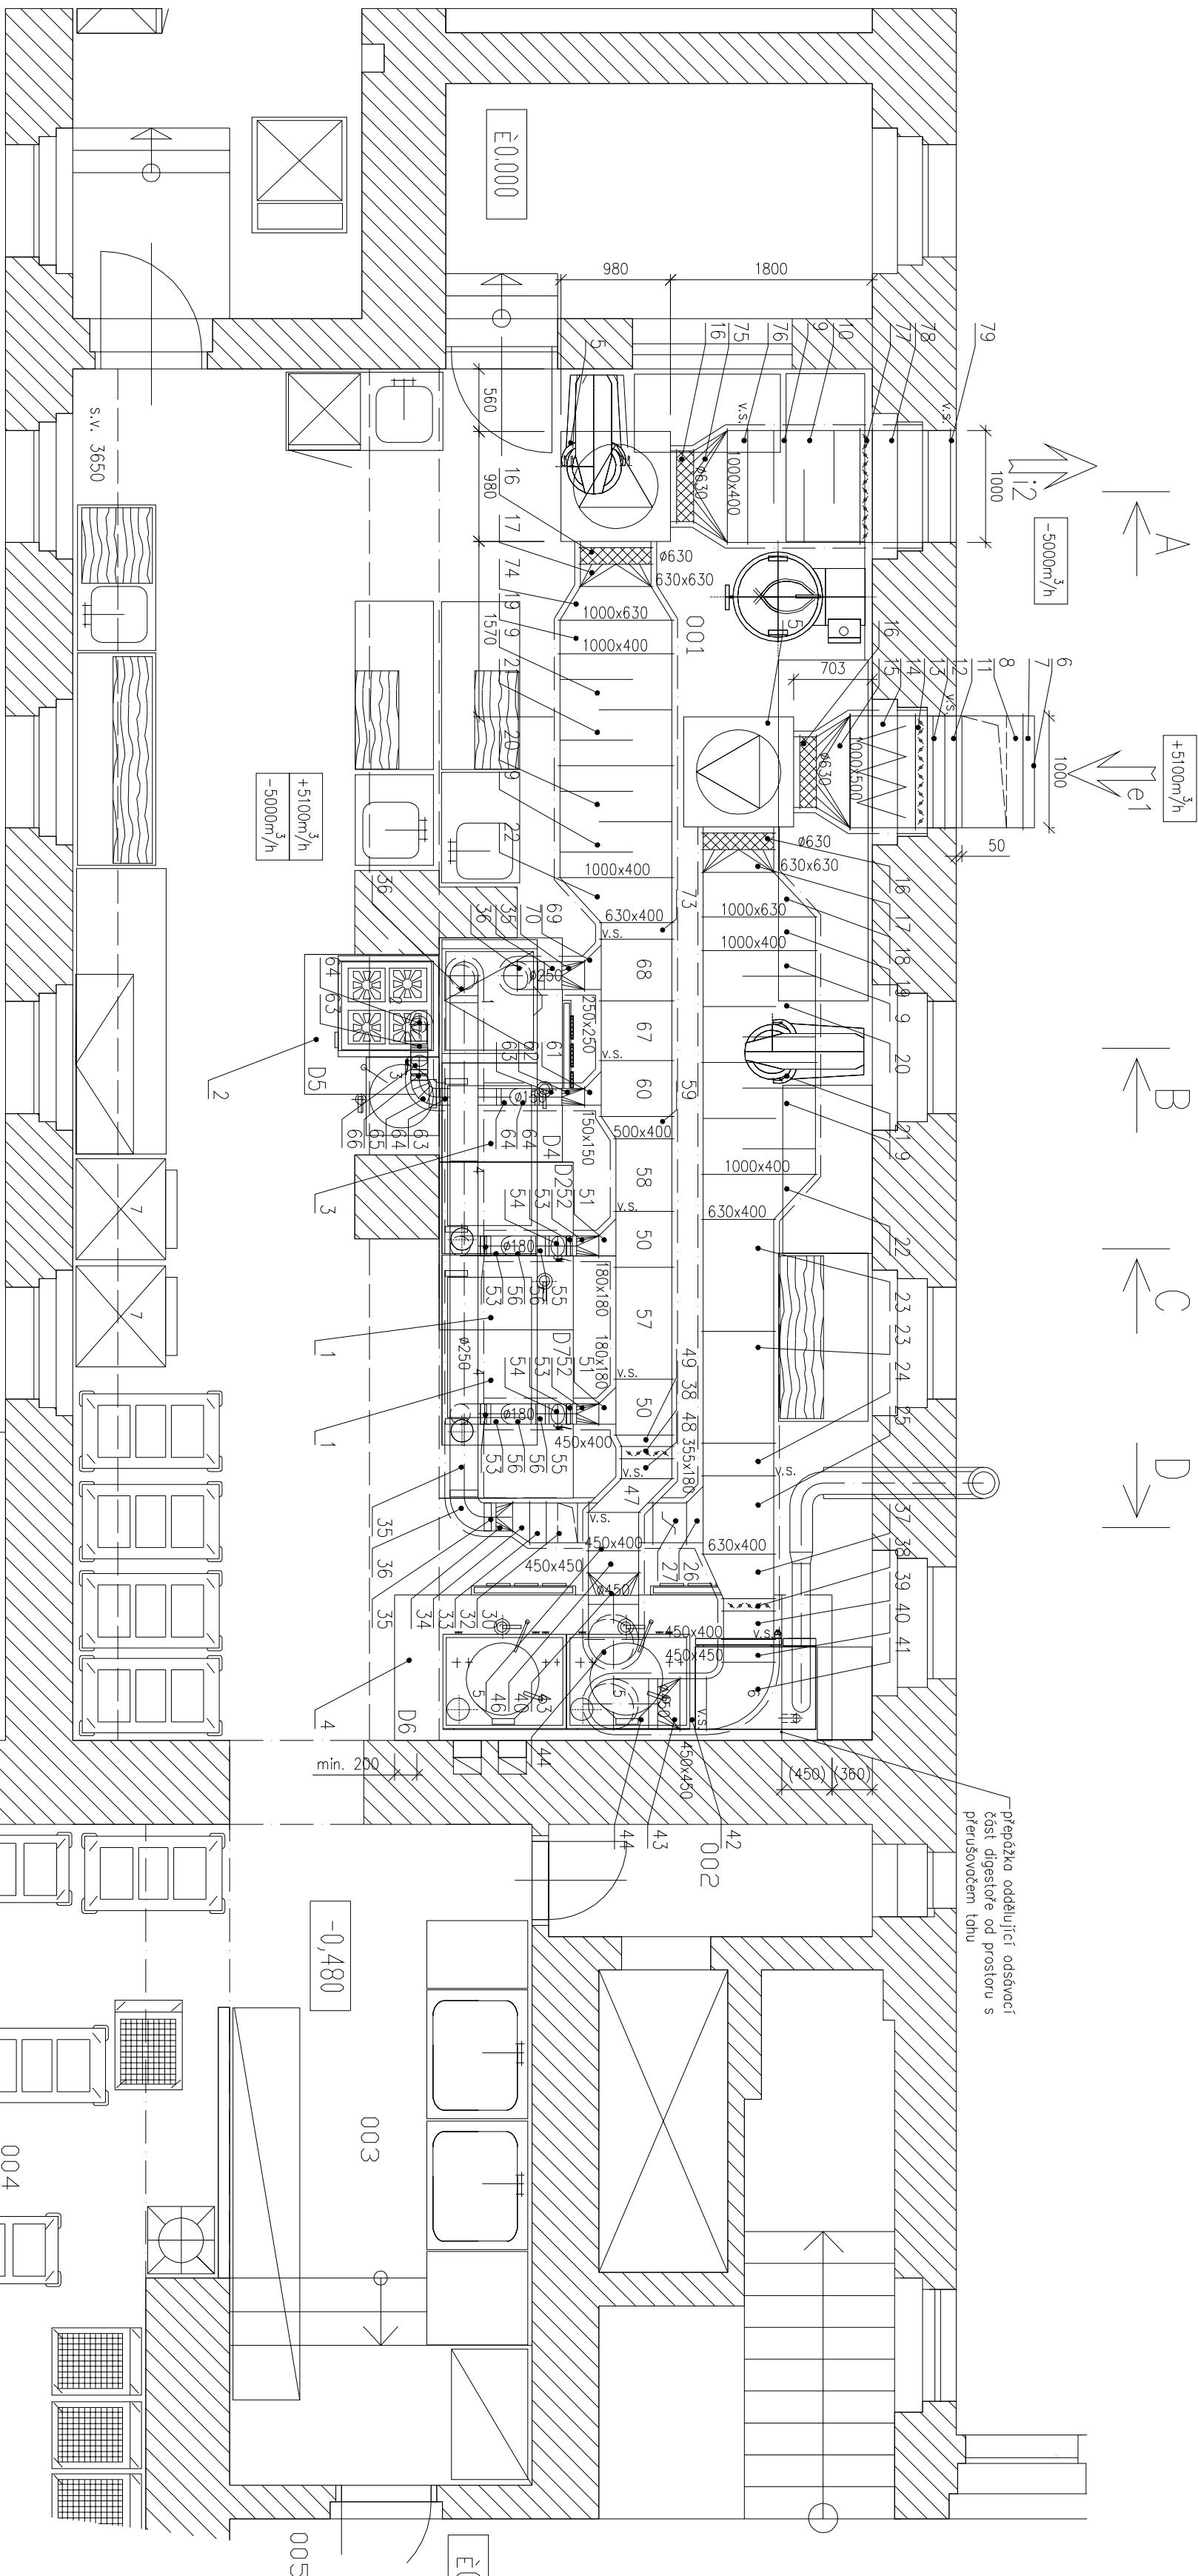


LEGENDA MÍSTNOSTI:		
Označení na výkrese	Účel místnosti	Plocha [m²]
001	VANA – HLAVNÍ KUCHIŇE	88,6
002	OKUDEKOVÁ KOKORNA	2,9
003	UMÝVÁRNA PŘÍROZNOHO NÁDOBÍ	15,9
004	KOMPLETACE JIDEL	41,3
005	CENTRÁLNÍ CHODBA	

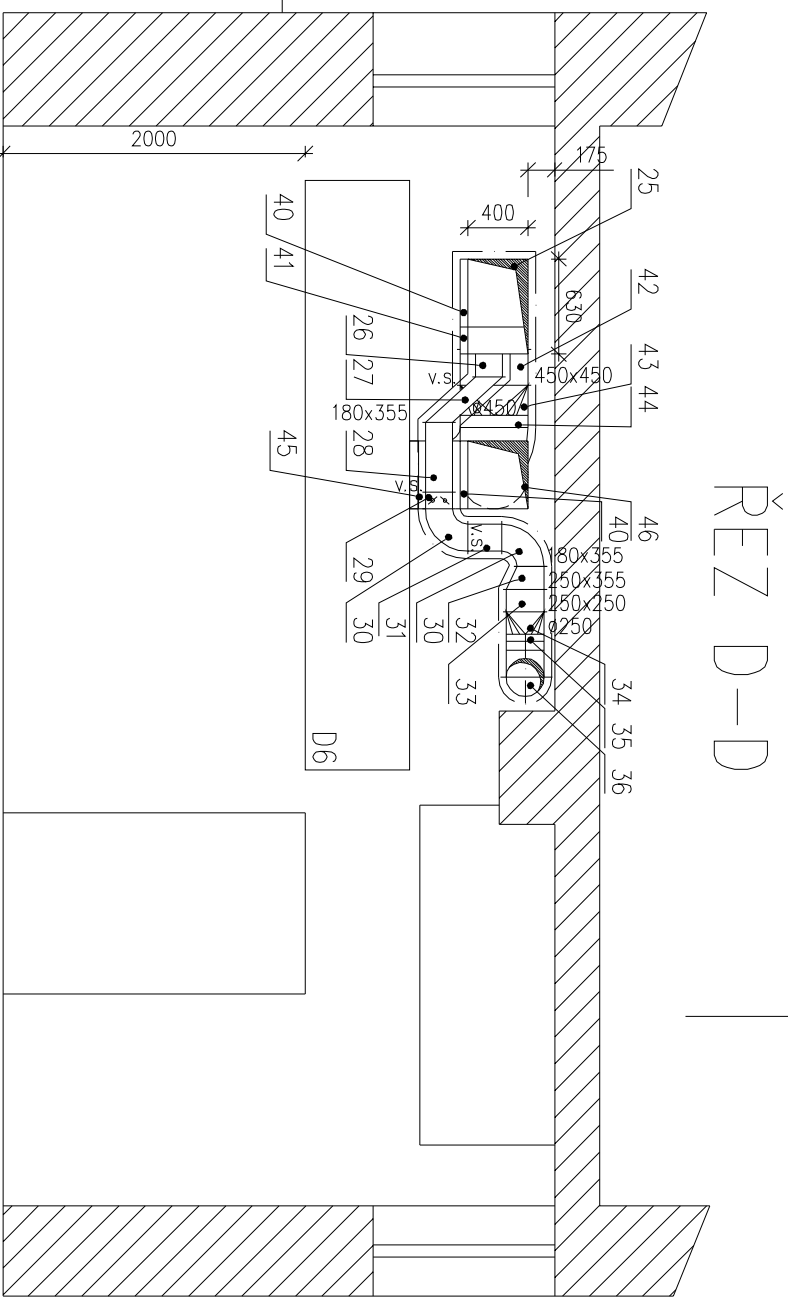

PŘÍVOD / ODVOD VZDUCHU		
Označení digestore	Přívod [m³/h]	Odtah [m³/h]
D2	0	450
D4	1200	780
D5	0	320
D6	3900	3000
D7	0	450

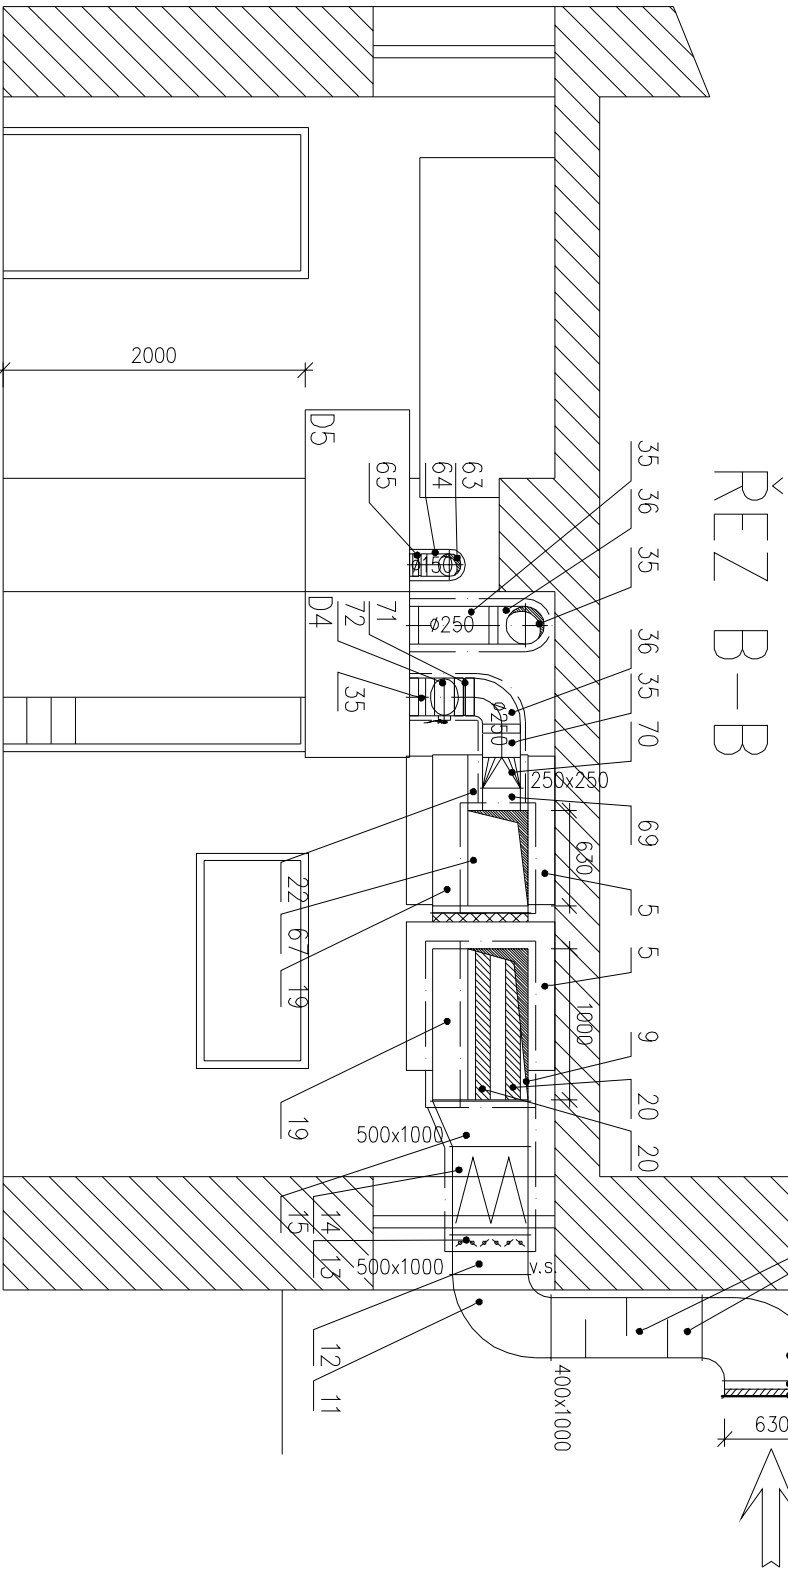

Vedoucí projektu / Project director ING. FRANTIŠEK KOPÁČEK		Vypracoval / Drawn ING. ŠTEFÁN KRAHULEC	
Základník / Client Vězeňská služba České republiky Soudní 167/2/1a, 140 67 Praha 4 – Nusle		Projekce - o zhotovení technické dokumentace Ing. FELI VOS moh 602411429, e-mail: info@feli.vos.cz	
Projekt : Objekt Rekonstrukce vzduchotechniky stávajícího provozu Vězeňské věznice Hradec Králové Hradební 860, 500 01 Hradec Králové		Order/Action No. 1127/2013	
Matěj výkres / Drawing title PÍDORS 1.PP – rozvody VZT		Project AD/Number AD 8	
Uzduchotechnika / Air conditioning		Software / Program DPS	
Scale 1:50		Version / Revision VZT-01	

This drawing is the property of FELI, v.o.s. and is prepared by FELI, v.o.s. and is not to be used for any other project without the prior consent in writing of FELI, v.o.s.